


D. JOSE MARIA CUADRADO VALENCIA

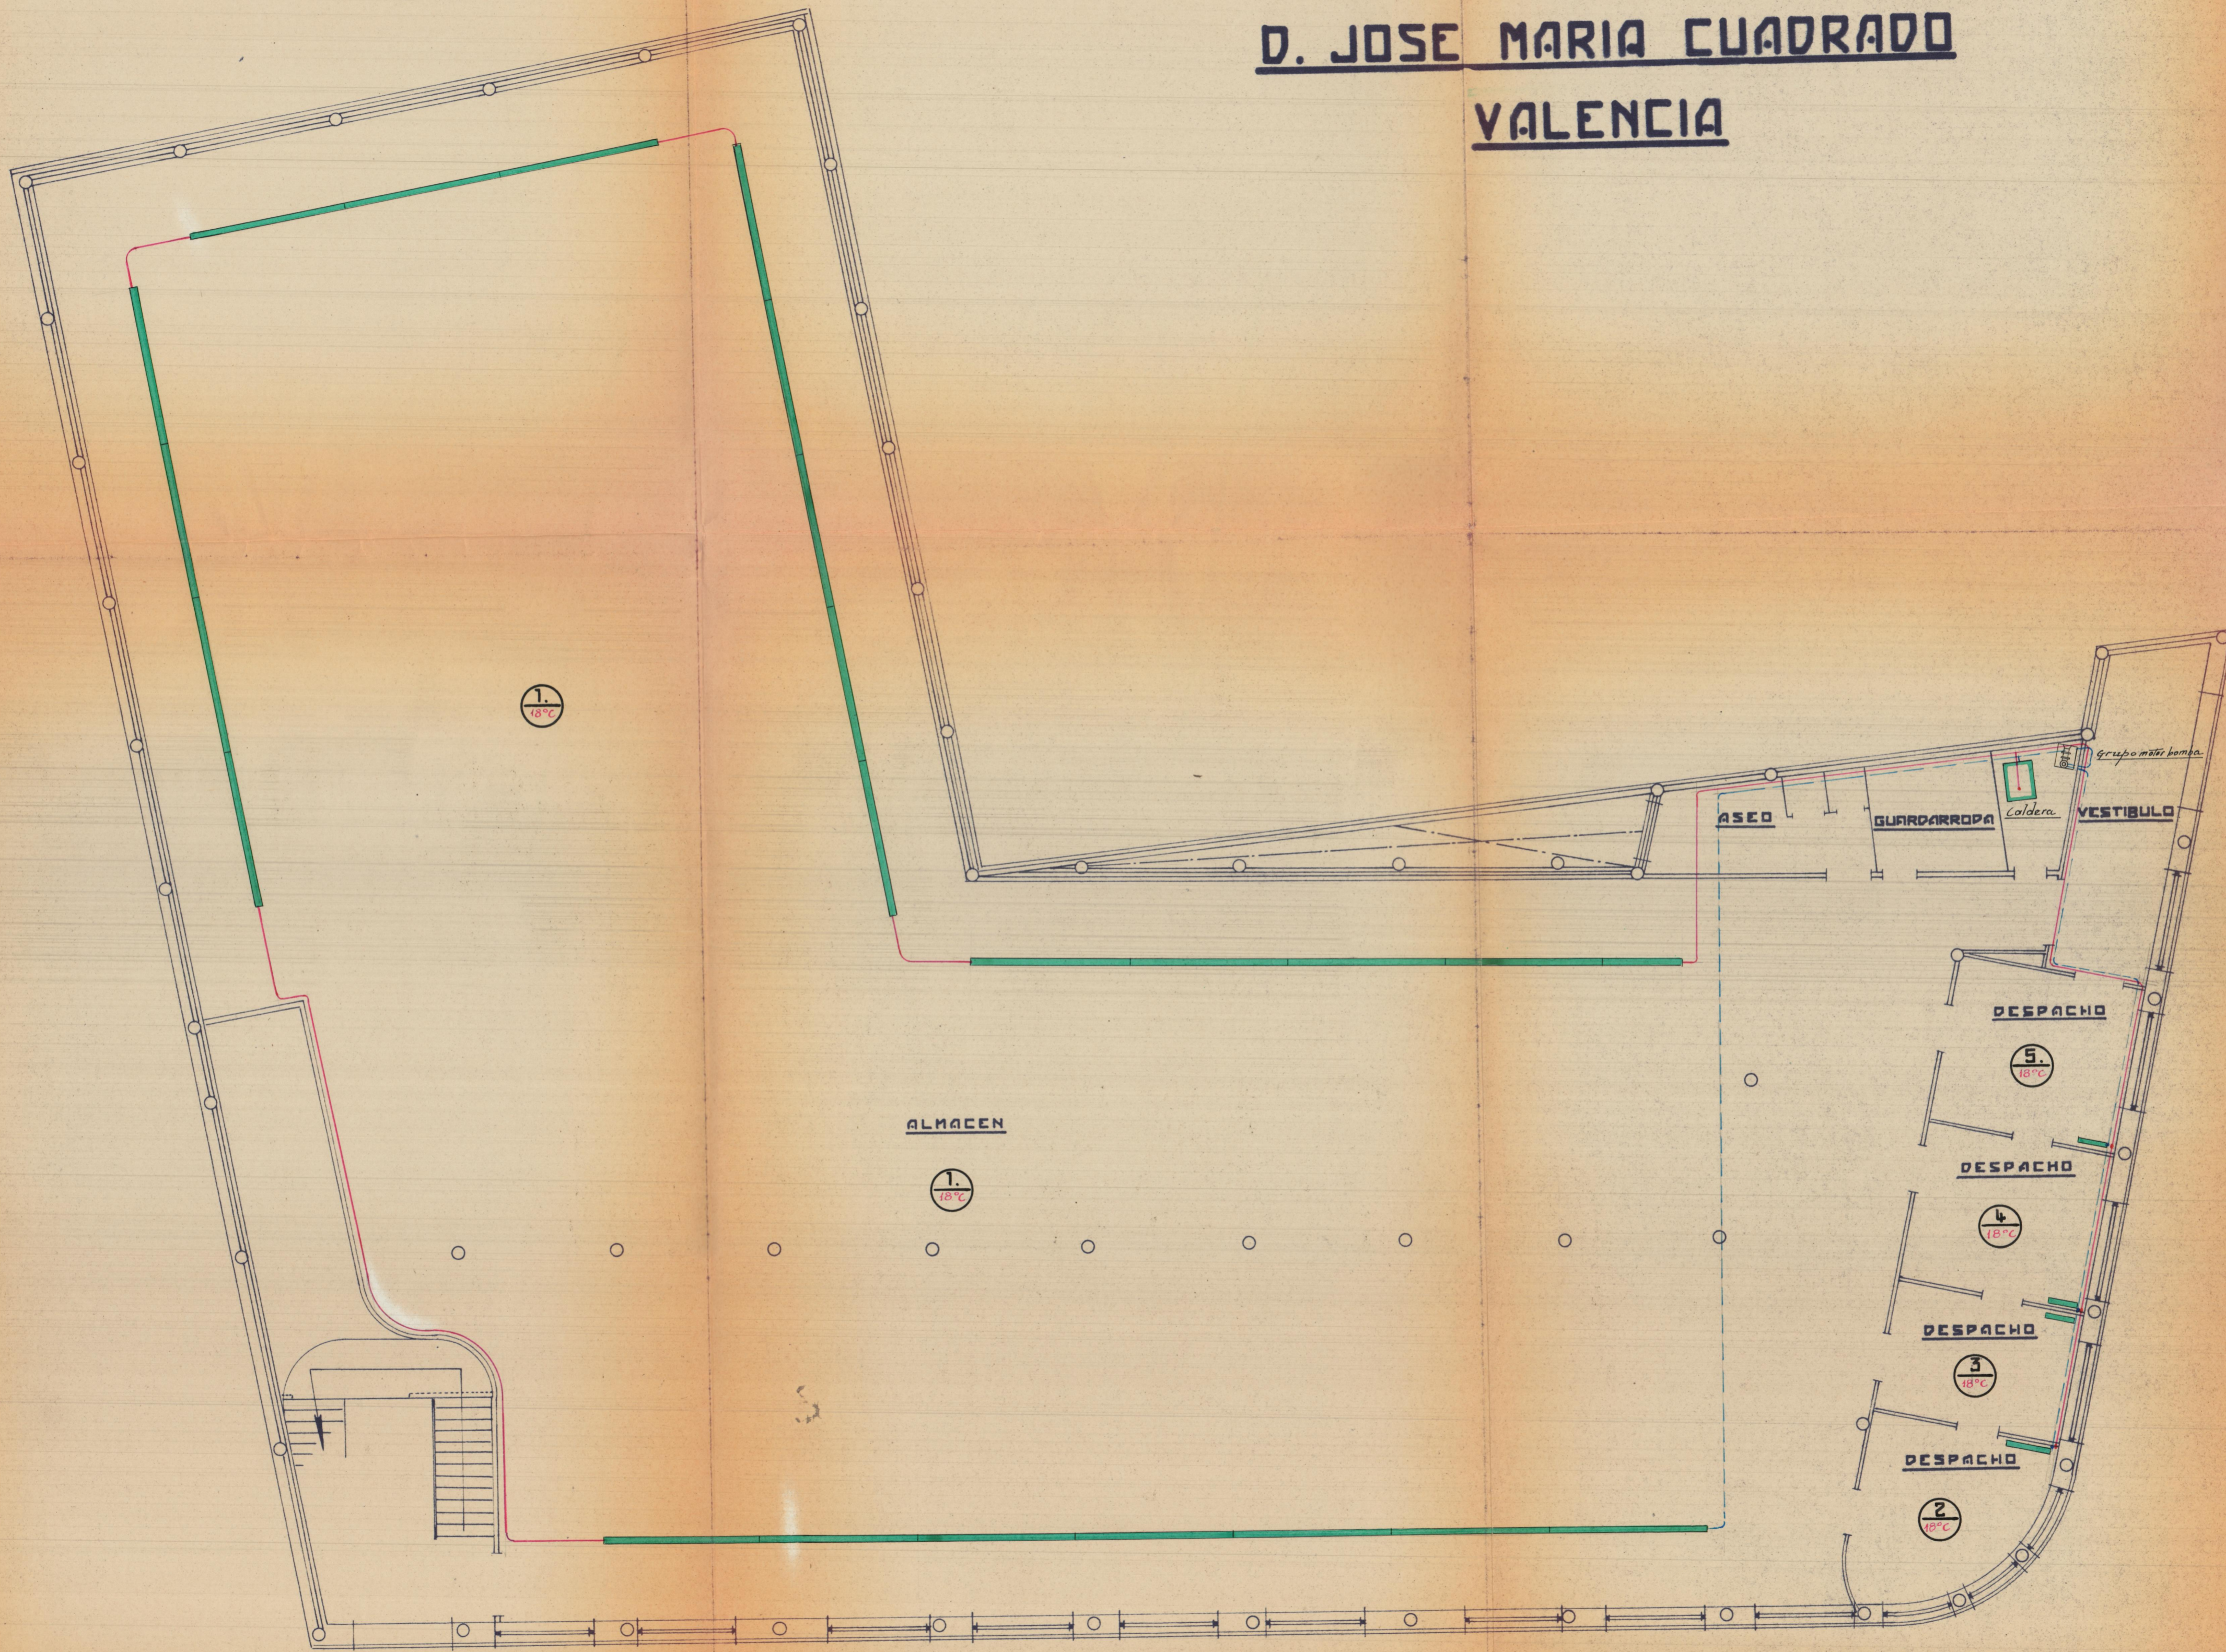

ESCALA 1:100

PLANTA BAJA

- Tubo de ida
- " " vuelta
- Radiador
- Tubo de oleta