


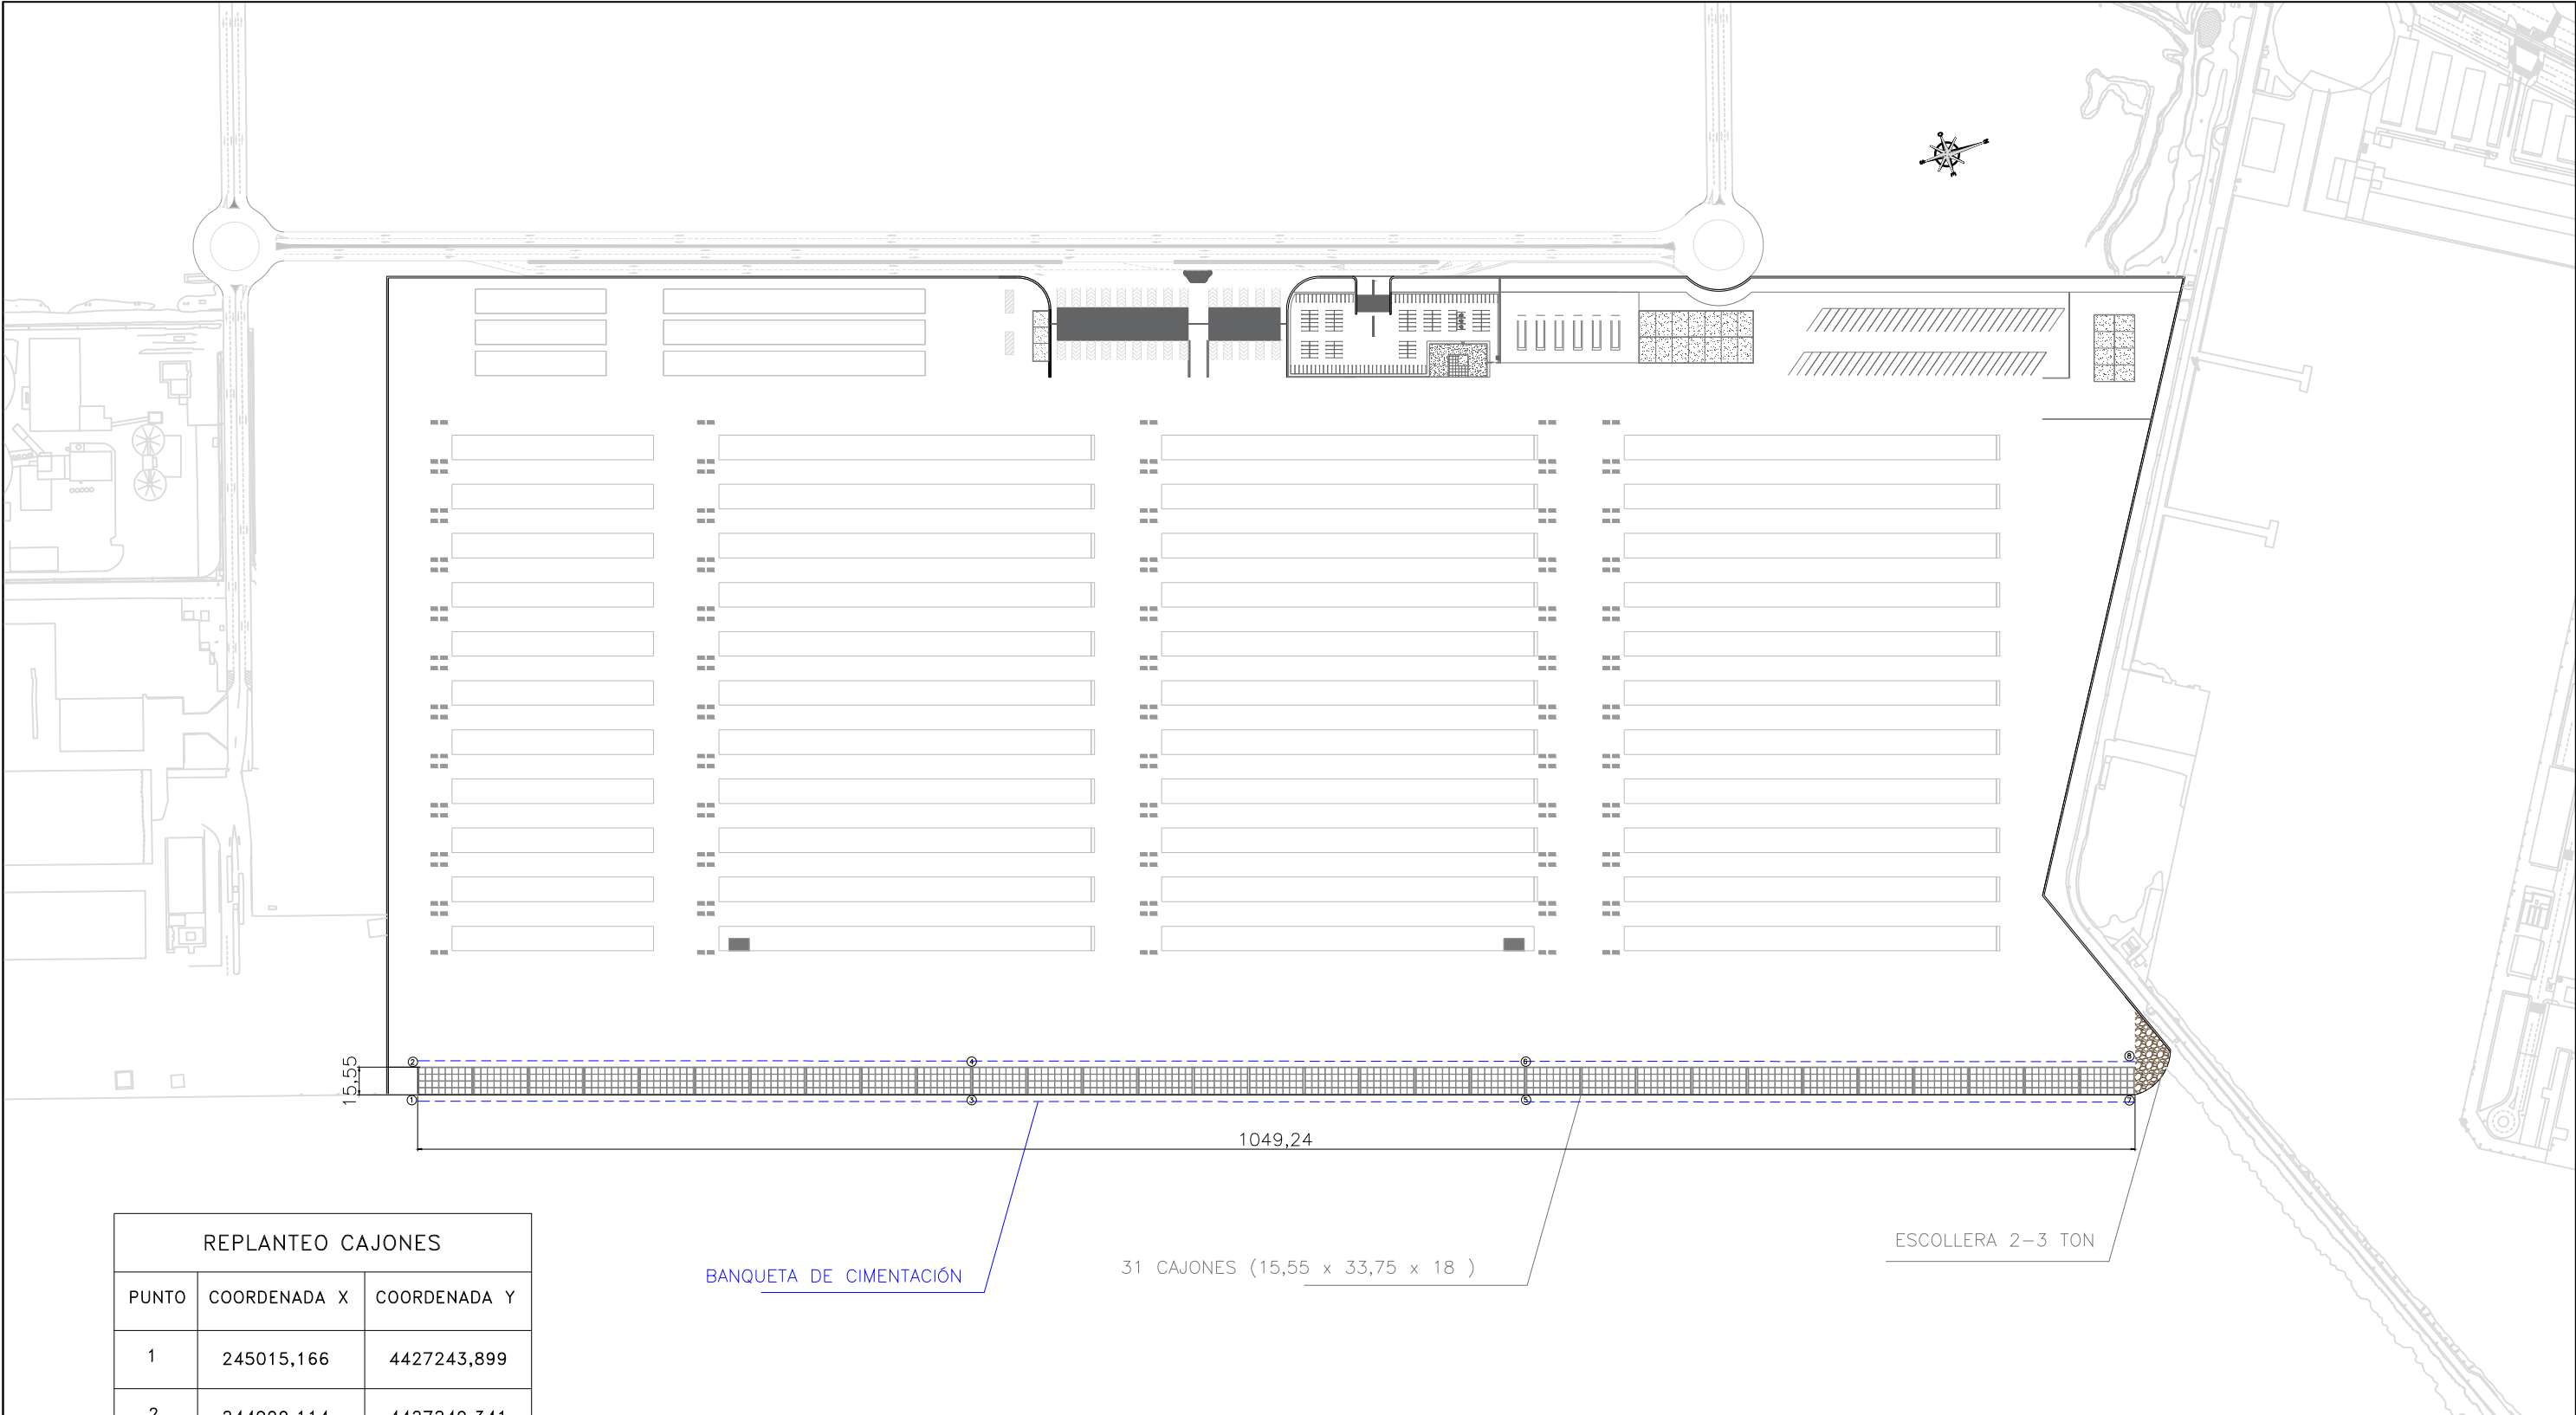


REPLANTEO CAJONES		
PUNTO	COORDENADA X	COORDENADA Y
1	245015,166	4427243,899
2	244999,114	4427249,341
3	245123,815	4427564,383
4	245107,762	4427569,825
5	245232,488	4427884,964
6	245216,442	4427890,404
7	245352,044	4428237,599
8	245335,991	4428243,041

BANQUETA DE CIMENTACIÓN

31 CAJONES (15,55 x 33,75 x 18)

ESCOLLERA 2-3 TON

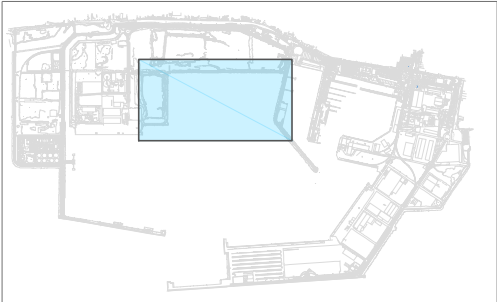

UNIVERSITAT
POLITÈCNICA
DE VALÈNCIA

TÍTULO DEL PROYECTO:
PROYECTO DE CONSTRUCCIÓN DE UNA TERMINAL DE
DE CONTENEDORES EN LA DÁRSENA SUR DEL
PUERTO DE CASTELLÓN

PLANO N°:
6

HOJA N°:
1 DE 7

DENOMINACIÓN DEL PLANO:
PLANTA
DISTRIBUCIÓN DE
LOS CAJONES

FECHA:
JUNIO 2015

ESCALA:
1: 4000

ARZO MARTÍ, ROBERTO

MARTÍNEZ-BERNAL MARTÍ, DIEGO

TUTOR:
CERDÁ GARCÍA DE LEONARDO, VICENTE

DE SAN JUAN PEIRÓ, ALEJANDRO

PONCE NUEVALOS, F. ROBERTO