



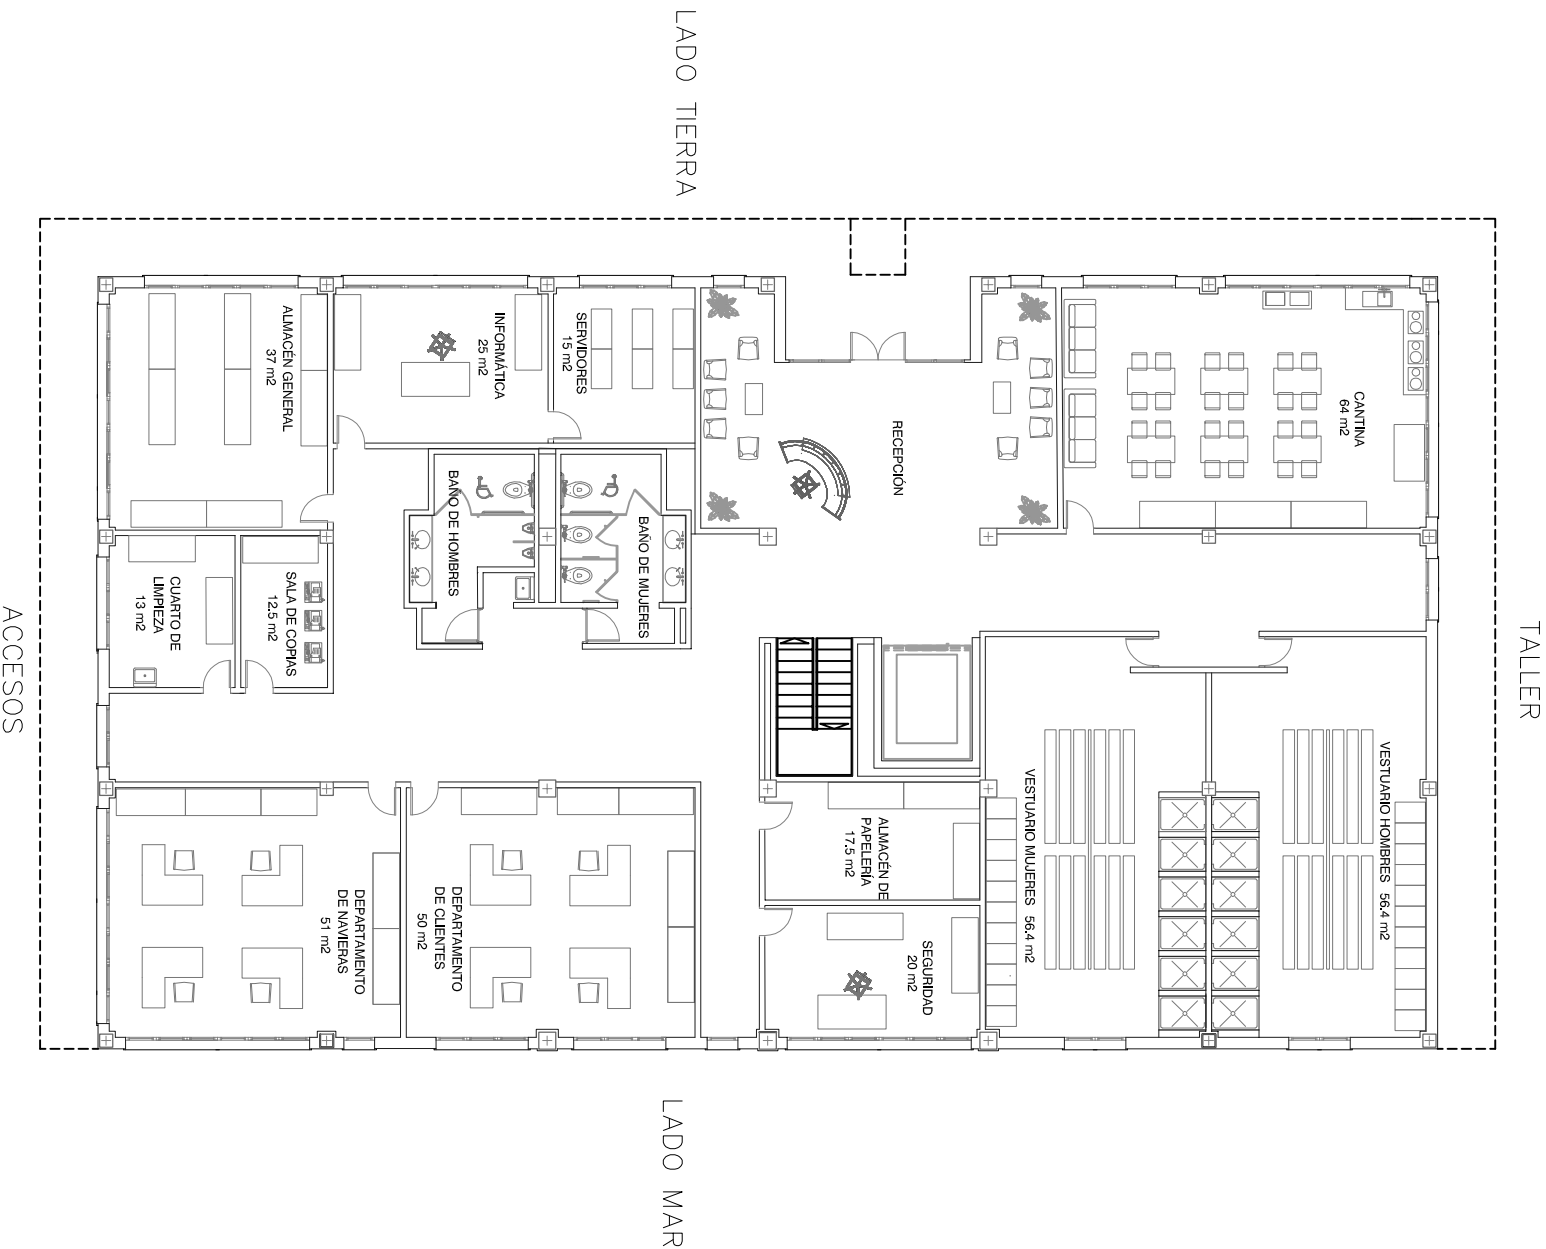

PLANTA BAJA

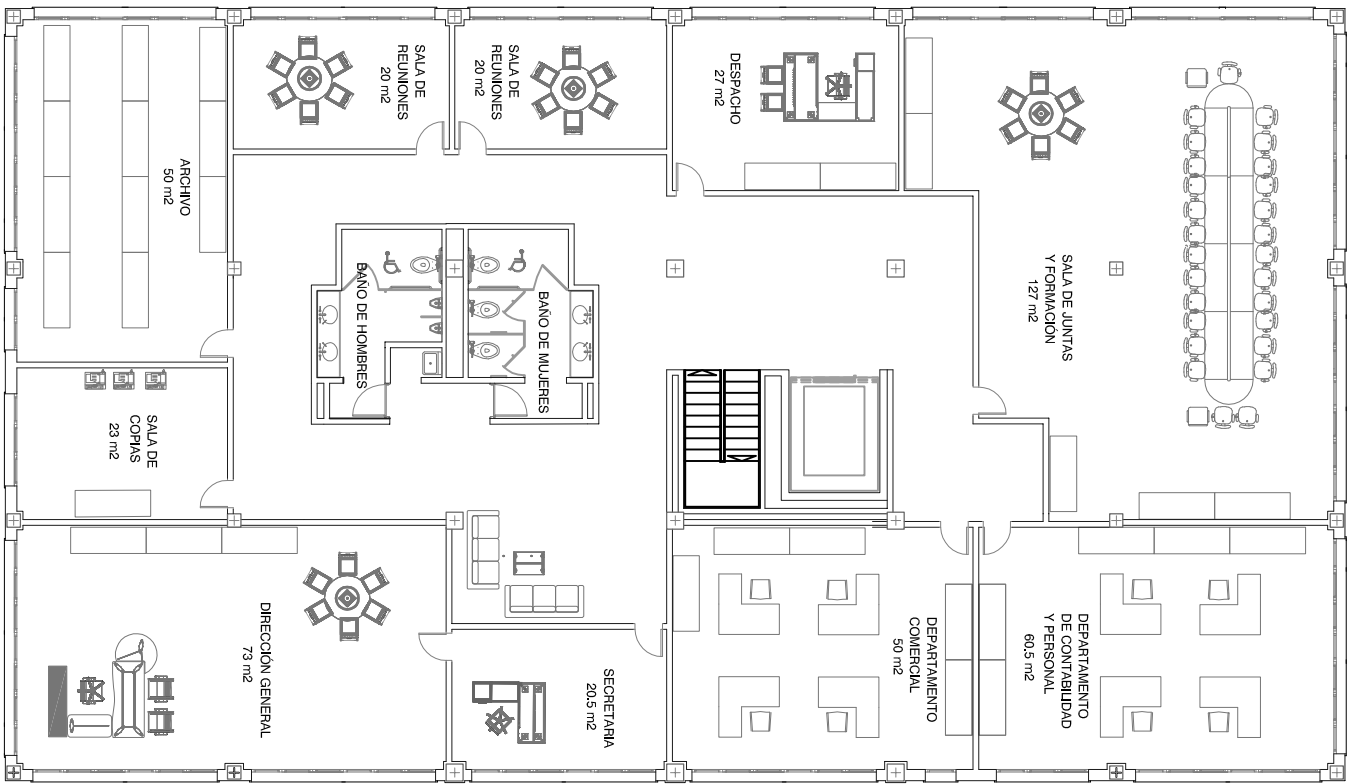

PRIMERA PLANTA

		UNIVERSIDAD ESCUELA TÉCNICA SUPERIOR DE POLITÉCNICA INGENIEROS DE CAMINOS, DE VALENCIA CANALES Y PUERTOS		
TÍTULO DEL PROYECTO: PROYECTO DE CONSTRUCCIÓN DE UNA TERMINAL DE DE CONTENEDORES EN LA DARSENA SUR DEL PUERTO DE CASTELLÓN				
PLANO N.º: 7	DENOMINACION DEL PLANO: EDIFICACIONES EDIFICIO DE OFICINAS PLANTA			FECHA: JUNIO 2015
HOJA N.º: 1 DE 7				ESCALA: 1: 200
ARZO MARTÍ, ROBERTO		DE SAN JUAN PEIRÓ, ALEJANDRO		
MARTÍNEZ-BERNAL MARTÍ, DIEGO		PONCE NUEVALOS, F. ROBERTO		
TUTOR: CERDA GARCÍA DE LEONARDO, VICENTE				