



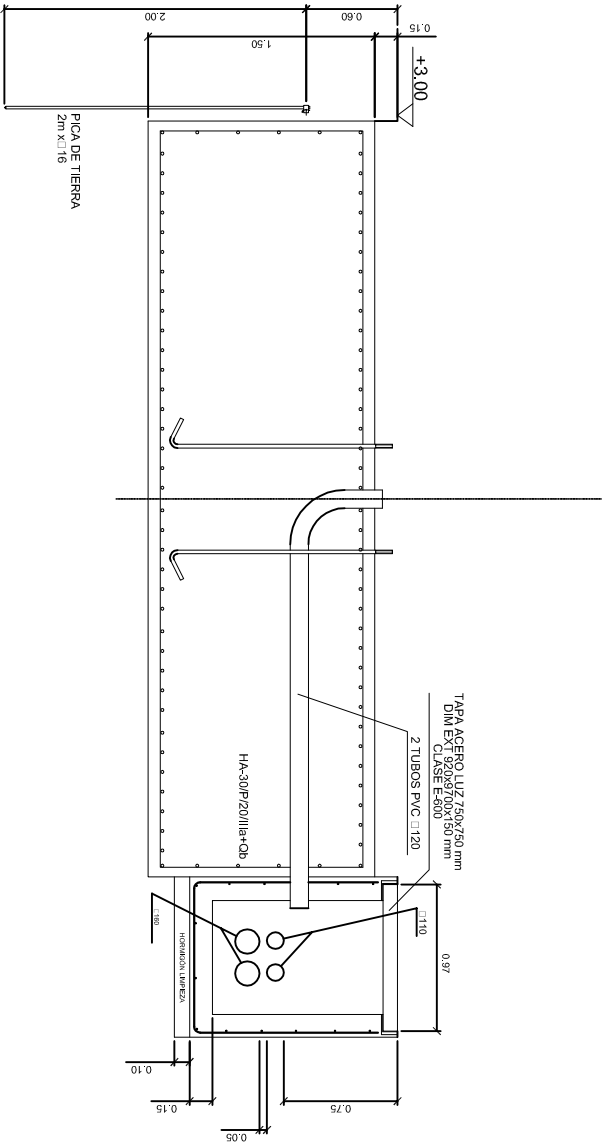


SECCION

ESCALA 1:50

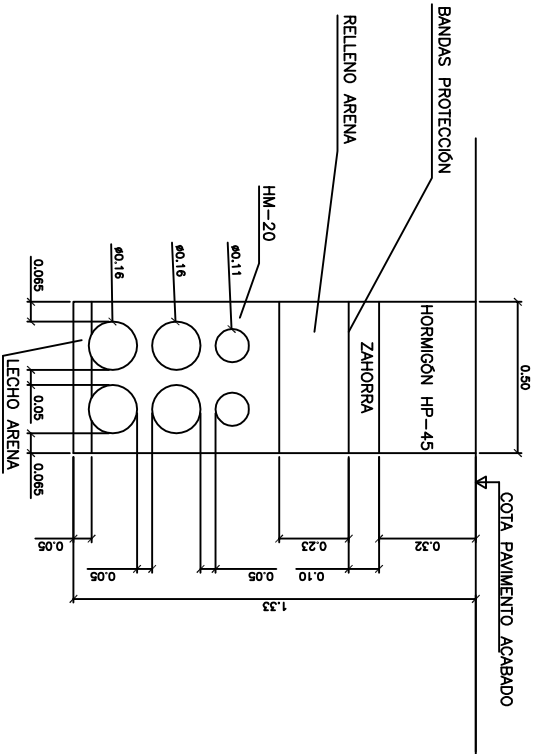

ZANJA CANALIZACIÓN CABLEADO B.T+ALUMBRADO

ESCALA 1:25

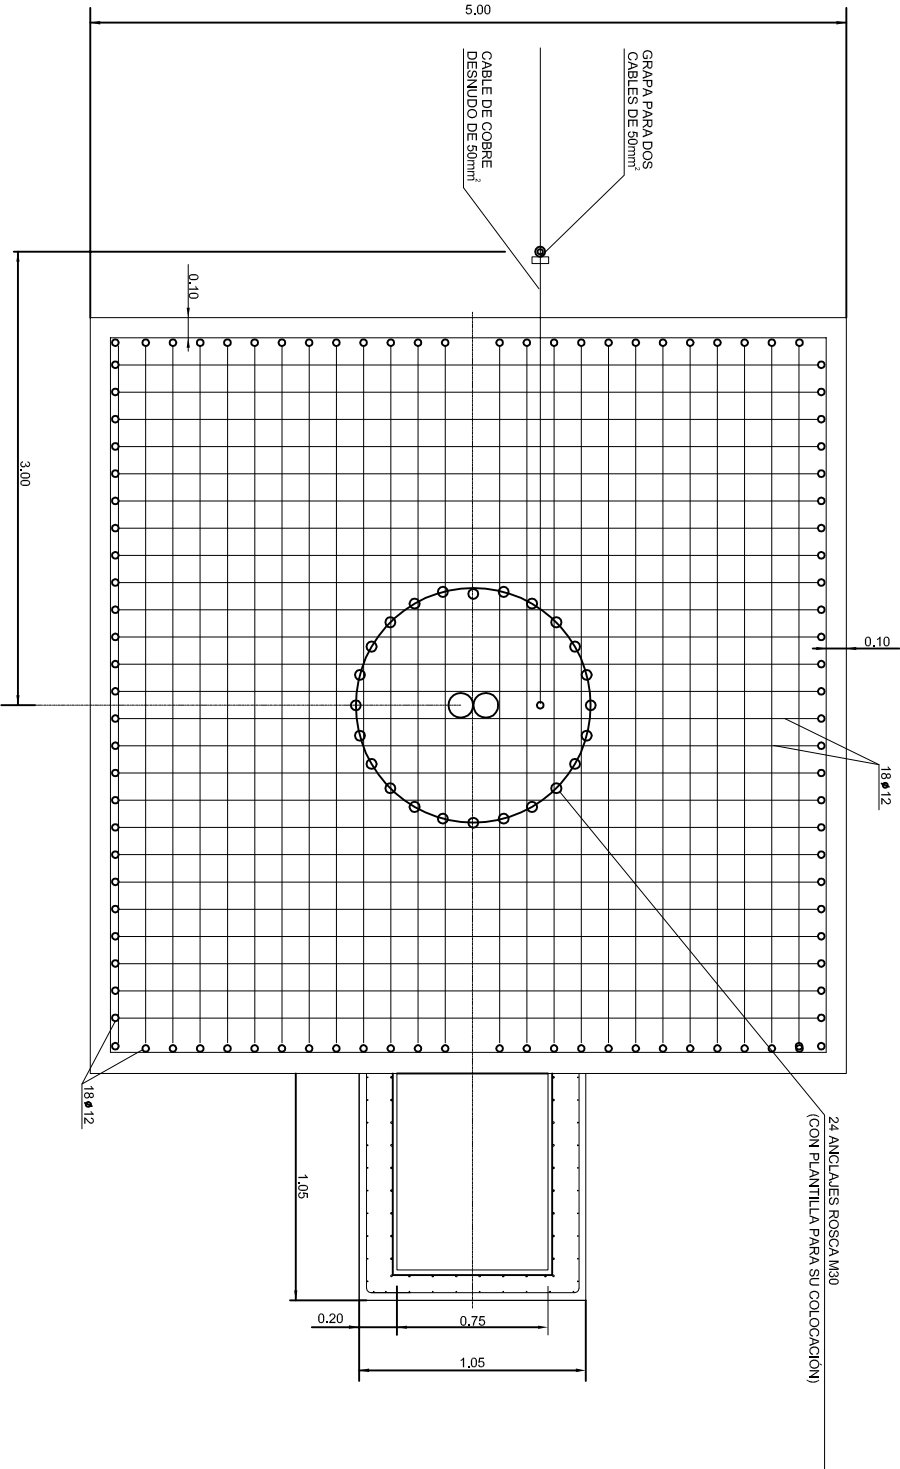

CIMENTACIÓN TIPO Y ARQUETA COLUMNA DE ALUMBRADO

ESCALA 1:50

 UNIVERSIDAD POLITÉCNICA DE VALENCIA ESCUOLA TÉCNICA SUPERIOR DE INGENIEROS DE CAMINOS, CANALES Y PUERTOS 				
TÍTULO DEL PROYECTO: PROYECTO DE CONSTRUCCIÓN DE UNA TERMINAL DE DE CONTEDORES EN LA DARSENA SUR DEL PUERTO DE CASTELLÓN				
PLANO N.º: 10	DENOMINACION DEL PLANO: RED DE ALUMBRADO DETALLES	FECHA: JUNIO 2015		
HOJA N.º: 4 DE 6		ESCALA: 1:50		
ARZO MARTÍ, ROBERTO		DE SAN JUAN PEIRÓ, ALEJANDRO		
MARTÍNEZ-BERNAL MARTÍ, DIEGO		PONCE NUEVALOS, F. ROBERTO		
TUTOR: CERDA GARCÍA DE LEONARDO, VICENTE				