



PLANTA GENERAL.

ESCALA: 1/400

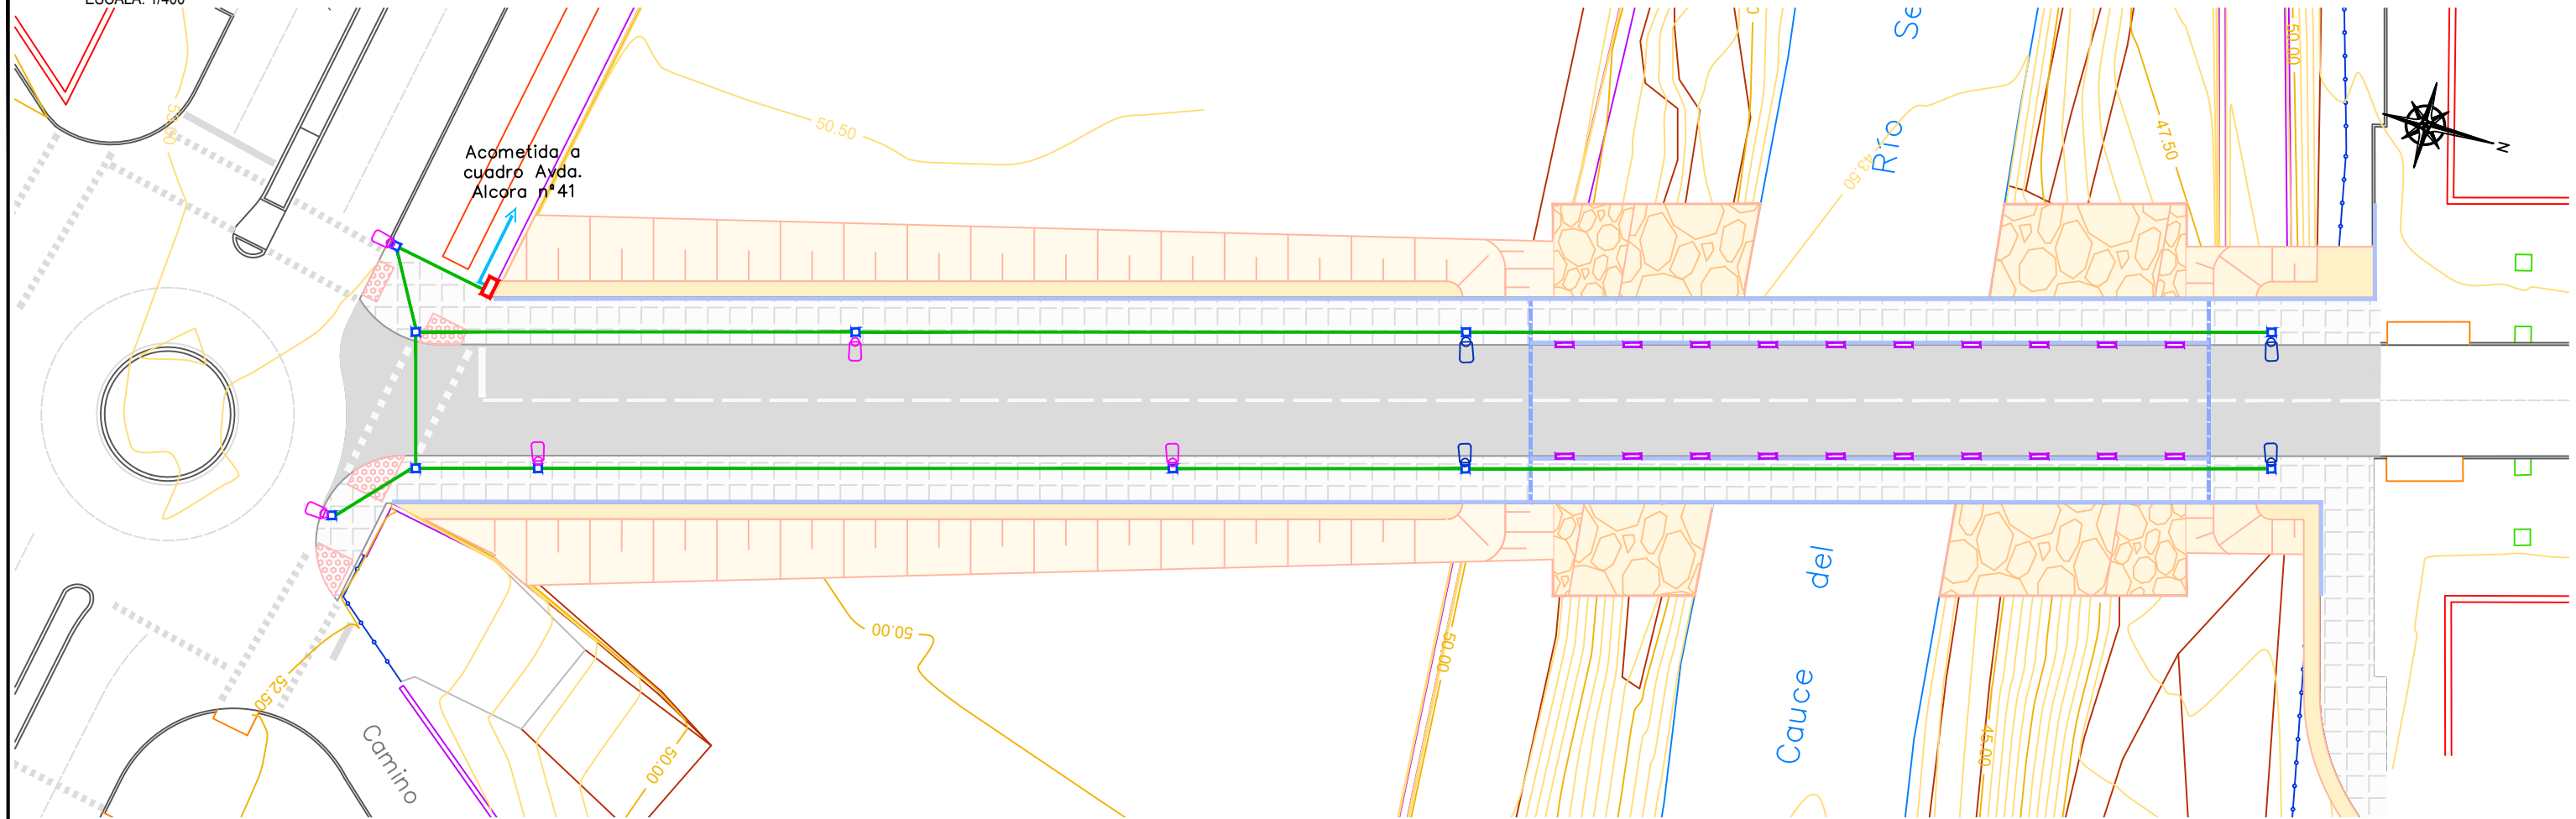


ALZADO DE COLUMNA

± ± ± 0.06

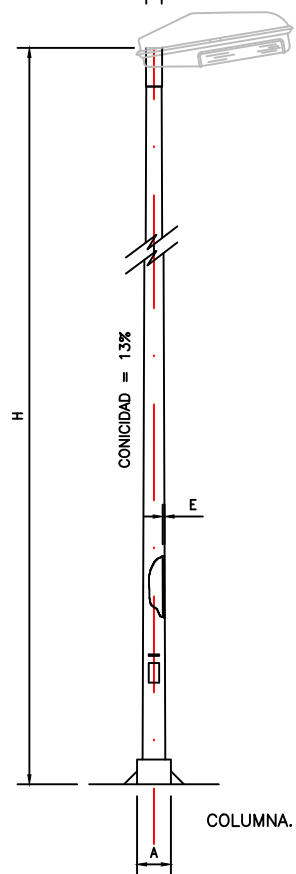


PLACA BASE

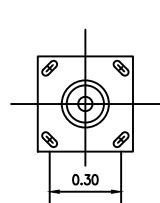



SE INSTALARA UNA PICA DE TIERRA CADA 5 SOPORTES DE LUMINARIA. LA UNION ENTRE PICAS DE TIERRA DE DISTINTAS COLUMNAS MEDIANTE CONDUCTOR DESNUDO 35 mm² POR FUERA DE LA CANALIZACION

CIMENTACIÓN Y TOMA TIERRA

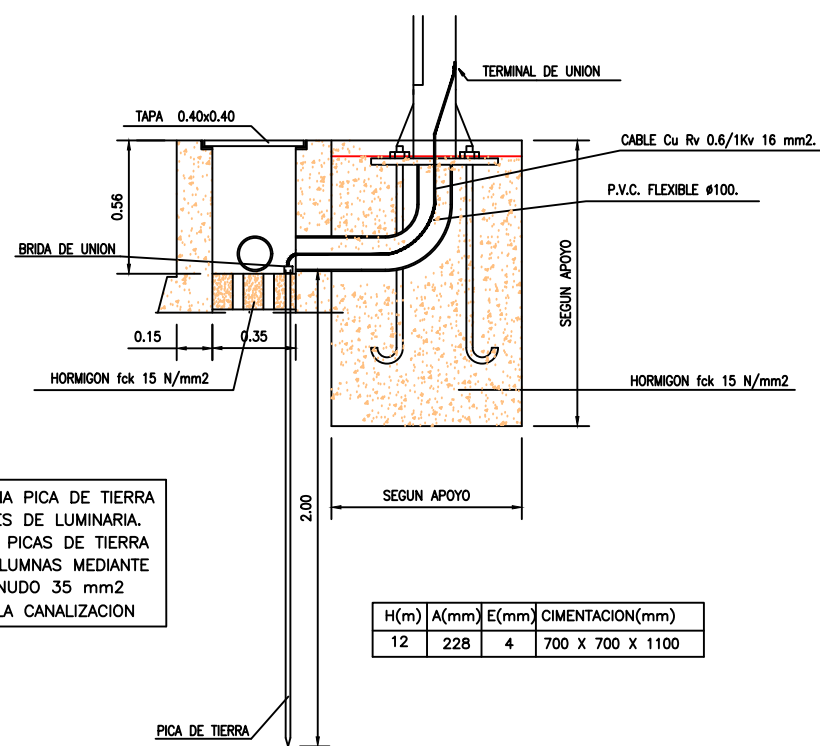


H(m)	A(mm)	E(mm)	CIMENTACION(mm)
12	228	4	700 X 700 X 1100

ARQUETA TIPO

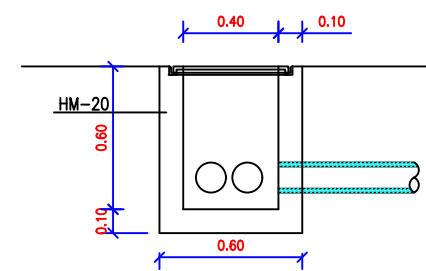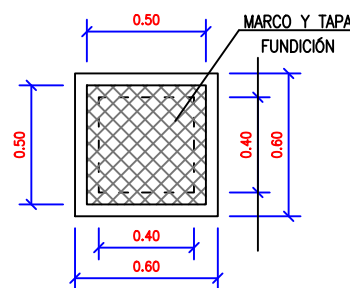


CANALIZACIONES


CANALIZACIÓN TIPO 1

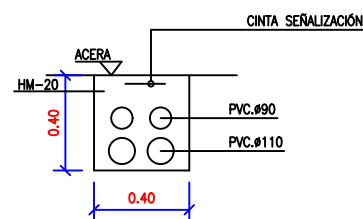

CANALIZACIÓN TIPO 2

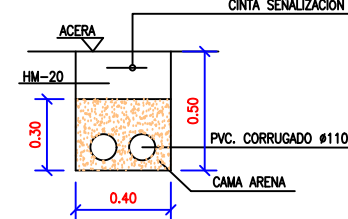

ARMARIO DE ALUMBRADO

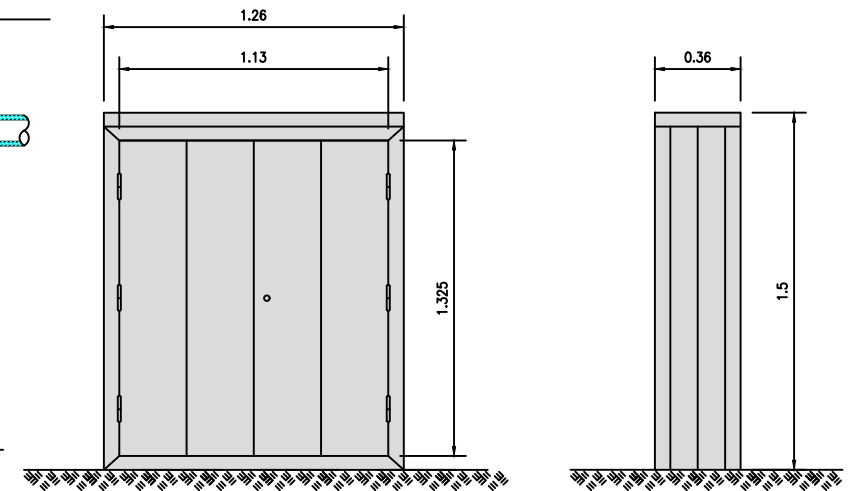

NOTA: ARMARIO DE PERFILES DE POLIESTER EXTRUSIONADOS CON COMPARTIMENTOS INDEPENDIENTES, PUERTAS CON CERRADURAS TRIANGULARES, CANDADO Y REJILLAS DE VENTILACION EN LA ZONA IZQUIERDA.



UNIVERSITAT POLITÈCNICA DE VALÈNCIA



ESCUELA TÉCNICA SUPERIOR DE INGENIEROS DE CAMINOS, CANALES Y PUERTOS

TÍTULO DEL PROYECTO de CONSTRUCCIÓN:
PROLONGACIÓN DE LA CALLE JESÚS MARTÍ MARTÍN HACIA LA AVD. DE ALCORA
(Castellón de la Plana)

AUTOR DEL PROYECTO:
PEDRO VILAR FERRERO

ESCALAS:
INDICADAS

GRÁFICAS A-3:

TÍTULO DEL PLANO:
SERVICIOS URBANOS. ALUMBRADO.
PLANTA, DETALLES Y SECCIONES TIPO.

Nº DE PLANO:
10.1
HOJA 1 de 2

FECHA:
MAYO 2018