


PROYECTO DE DISTRIBUCIÓN EN  
PLANTA ALTA EDIFICIO C. S. FRANCISCO


LIRIA

Escala 1:100

Salencia Julio 1944  
El Arquitecto

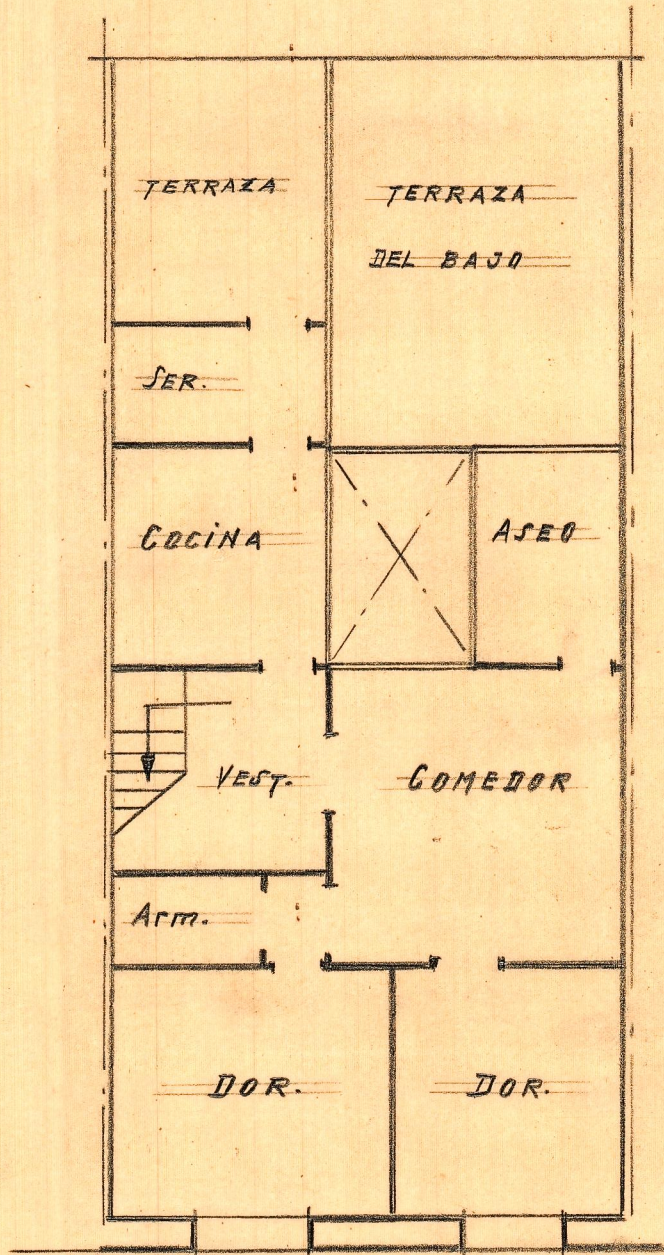

PLANTA REFORMADA

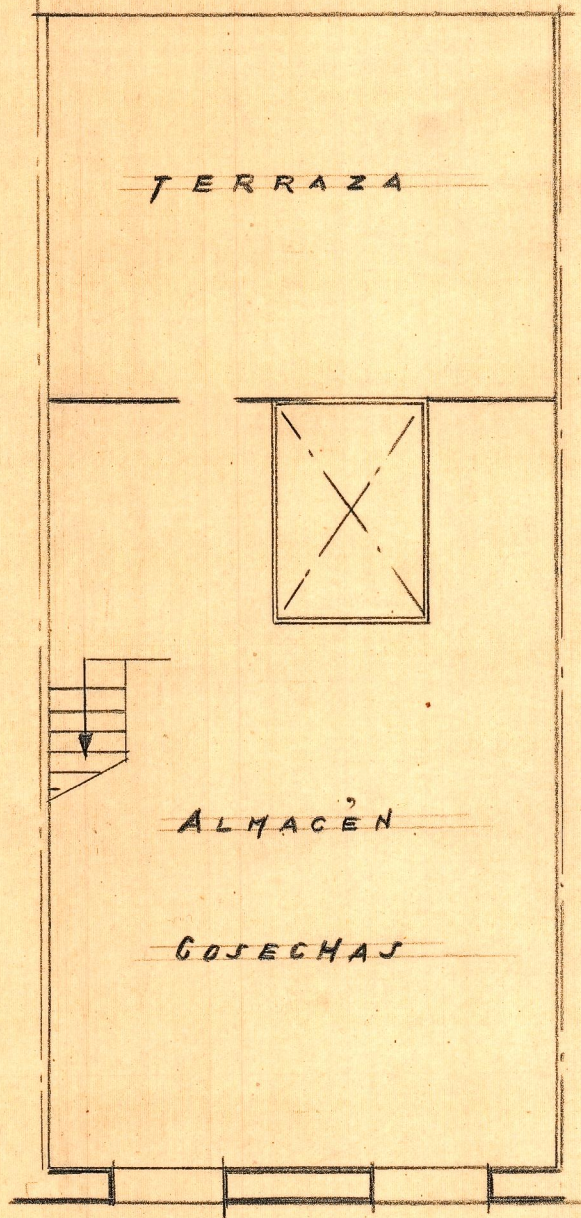

PLANTA ACTUAL