


PROYECTO DE SANEAMIENTO DE
VIVIENDA Y REFORMA DE PLATA
LIRIA

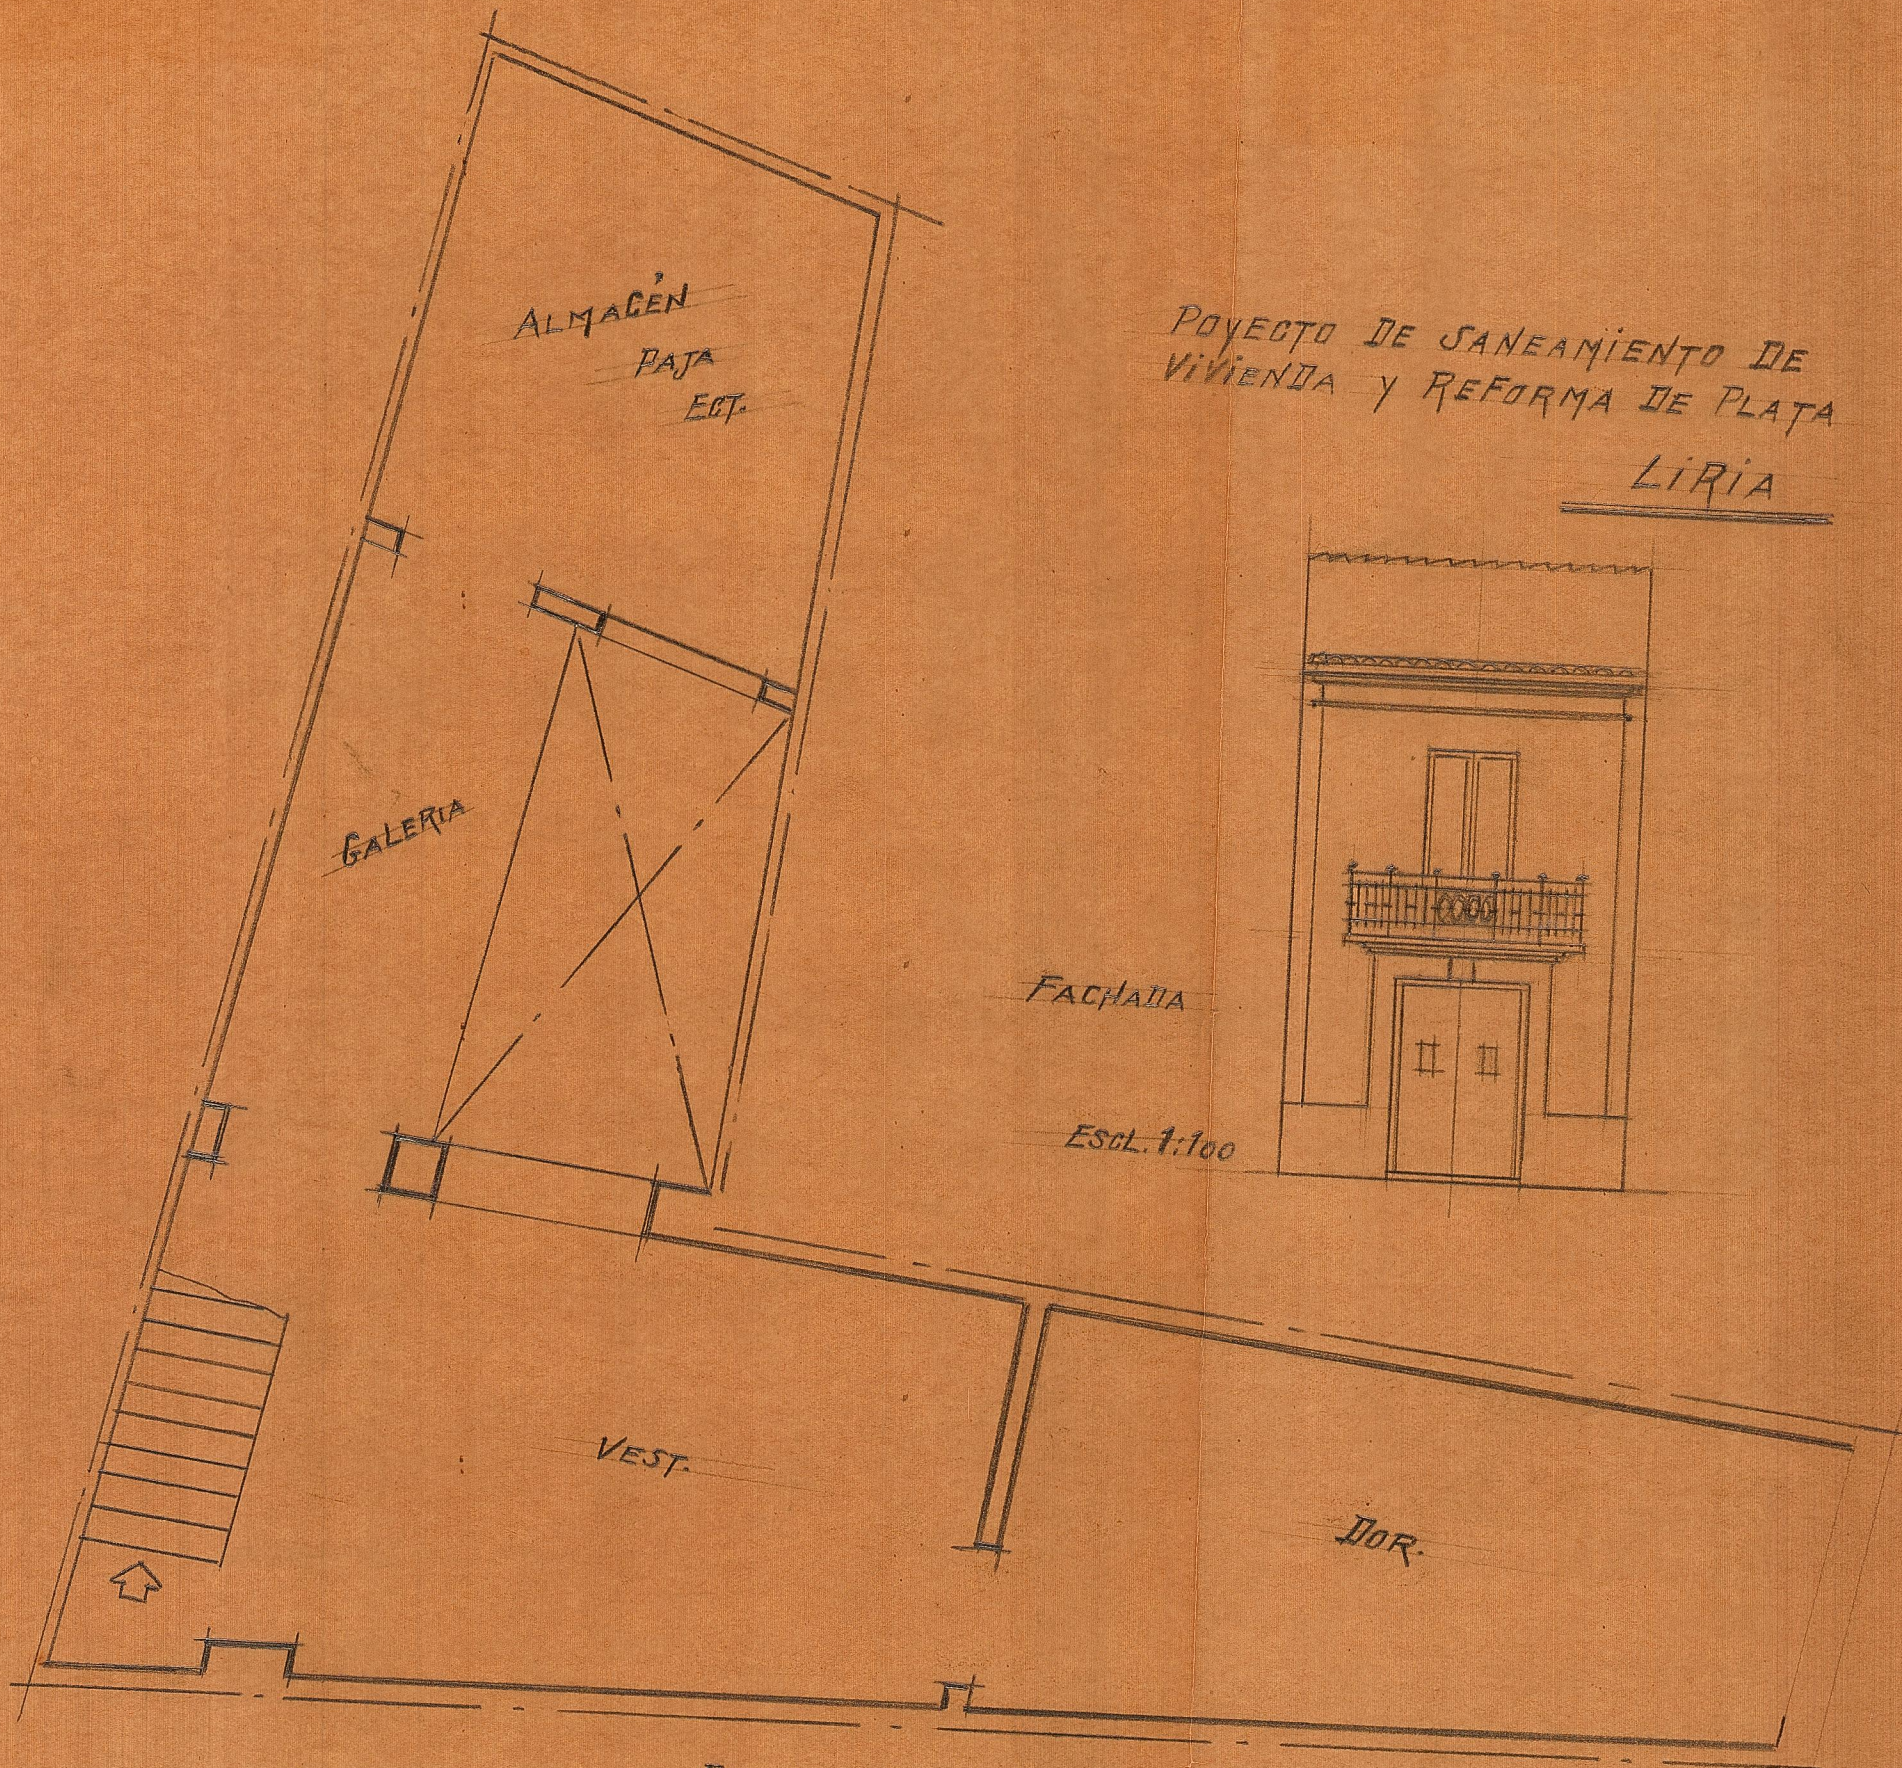

Valencia Obre. 1943
El Arquitecto

PLANTA ALTA

ESCALA 1:50

Dimensiones 150 pds