

## **ANEXO**

### **5. Planos**

#### **5.1. Planos de proyecto.**

- 5.1.1. Emplazamiento Escala 1:10.000/1:2.500**
- 5.1.2. Emplazamiento; soleamiento Escala 1:500**
- 5.1.3. Emplazamiento; planta tipo. Escala 1:300**
- 5.1.4. Planta tipo. Escala 1:75**
- 5.1.5. Detalles en planta. Escala 1:20**
- 5.1.6. Sección; detalle. Escala 1:15**

#### **5.2. Planos Saneamiento.**


- 5.2.1. Saneamiento; vivienda tipo. Escala 1:100**
- 5.2.2. Saneamiento; zona común/ mantenimiento. Escala 1:100**


#### **5.3. Planos pluviales.**

- 5.3.1. Pluviales; vivienda tipo. Escala 1:100**
- 5.3.2. Pluviales; zona común. Escala 1:100**
- 5.3.3. Pluviales; zona común (II). Escala 1:100**
- 5.3.4. Pluviales; mantenimiento. Escala 1:100**
- 5.3.5. Saneamiento y pluviales; Colectores general Escala 1:300**
  - 5.3.5.1. Colectores Zona 1 Escala 1:100**
  - 5.3.5.2. Colectores Zona 2 Escala 1:100**
  - 5.3.5.3. Colectores Zona 3 Escala 1:100**
  - 5.3.5.4. Colectores Zona 4 Escala 1:100**

#### **5.4. Planos suministro.**

- 5.4.1. Suministro; Agua fría general.**
  - 5.4.1.1. Agua fría Zona 1 Escala 1:100**
  - 5.4.1.2. Agua fría Zona 2 Escala 1:100**
  - 5.4.1.3. Agua fría Zona 3 Escala 1:100**
  - 5.4.1.4. Diseño red de riego.**

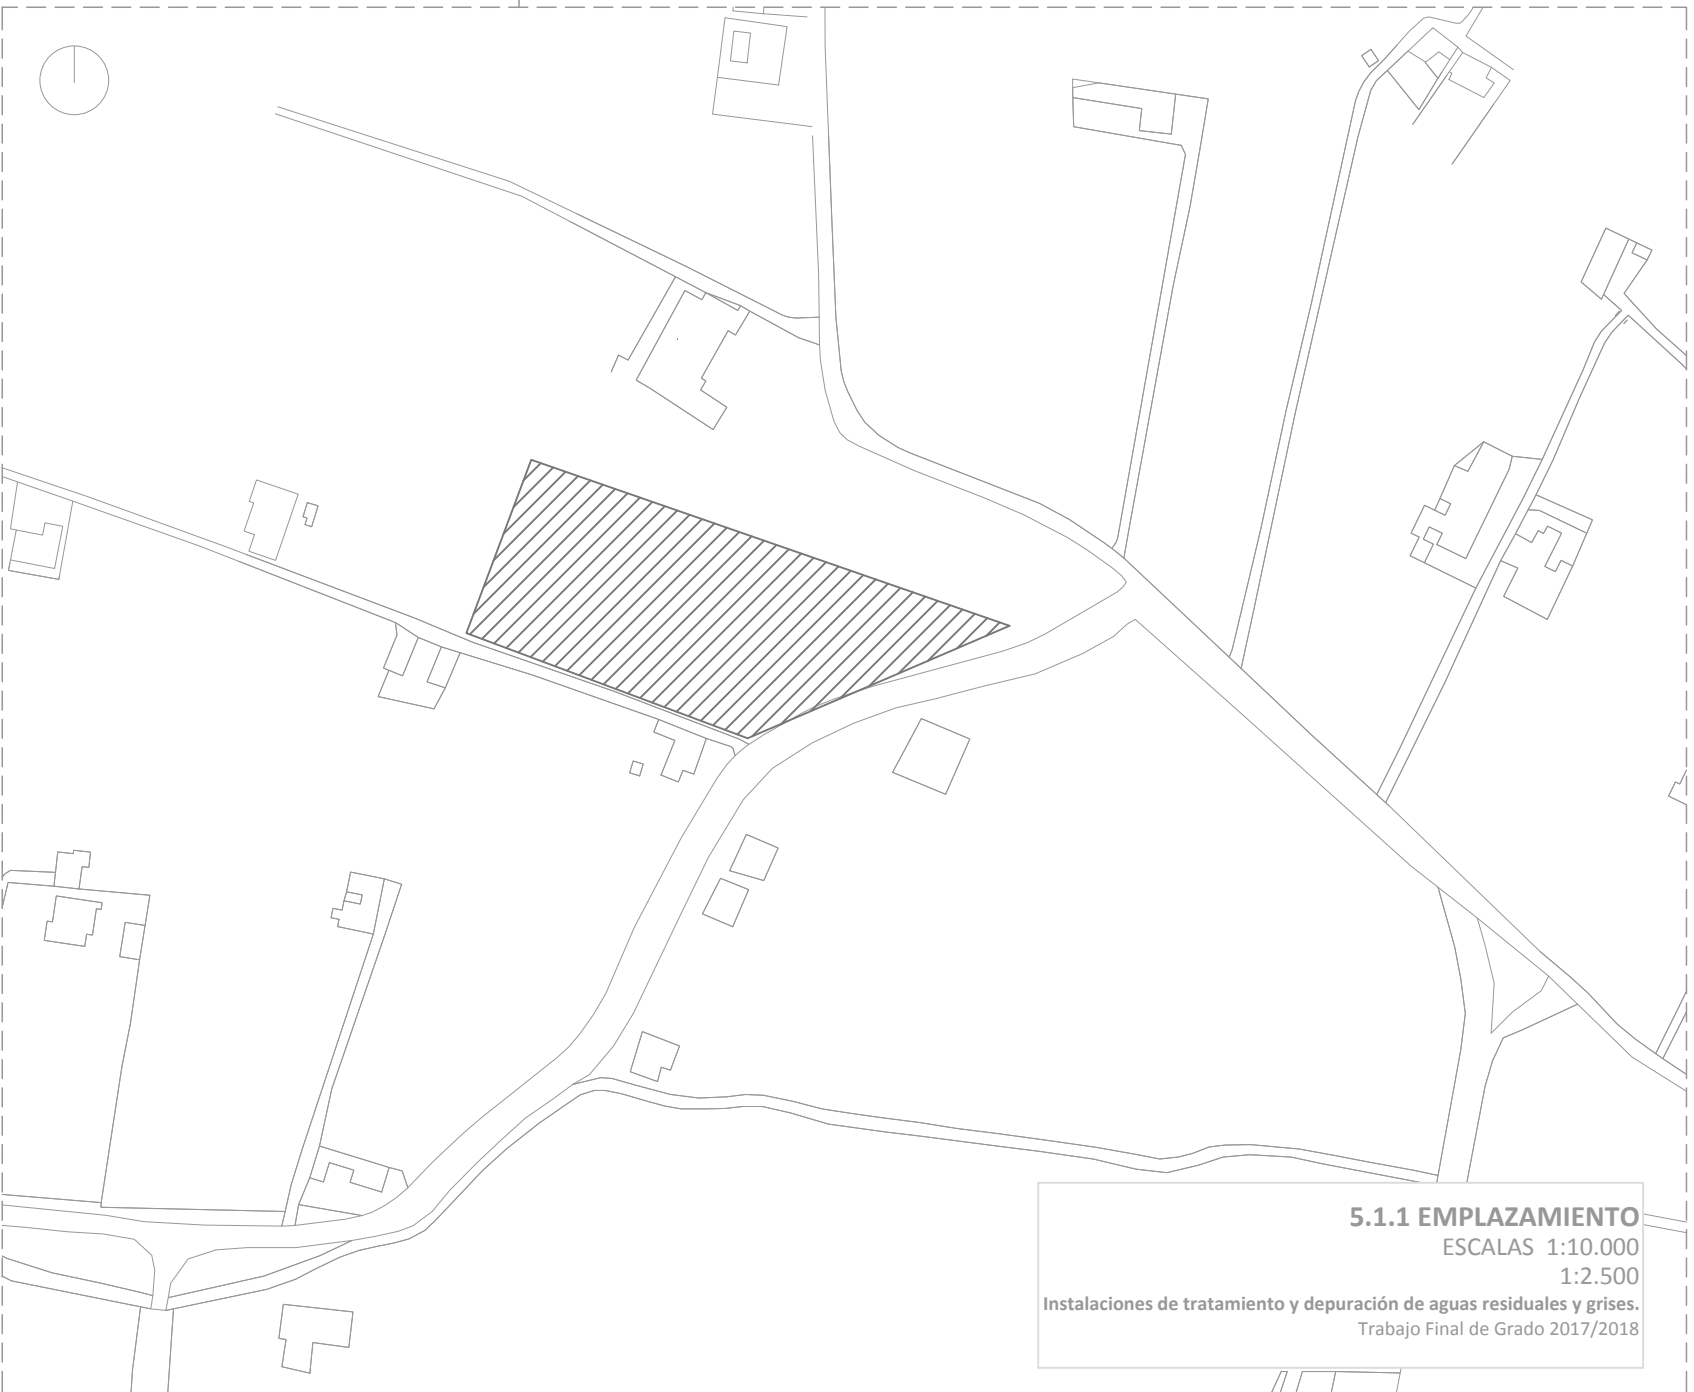

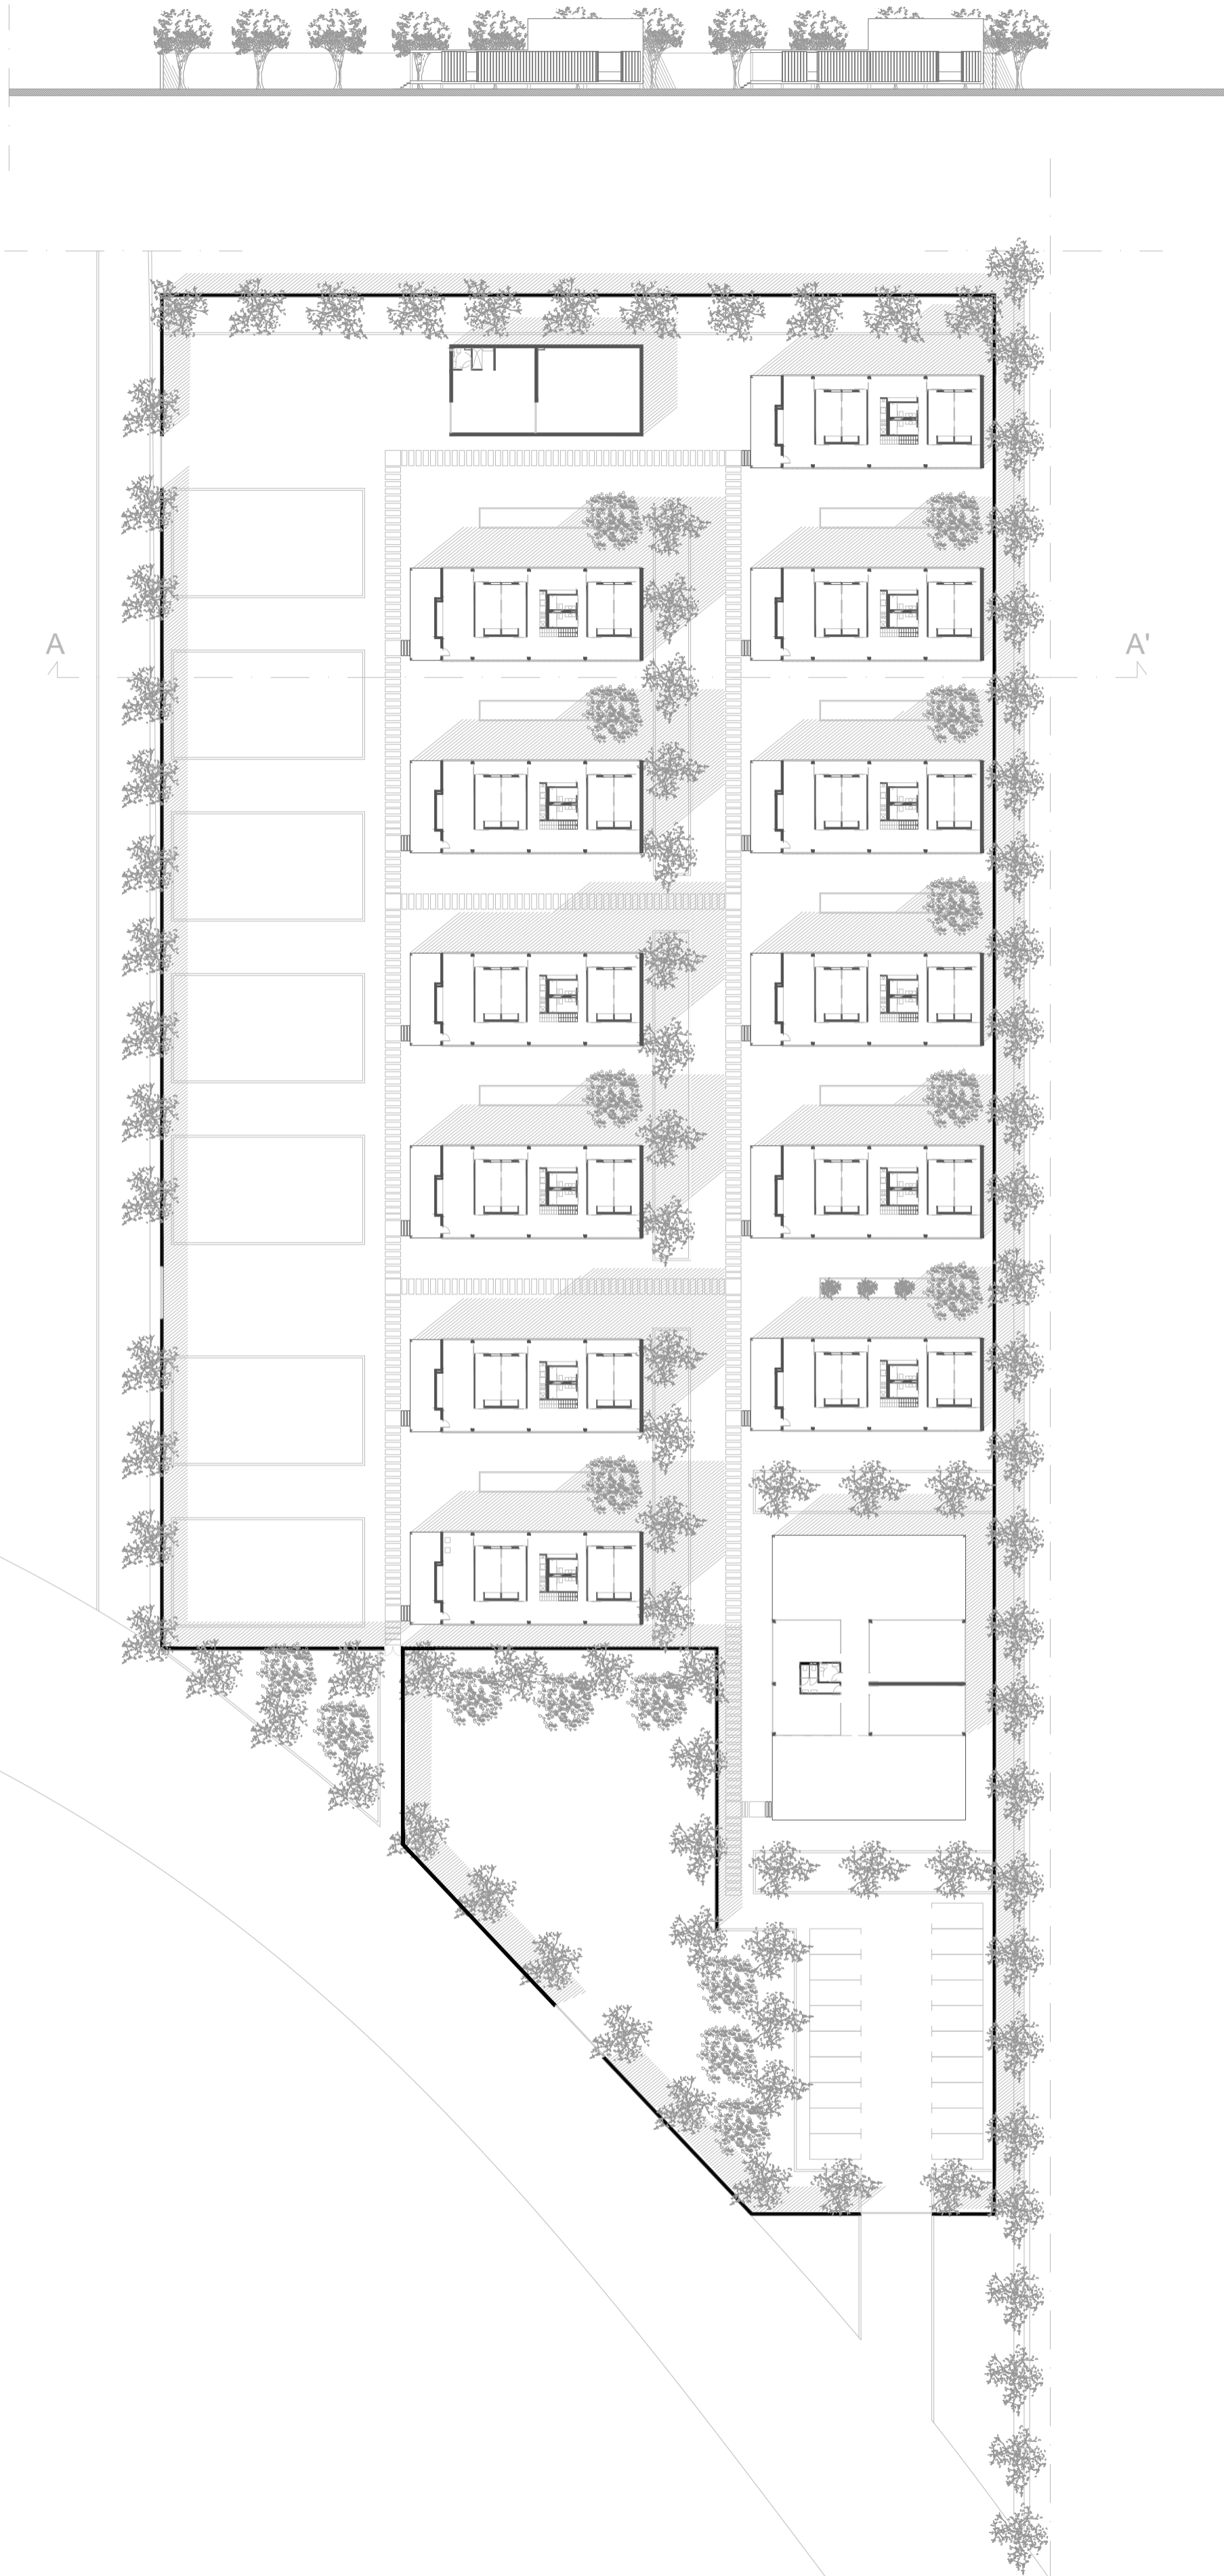


5.1.2. EMPLAZAMIENTO  
Soleamiento  
ESCALAS 1:500  
Instalaciones de tratamiento y depuración de aguas residuales y grises.  
Trabajo Final de Grado 2017/2018

HUERTA ALBORAI







HUERTA ALBORAI


5.1.3. EMPLAZAMIENTO  
Planta general  
ESCALA 1:300  
Instalaciones de tratamiento y depuración de aguas residuales y grises.  
Trabajo Final de Grado 2017/2018

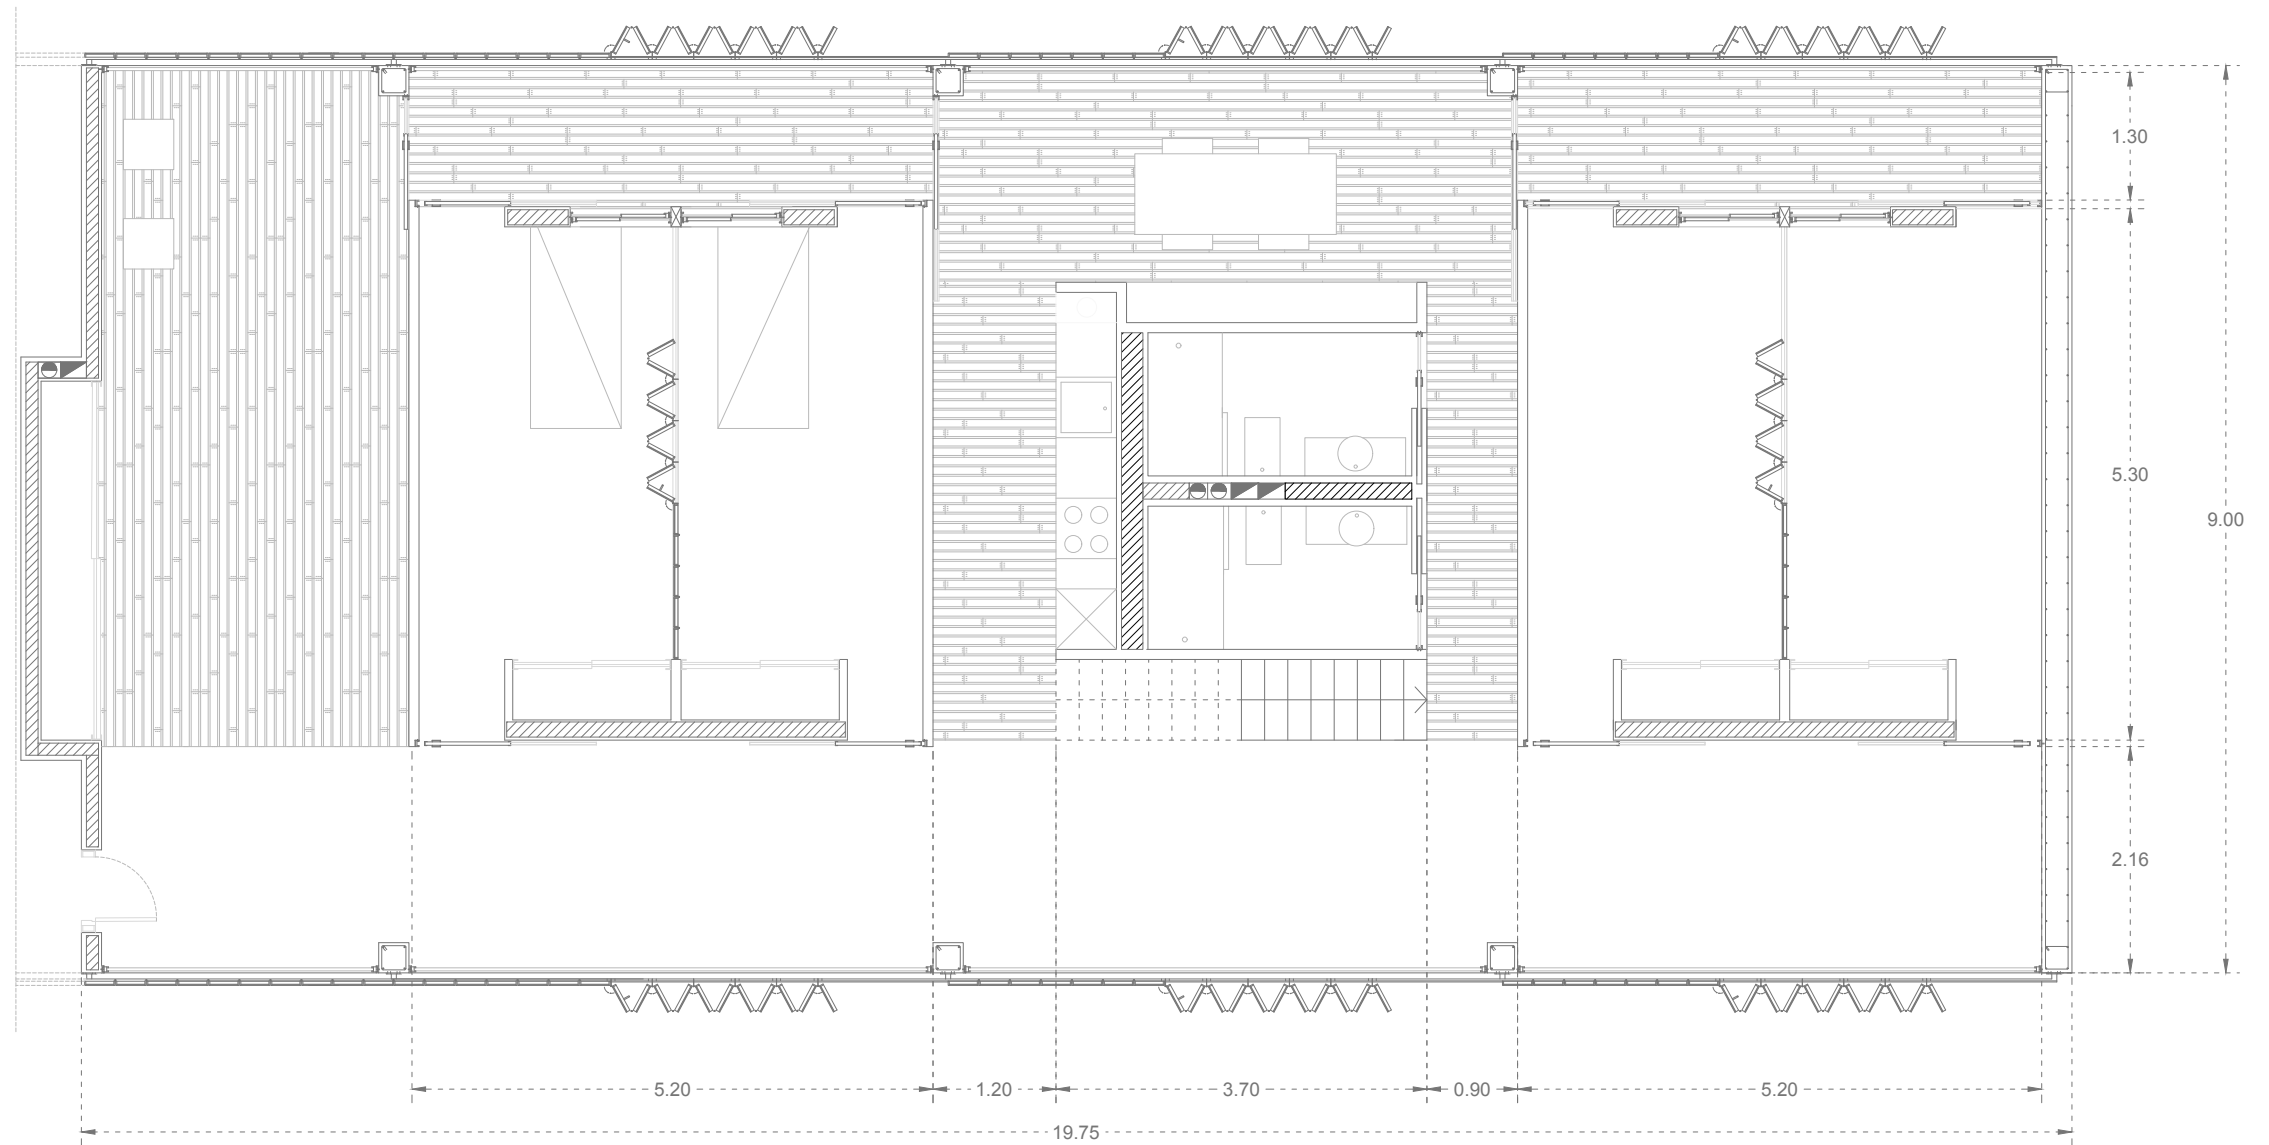


**5.1.4. PLANTA TIPO**  
**Detalles en planta**  
 ESCALA 1:75  
 Instalaciones de tratamiento y depuración de aguas residuales y grises.  
 Trabajo Final de Grado 2017/2018

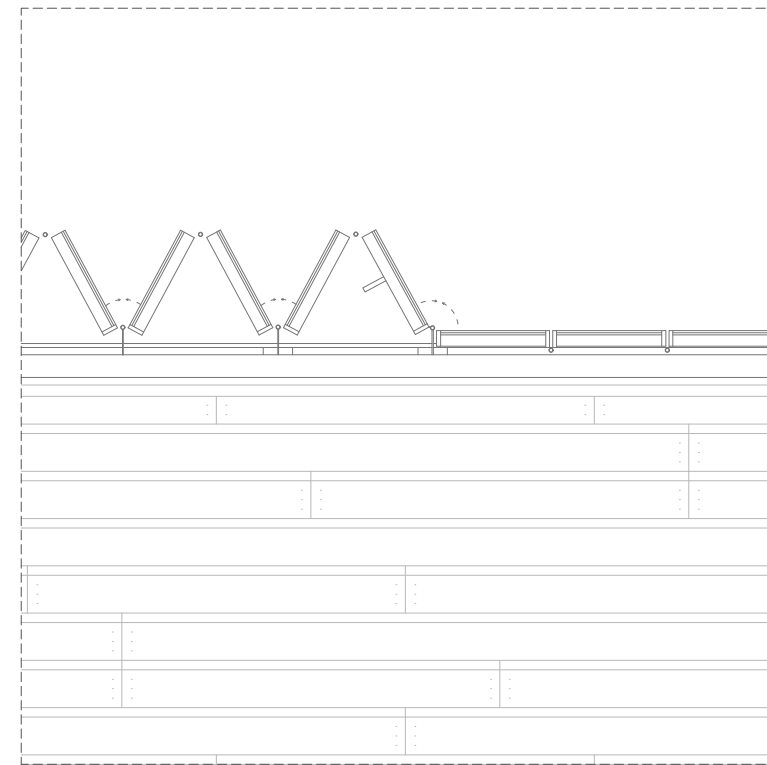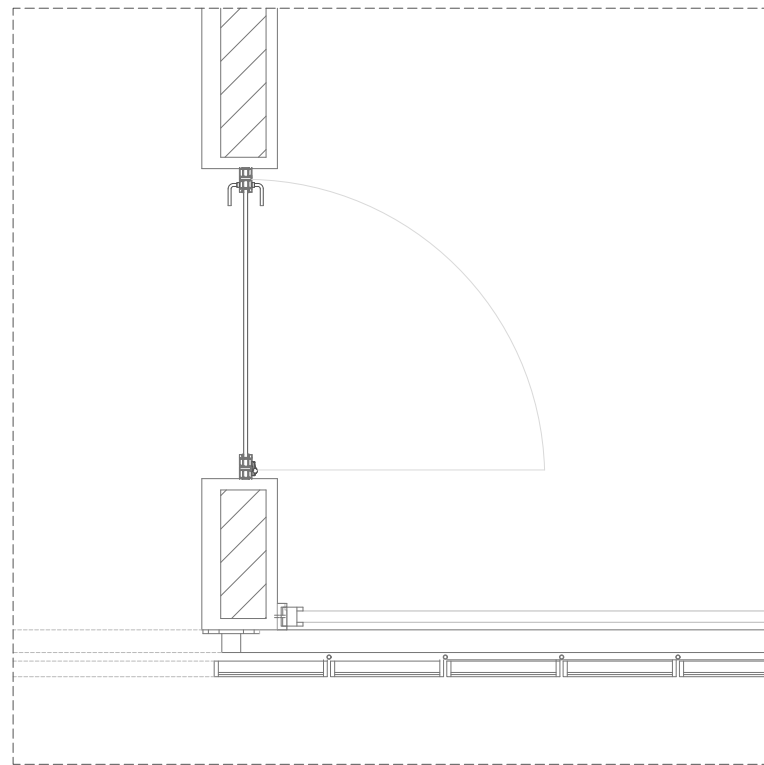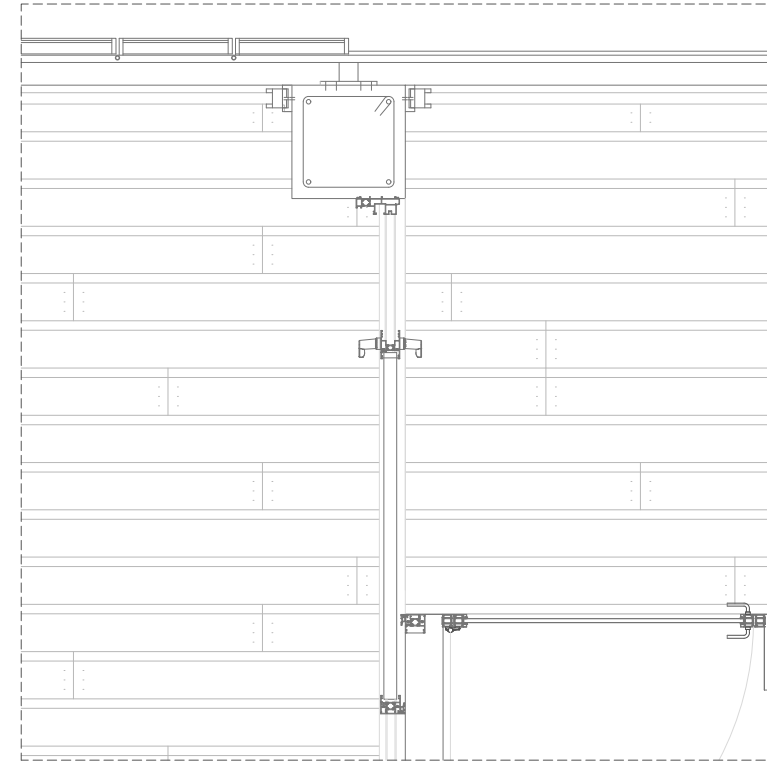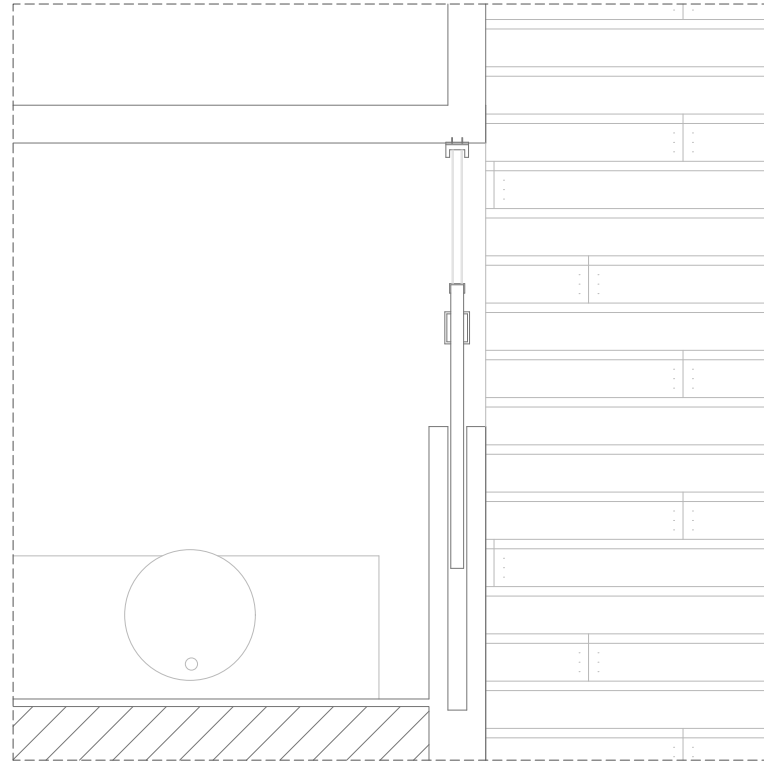


**5.1.5. PLANTA TIPO**  
**Detalles en planta**  
ESCALA 1:20  
Instalaciones de tratamiento y depuración de aguas residuales y grises.  
Trabajo Final de Grado 2017/2018

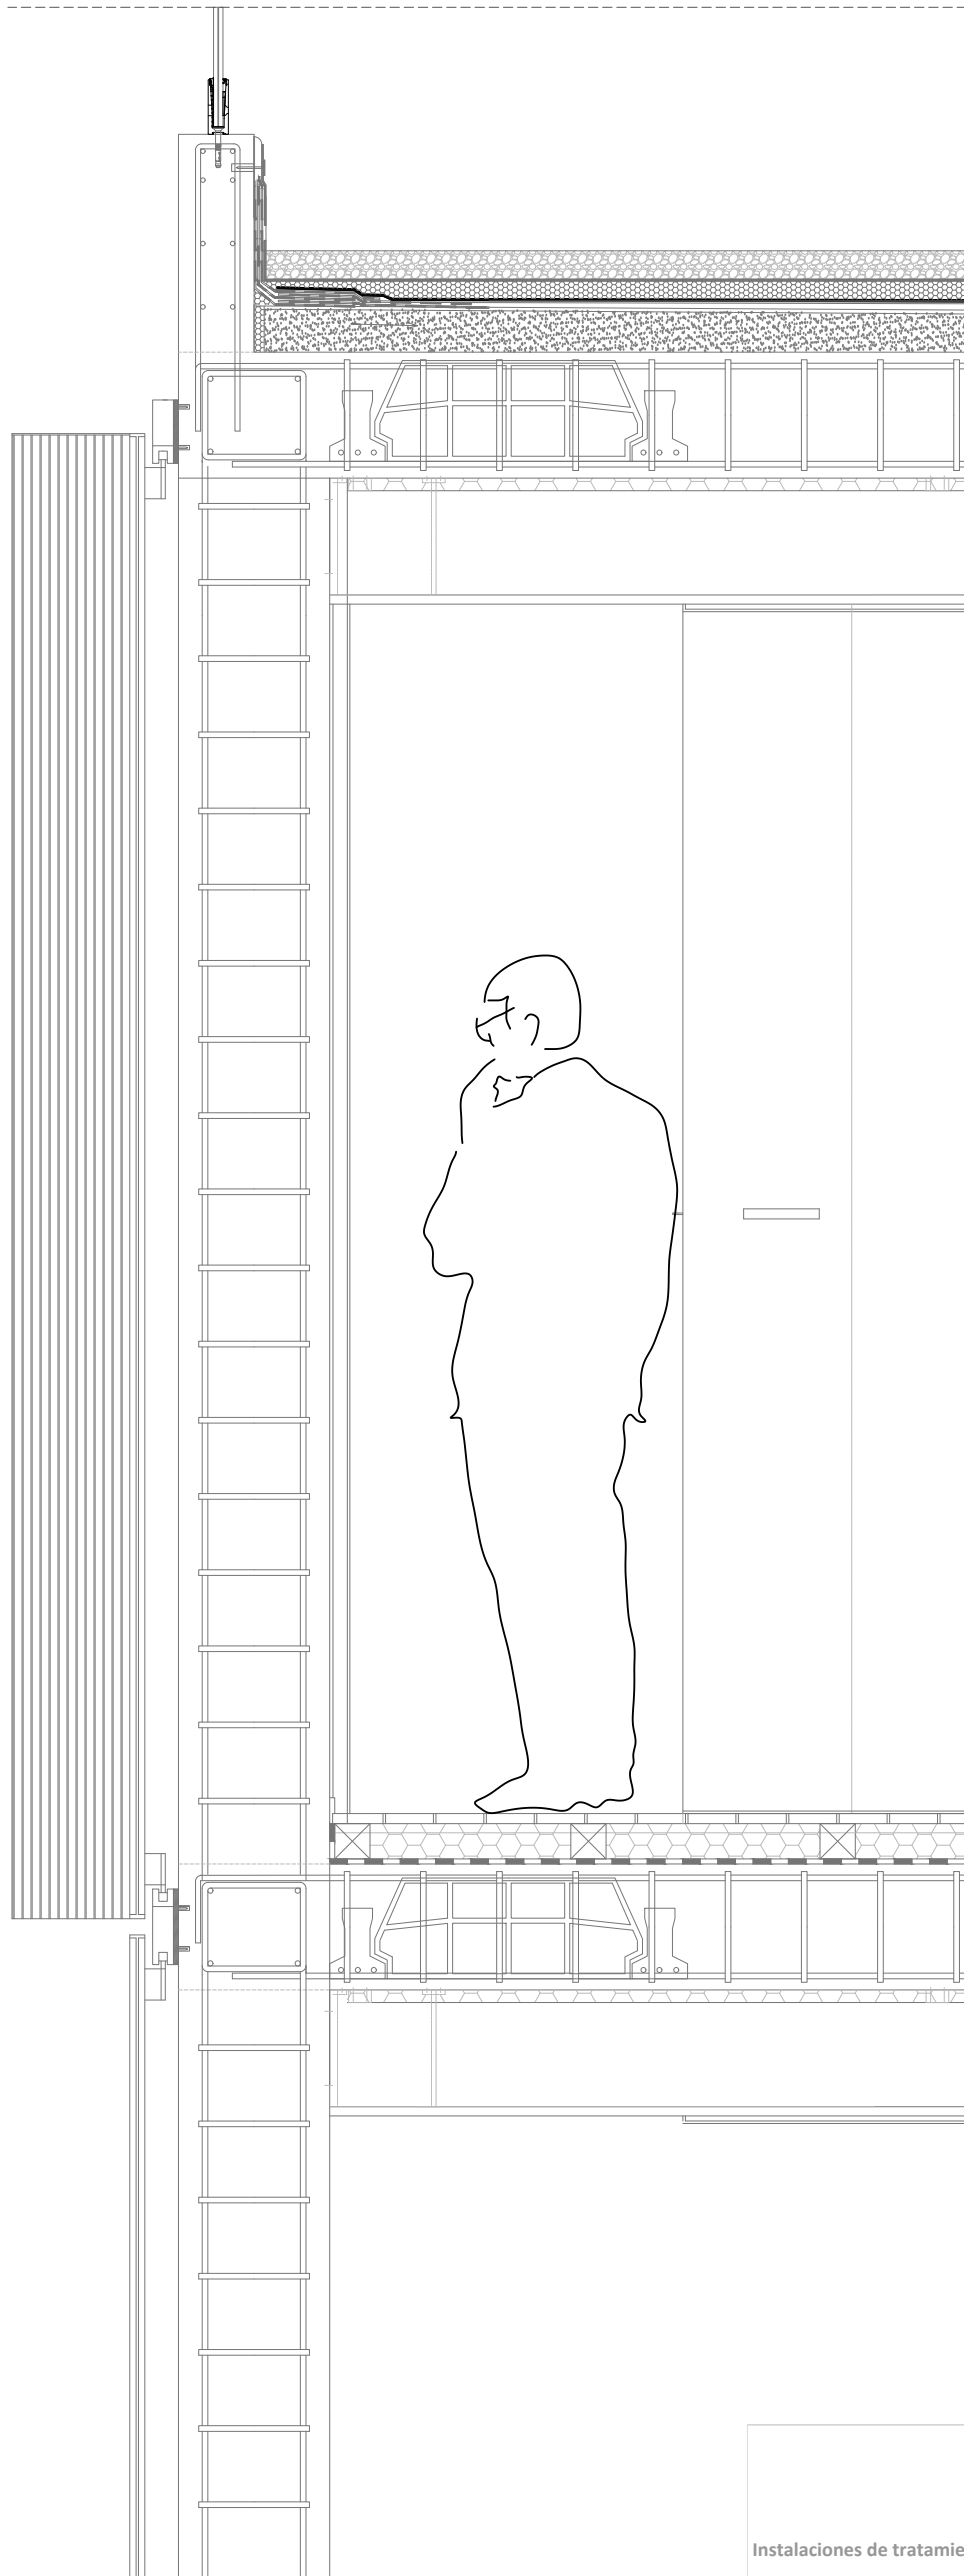

**5.1.6. VIVIENDA TIPO**  
**Sección detalle**  
ESCALA 1:15  
Instalaciones de tratamiento y depuración de aguas residuales y grises.  
Trabajo Final de Grado 2017/2018

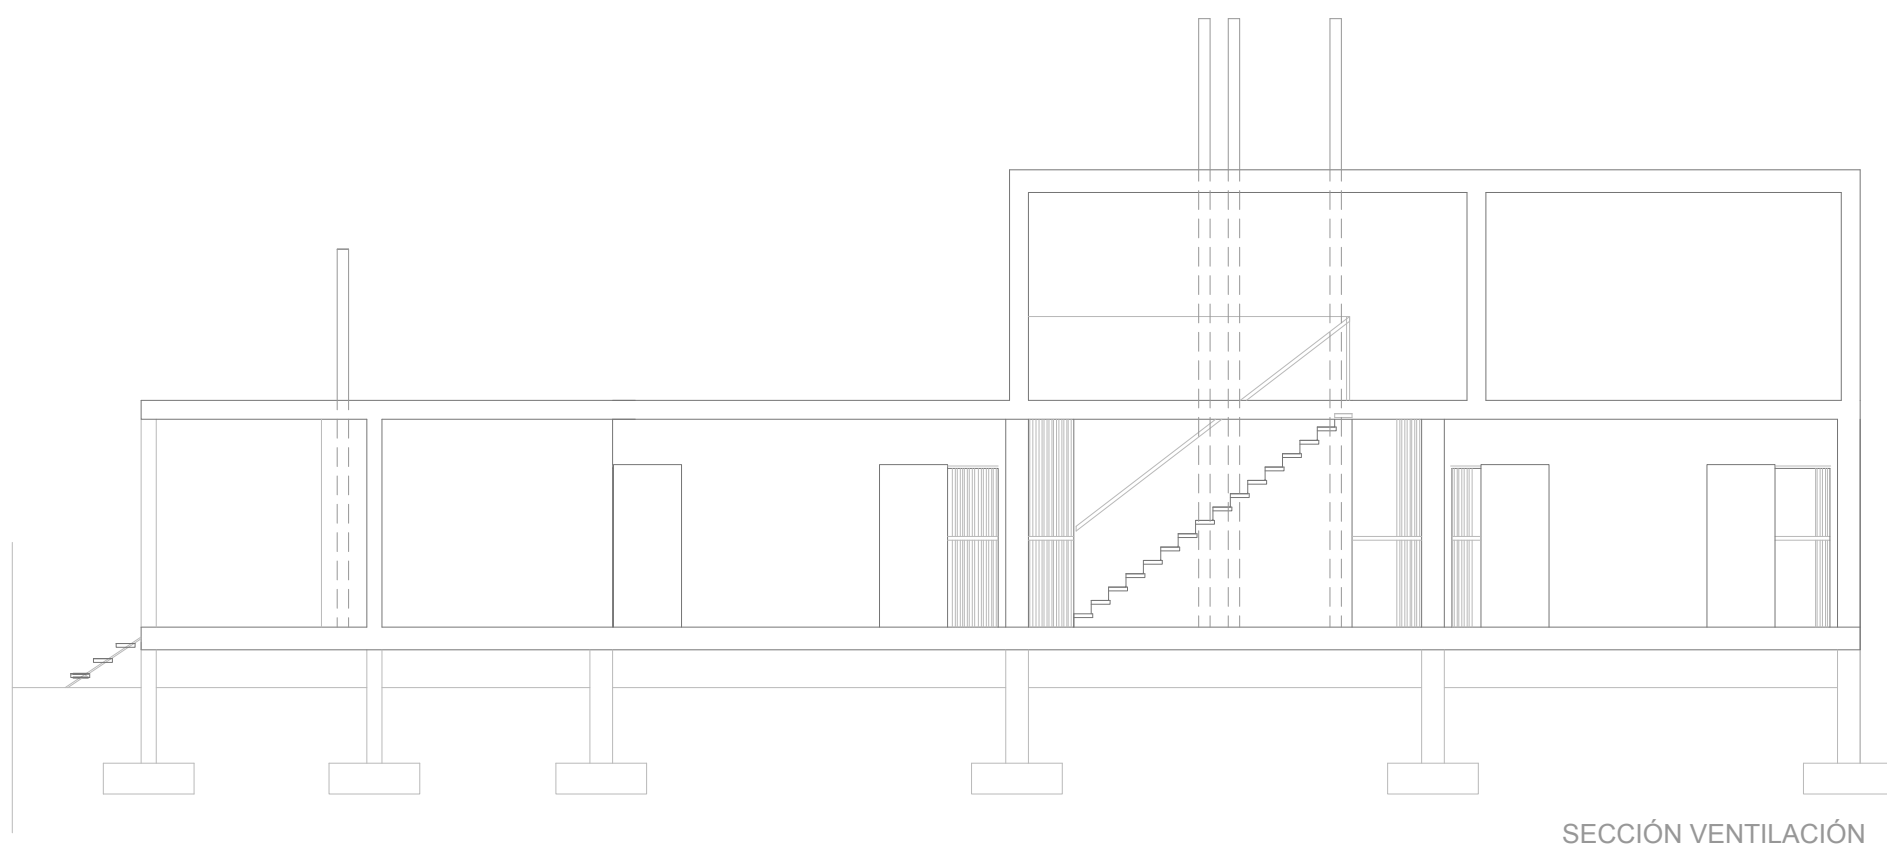


SECCIÓN VENTILACIÓN

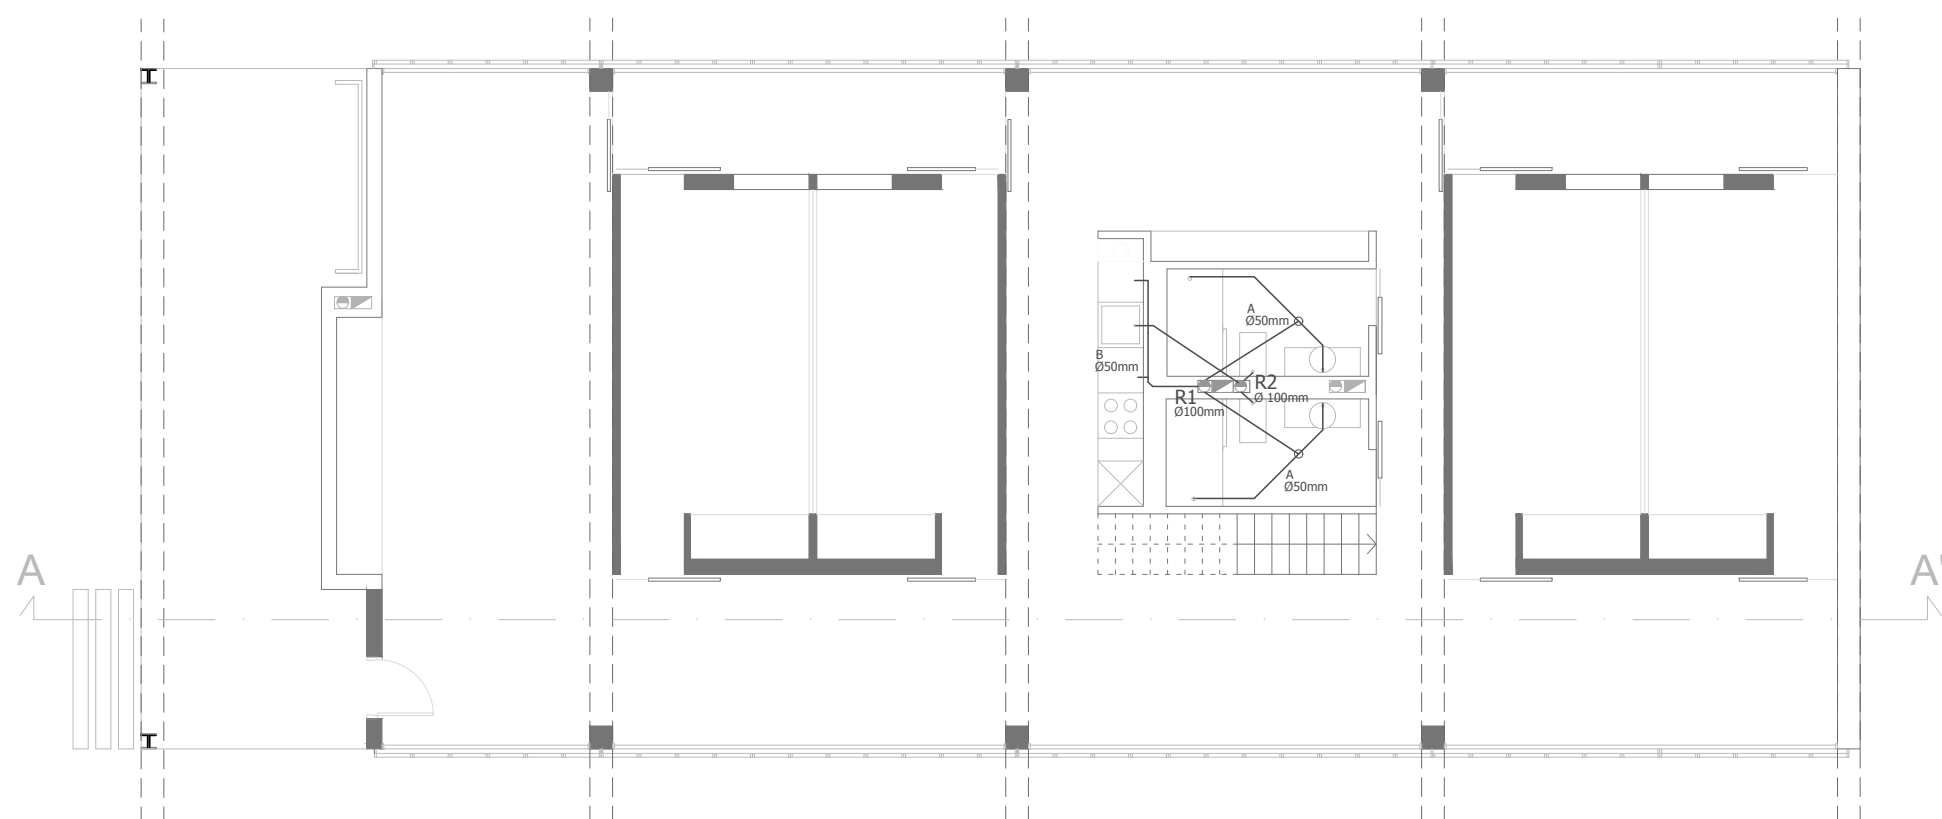


PLANTA SANEAMIENTO

**5.2.1 SANEAMIENTO**  
**Vivienda Tipo**  
**Escala 1:100**  
 Instalaciones de tratamiento y depuración de aguas residuales y grises.  
 Trabajo Final de Grado 2017/2018



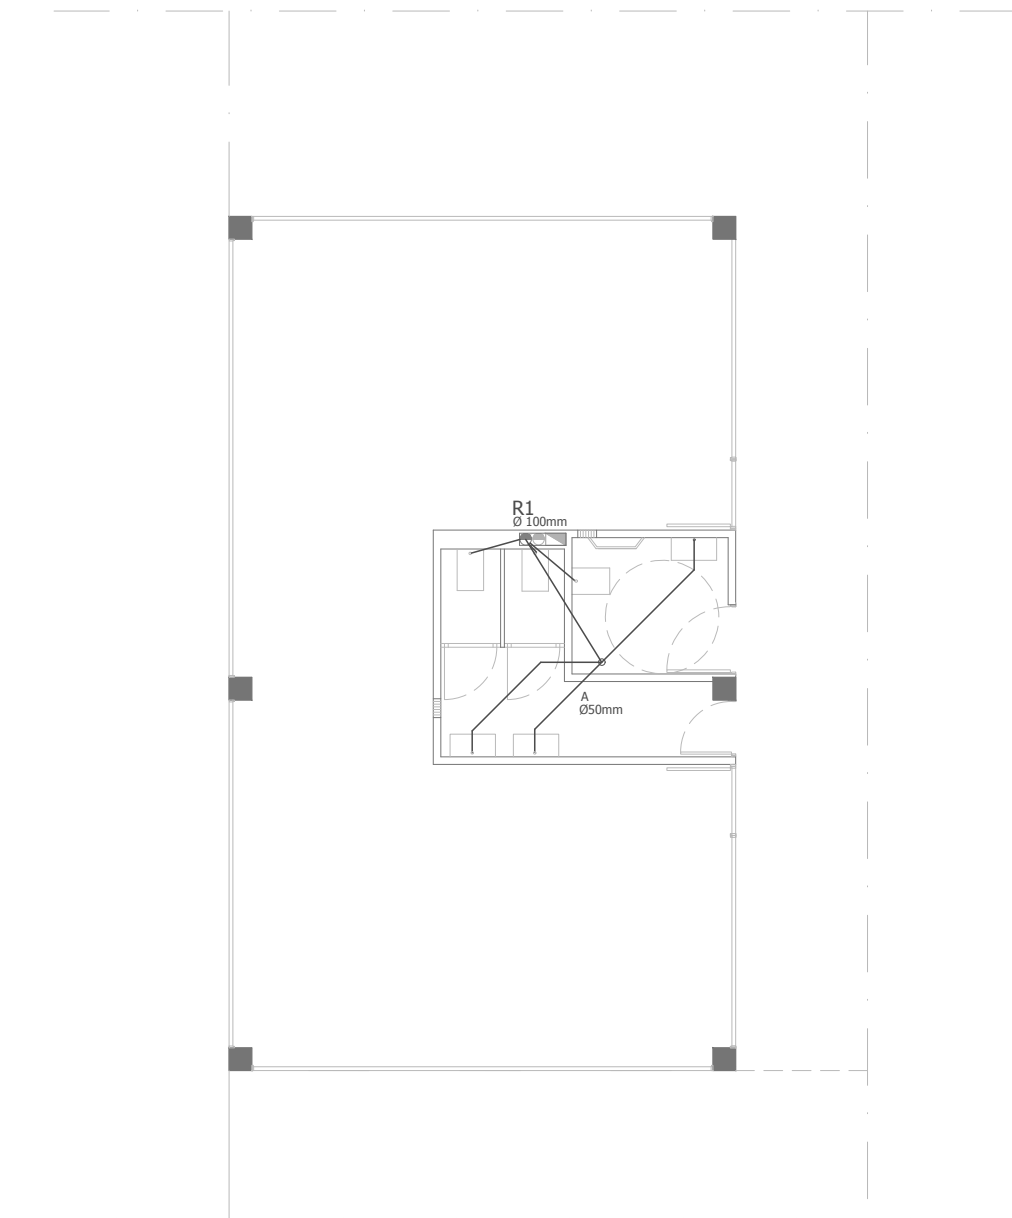


PLANTA ZONA COMÚN

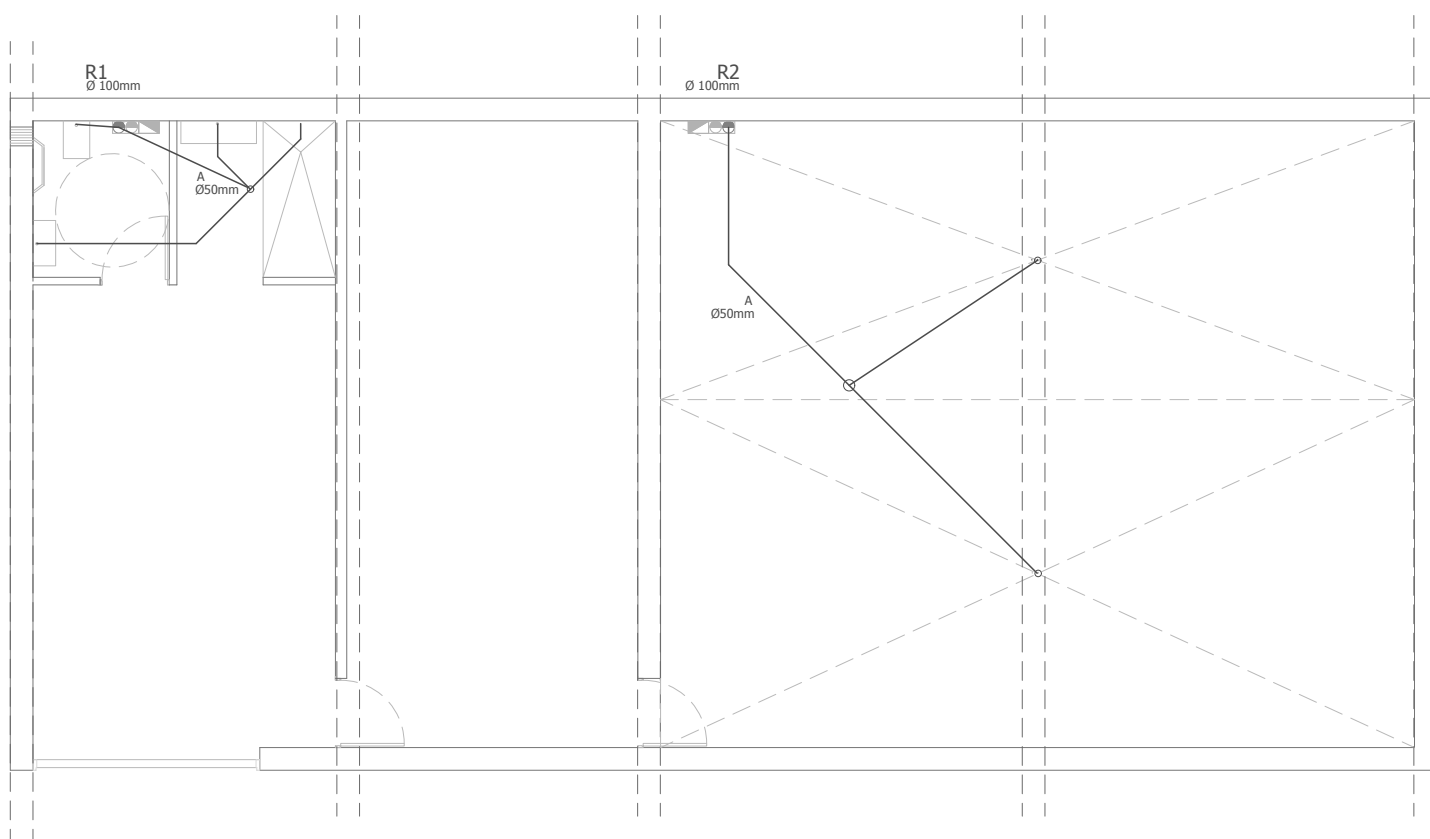


PLANTA MANTENIMIENTO


**5.2.2. SANEAMIENTO**  
**Zona común/Mantenimiento**  
**Escala 1:100**  
 Instalaciones de tratamiento y depuración de aguas residuales y grises.  
 Trabajo Final de Grado 2017/2018

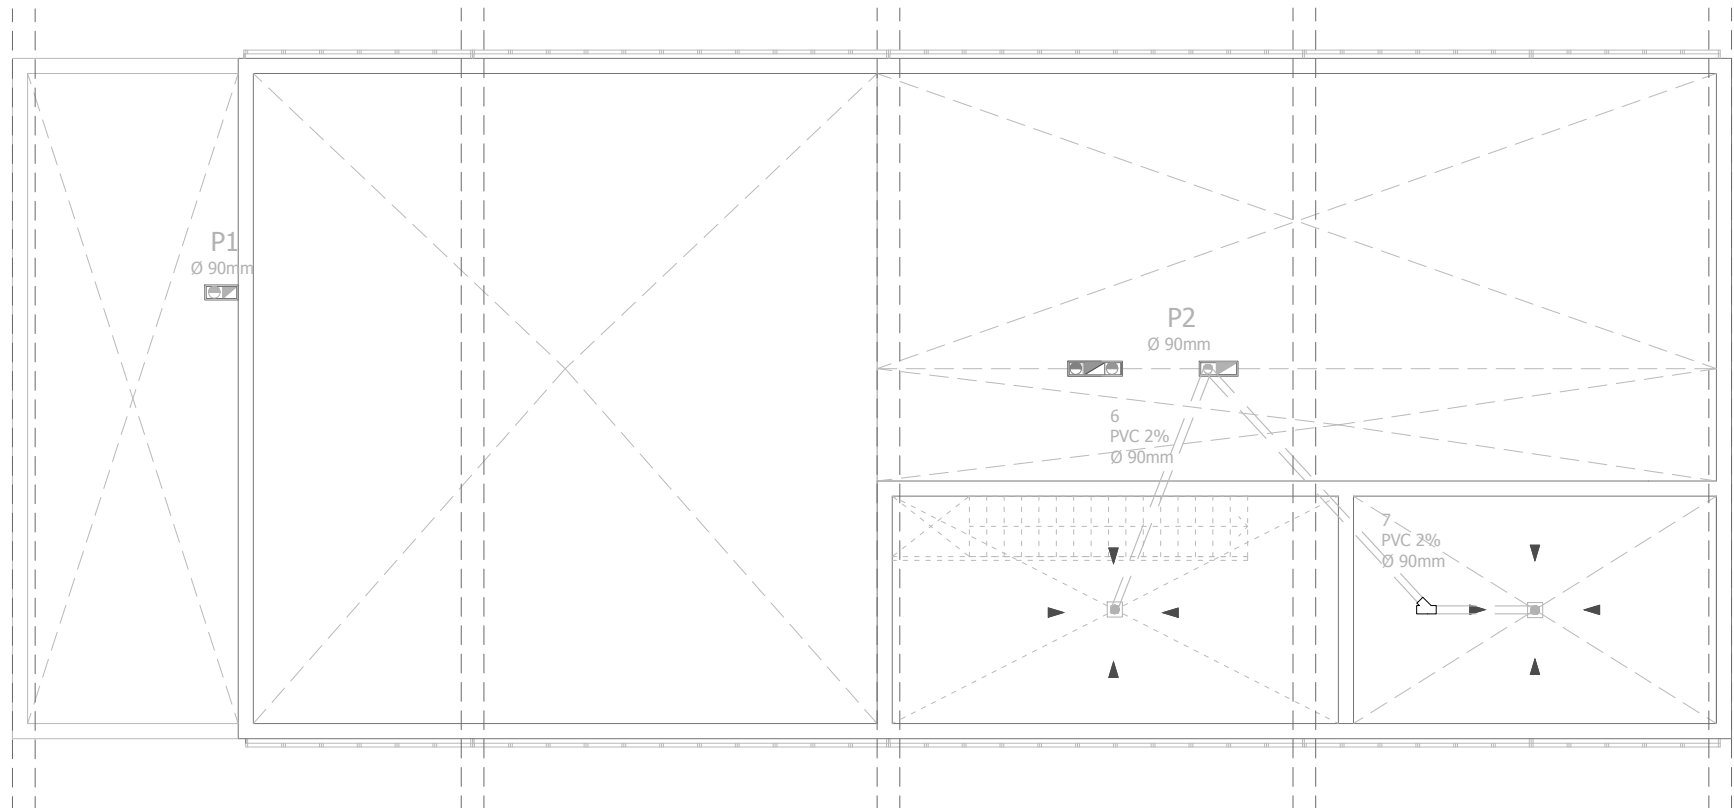


PLANTA DE CUBIERTA 2  
COTA +6M

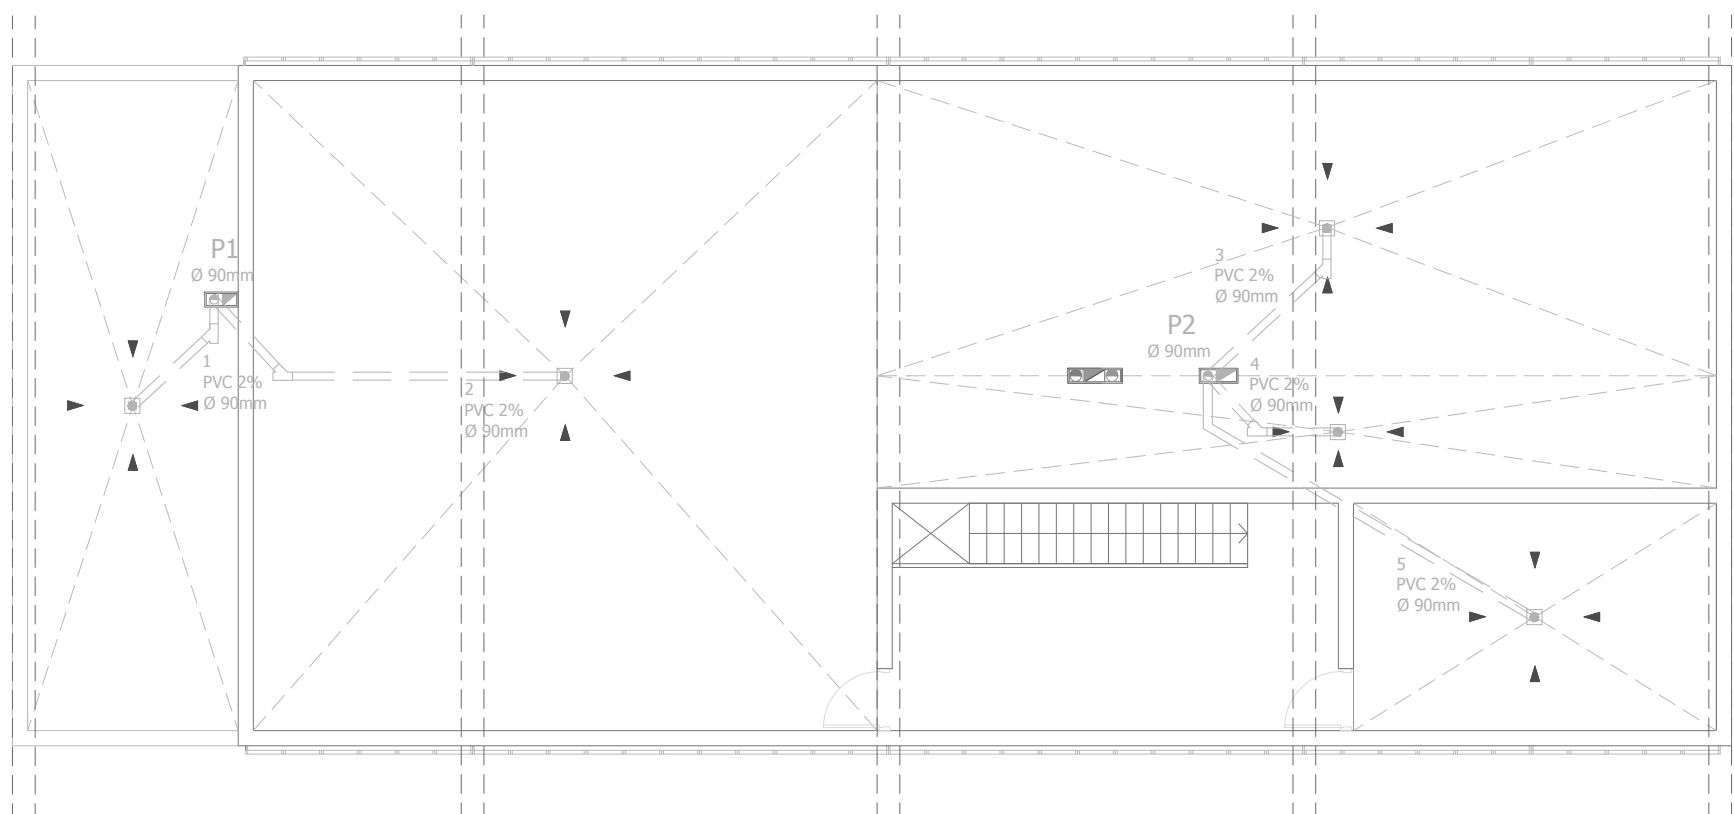

PLANTA DE CUBIERTA 1  
COTA + 3M

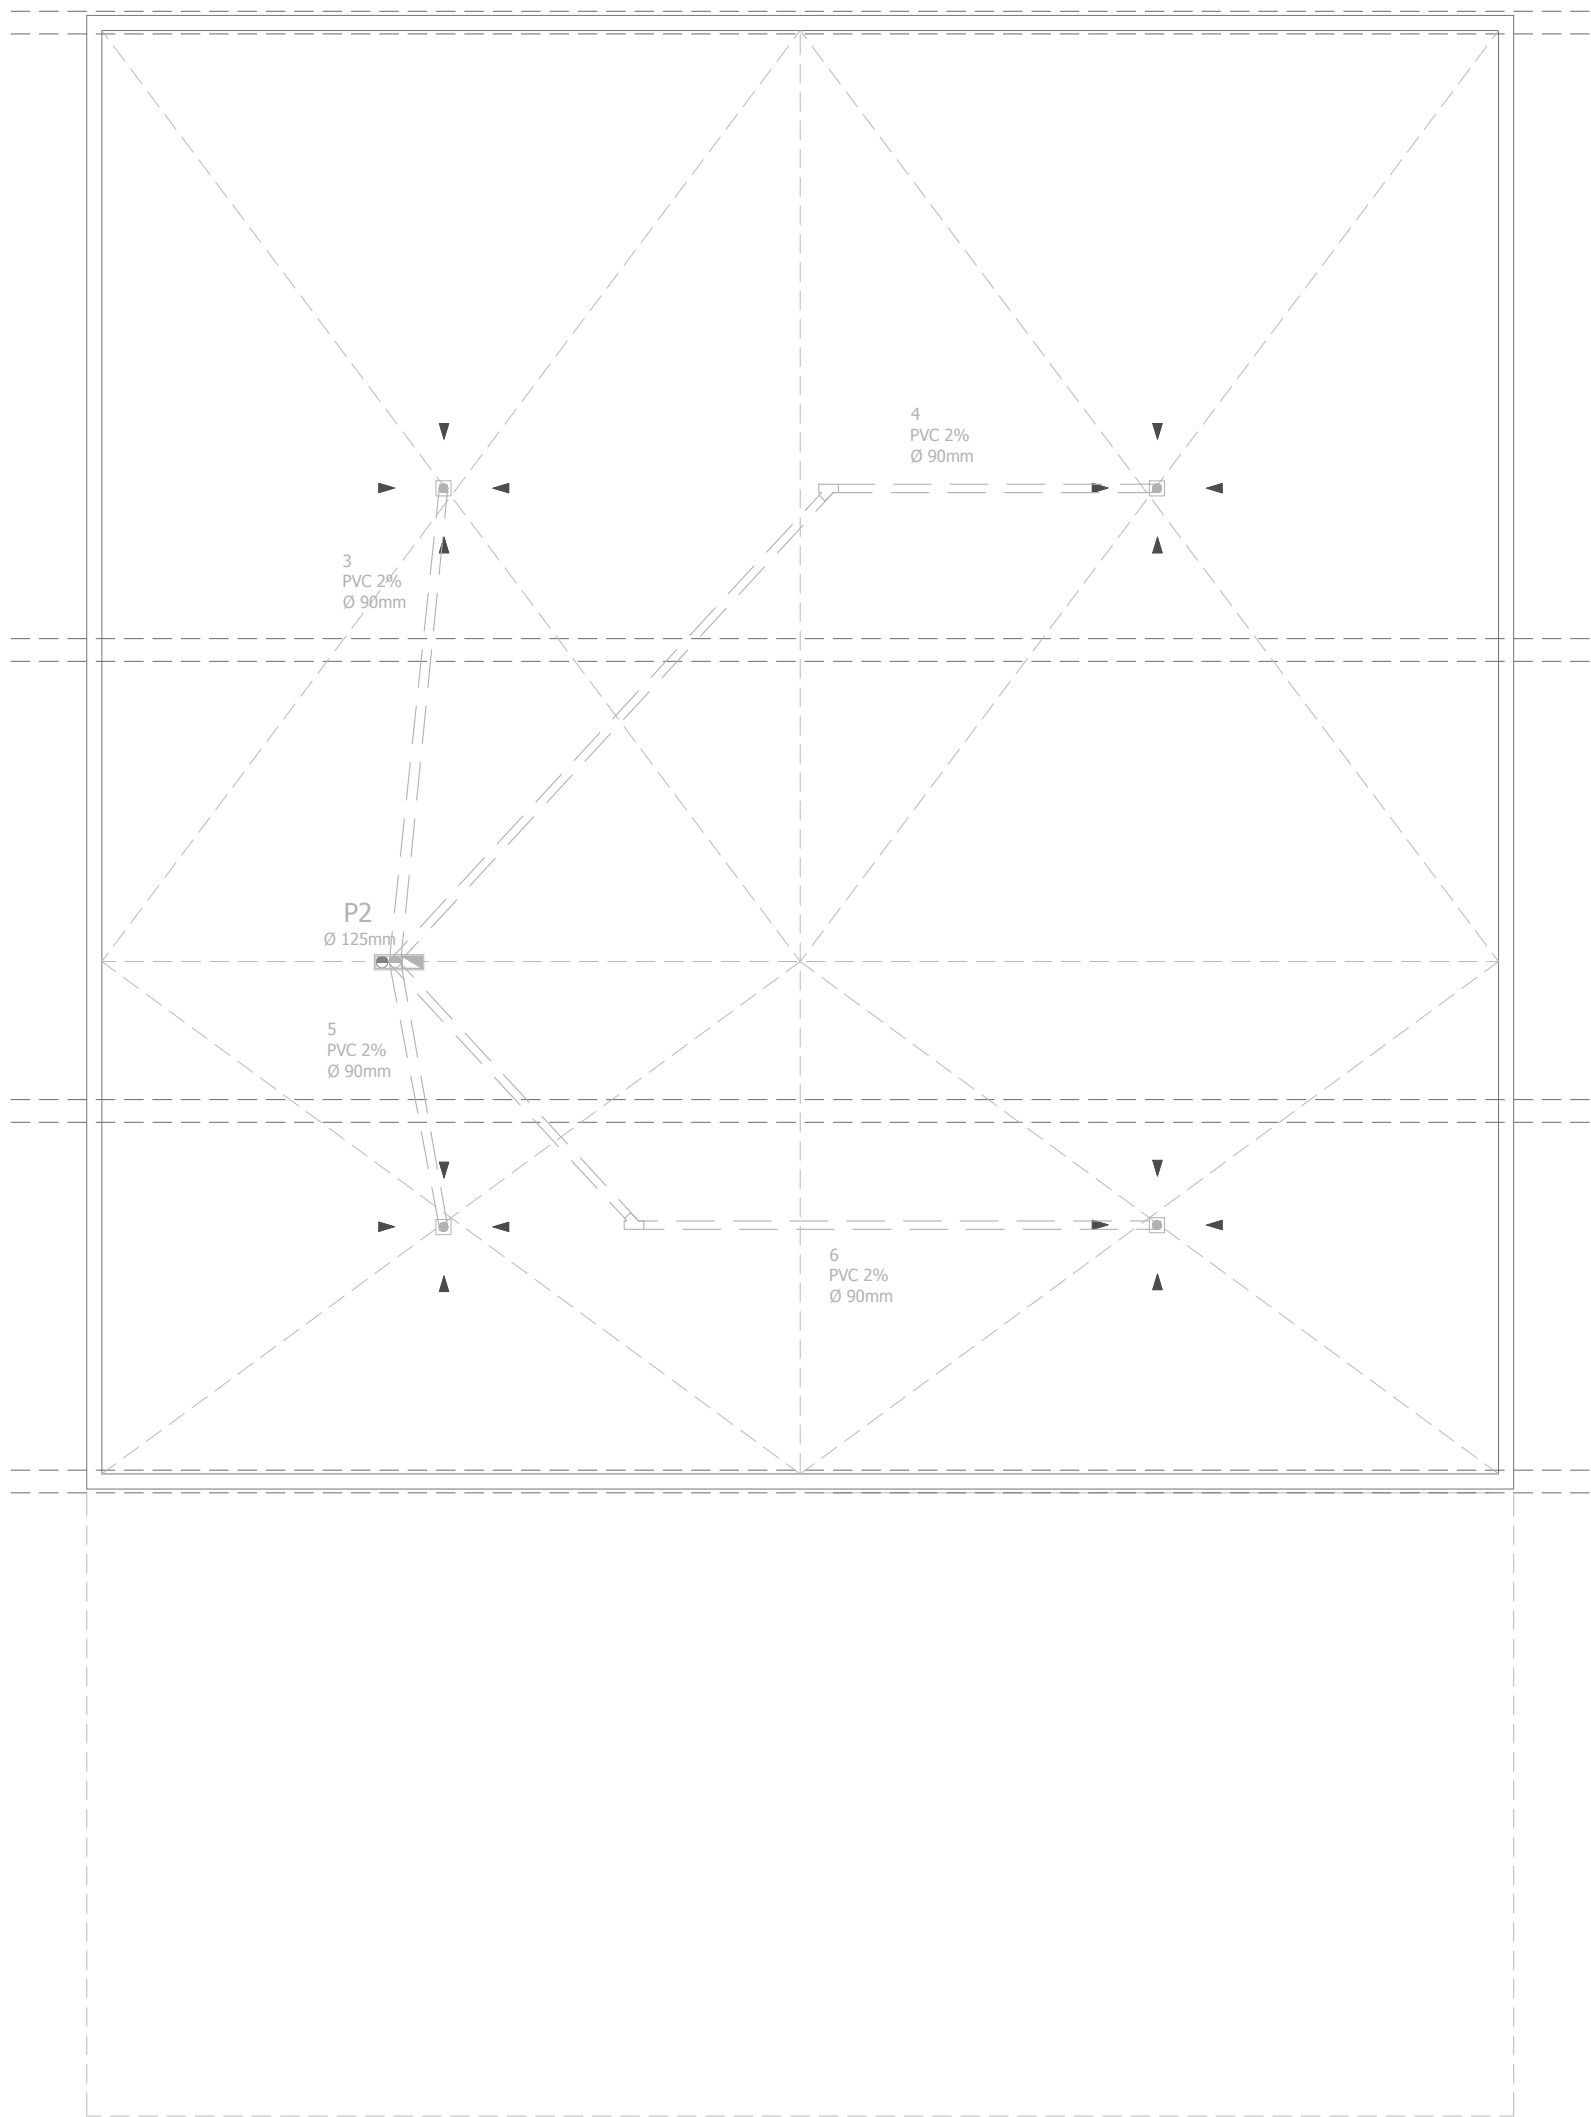


PLANTA DE CUBIERTA 1  
COTA + 3M

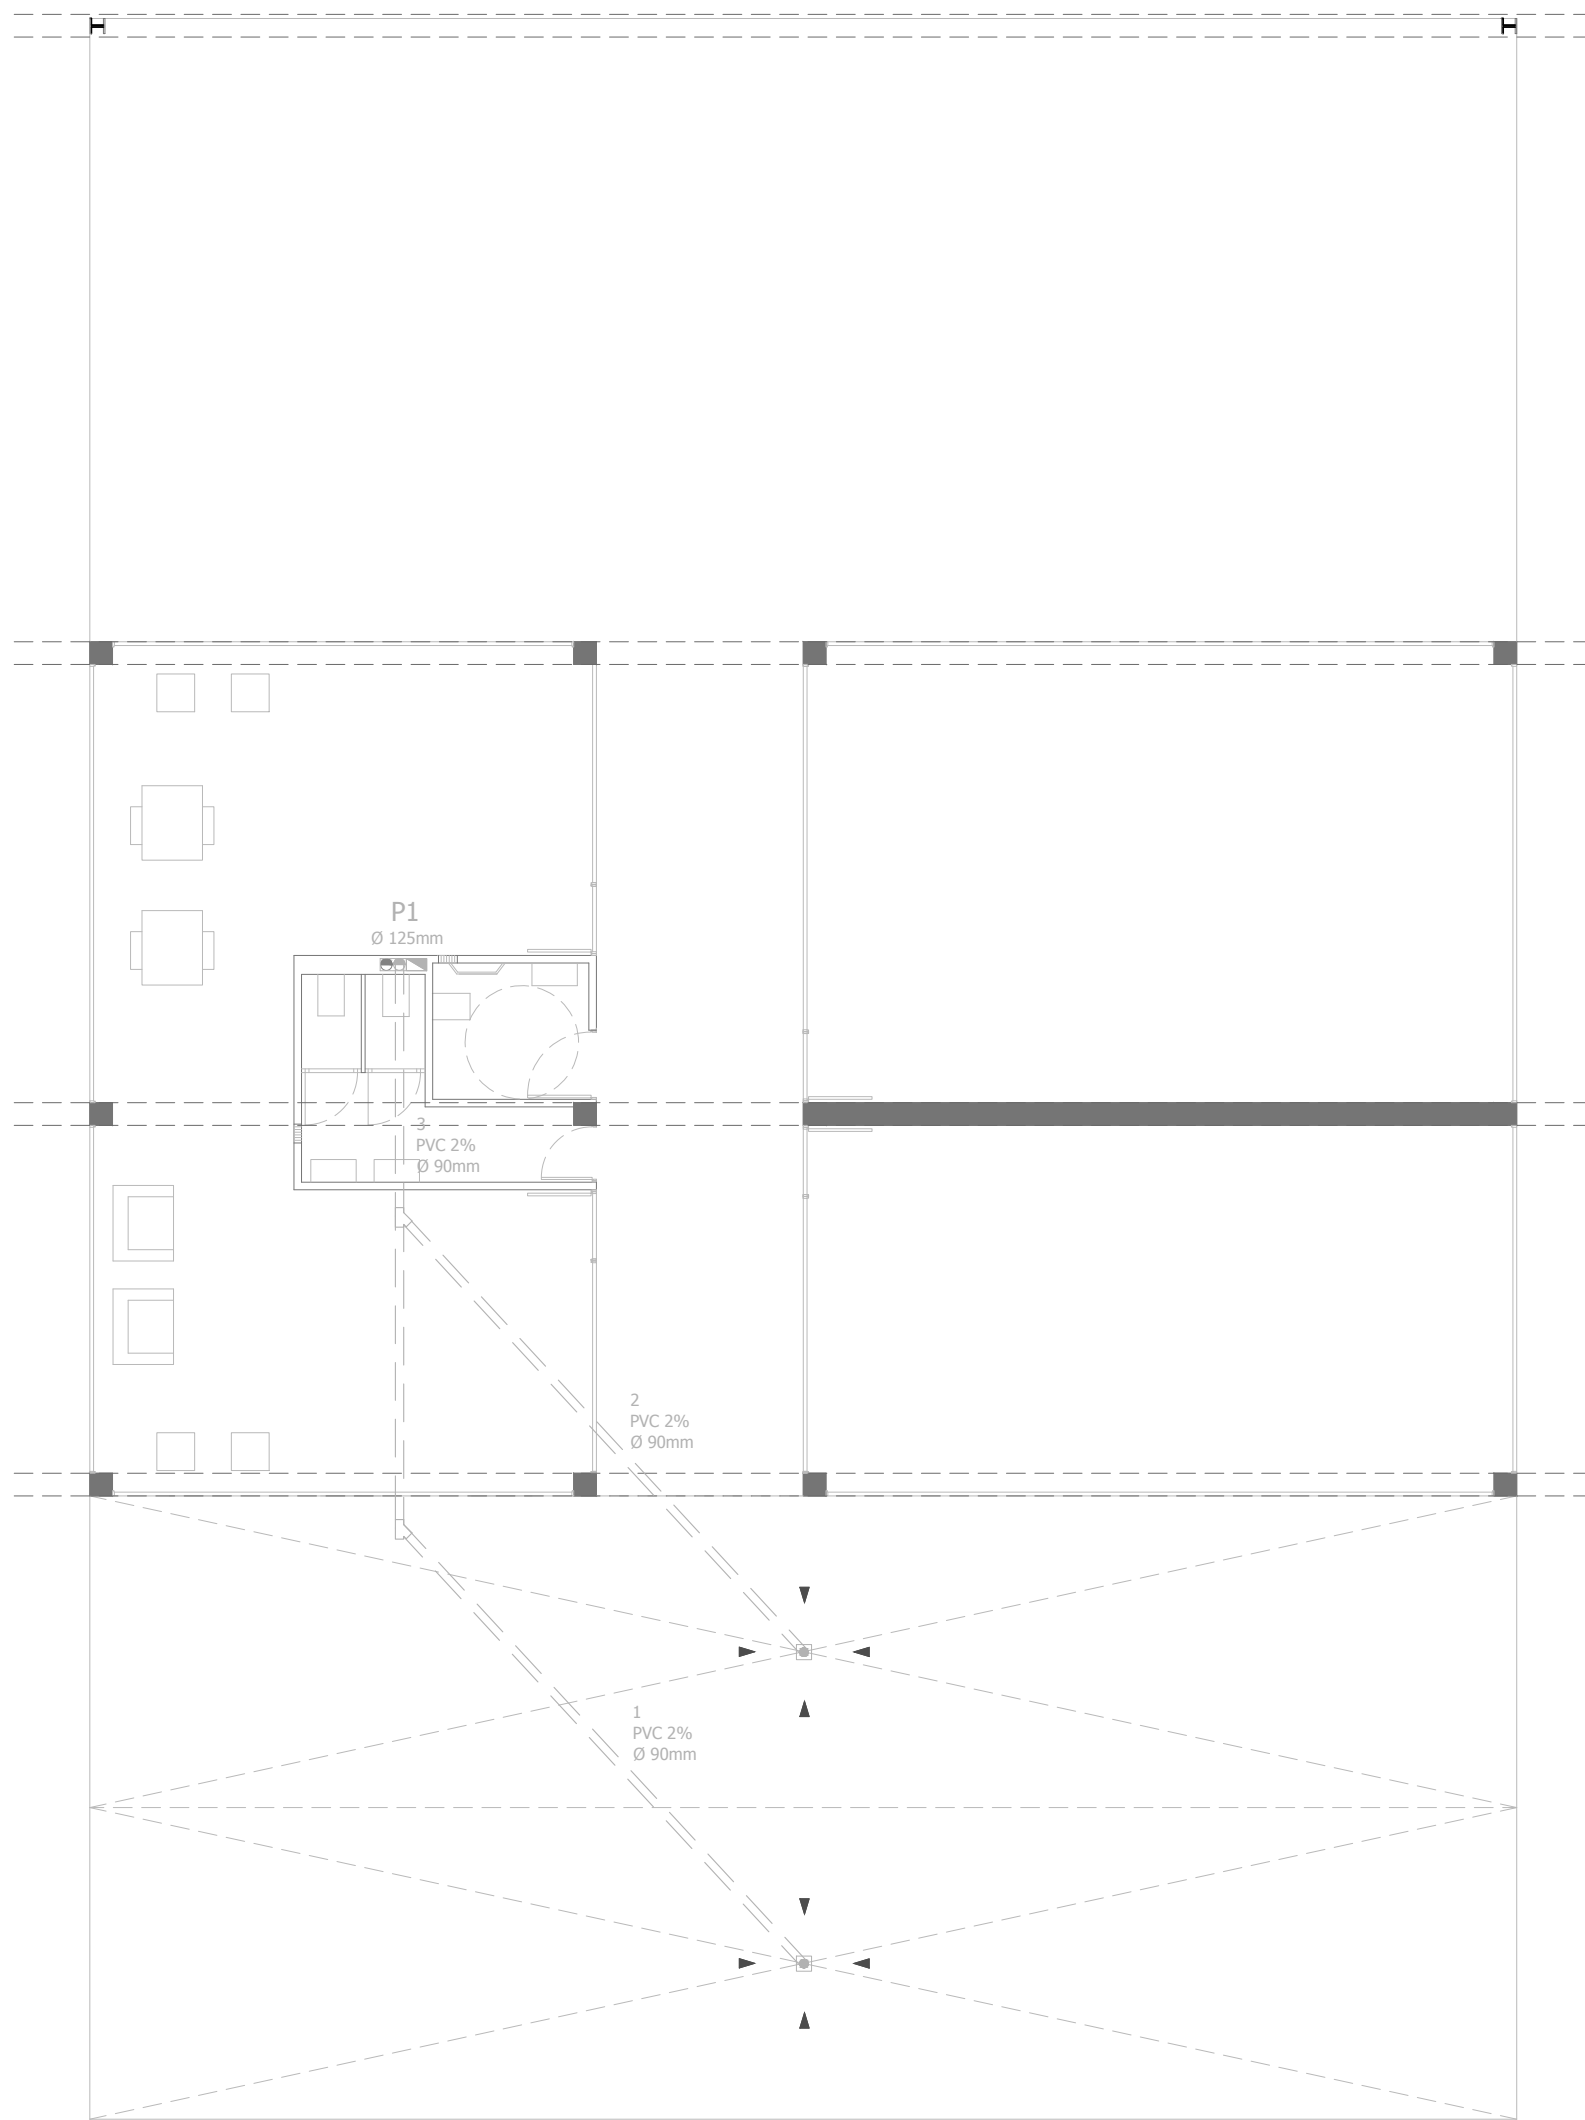


PLANTA BAJA


**5.3.3. PLUVIALES**  
**Zona Común (II)**  
 Escala 1:100  
 Instalaciones de tratamiento y depuración de aguas residuales y grises.  
 Trabajo Final de Grado 2017/2018

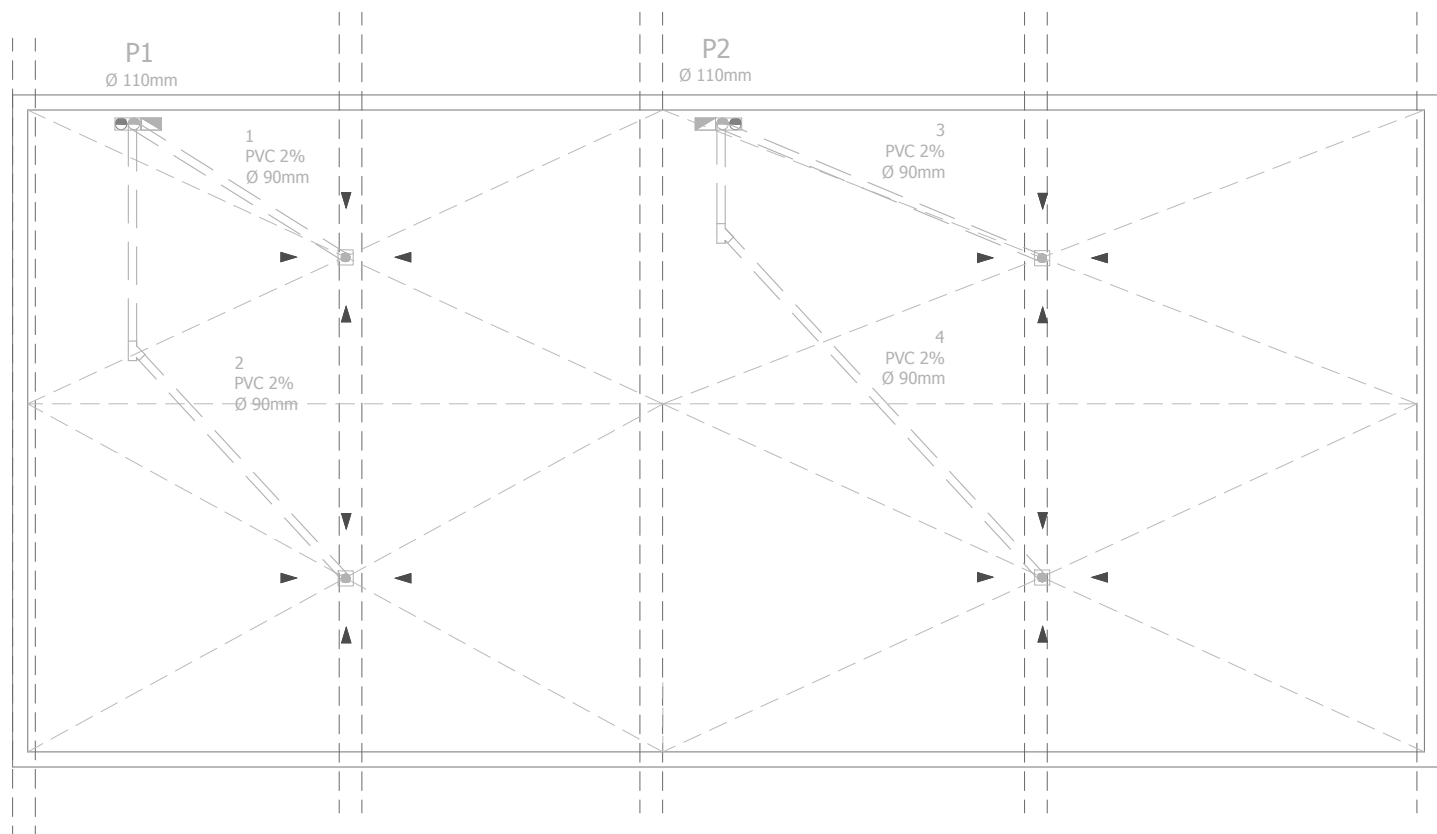


**5.3.4. PLUVIALES**  
**Mantenimiento**  
 Escala 1:100  
 Instalaciones de tratamiento y depuración de aguas residuales y grises.  
 Trabajo Final de Grado 2017/2018

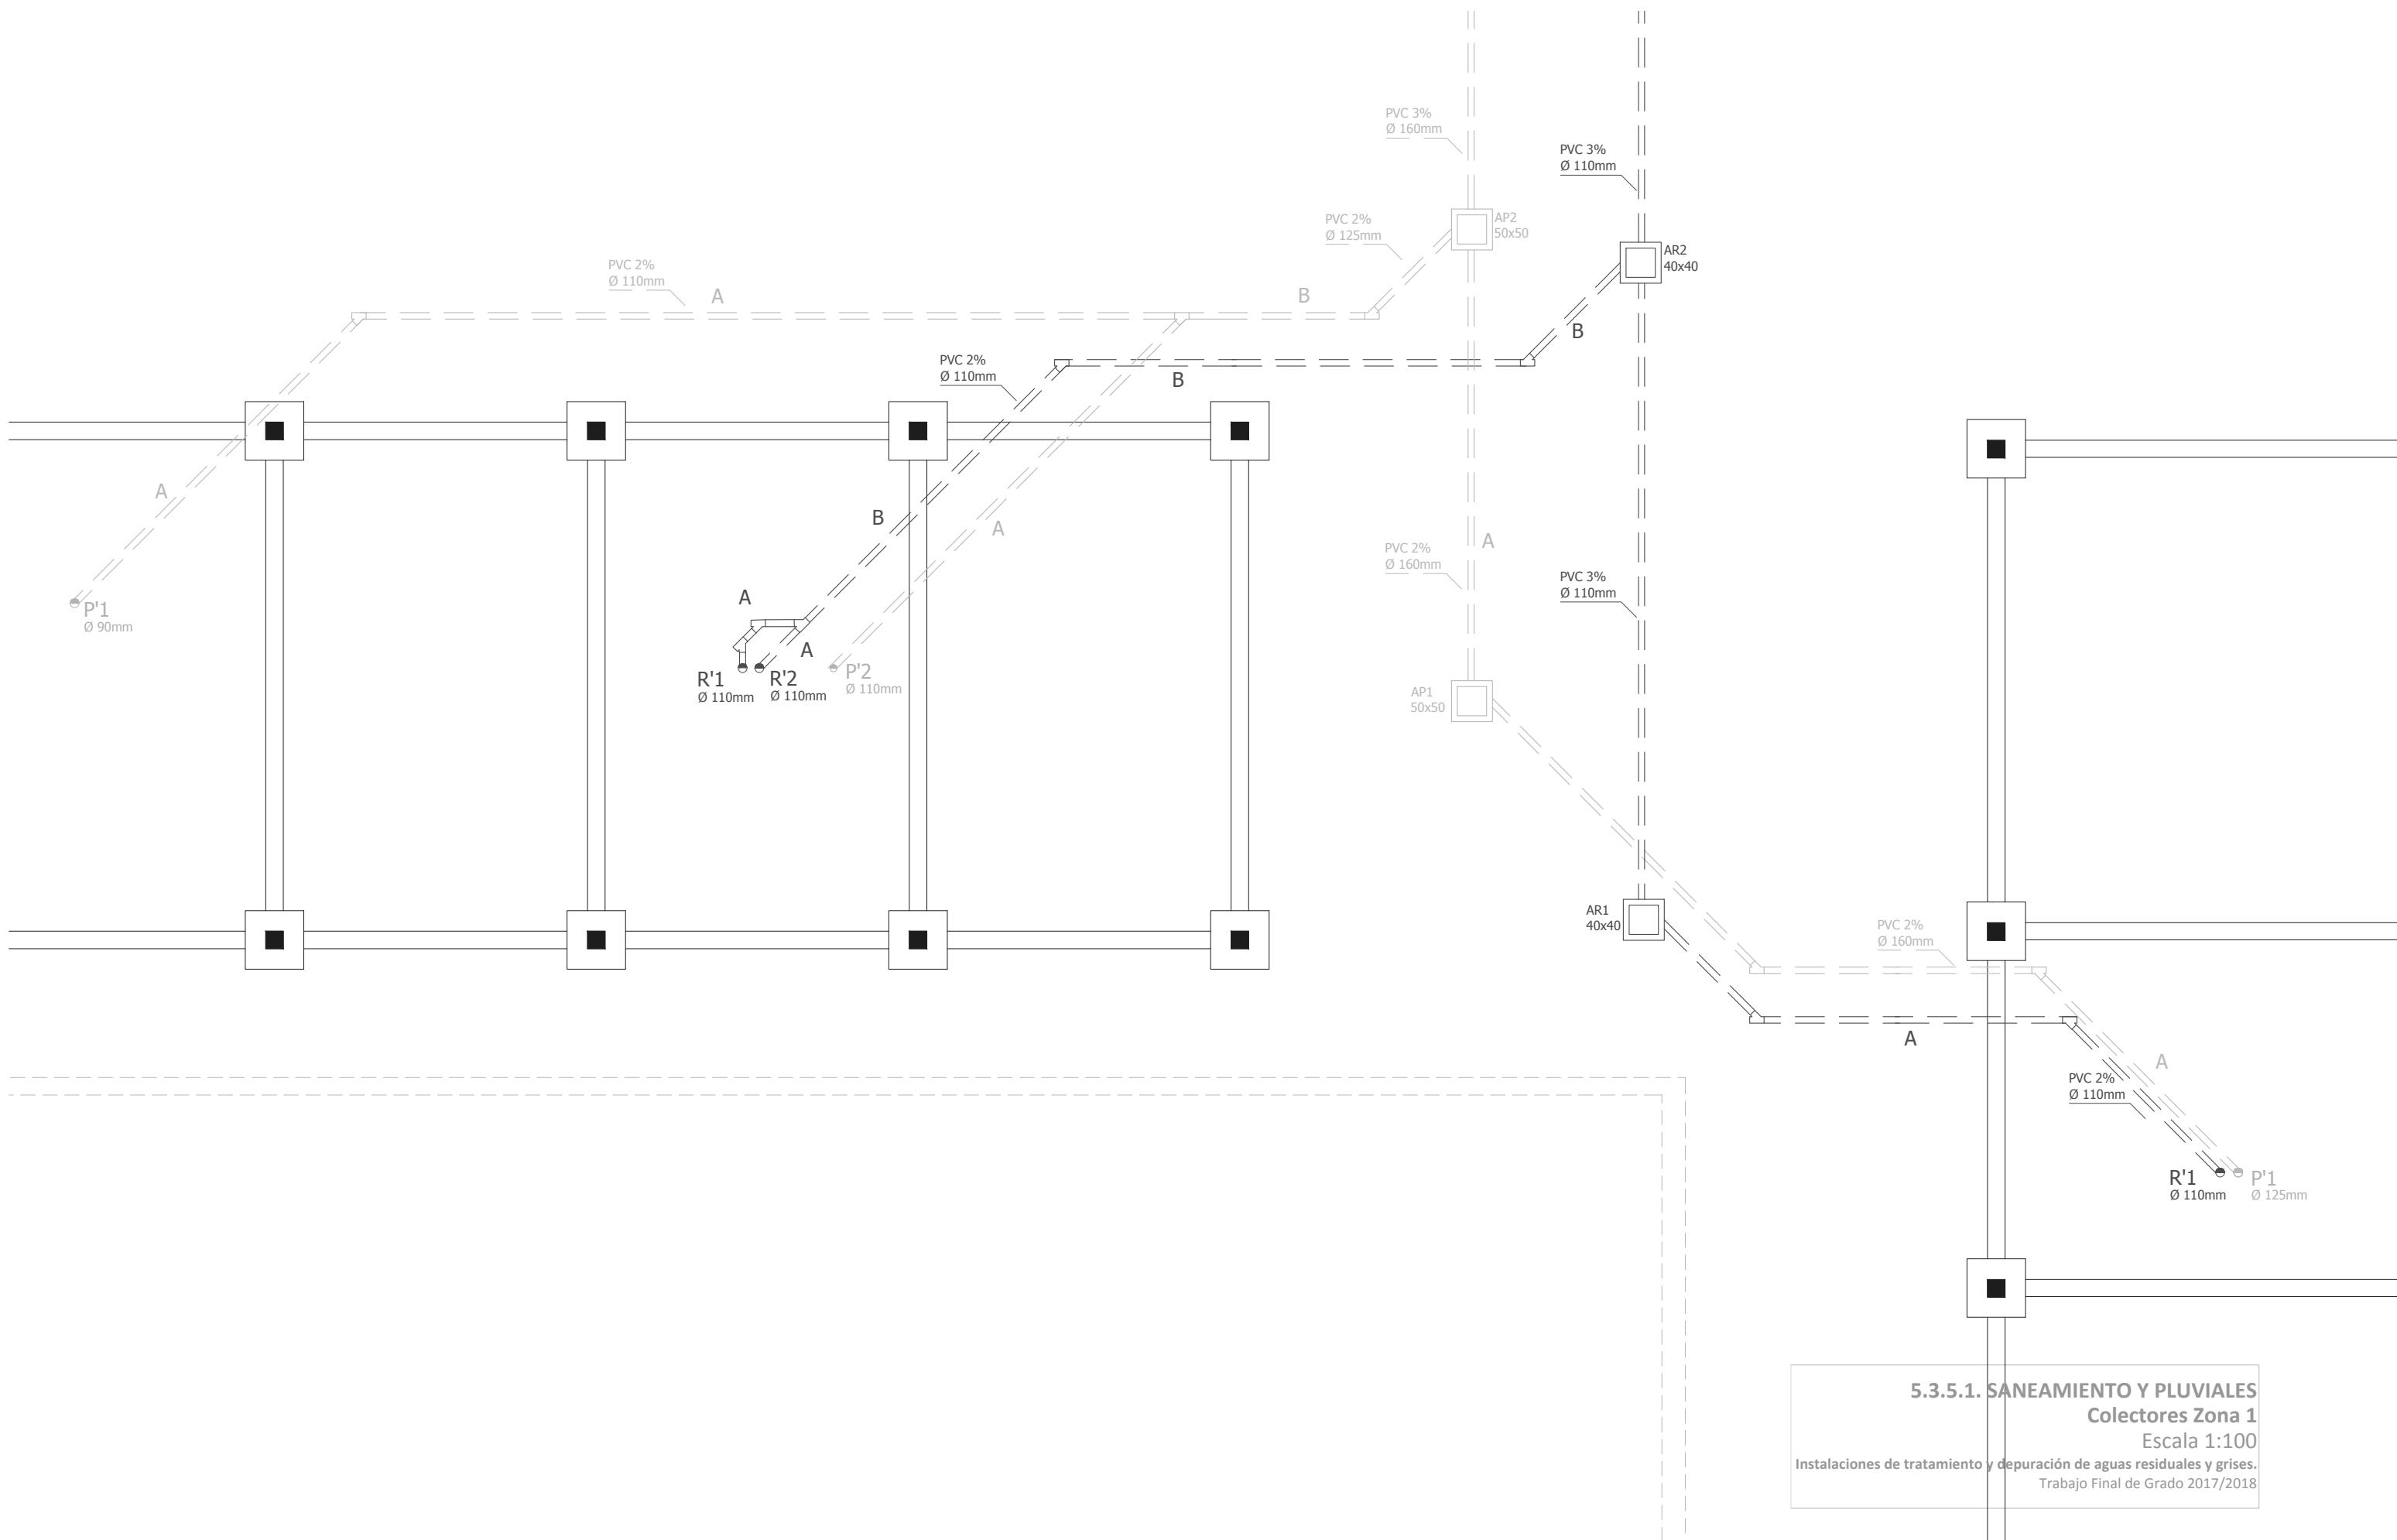

**5.3.5.1. SANEAMIENTO Y PLUVIALES**  
**Colectores Zona 1**  
 Escala 1:100  
 Instalaciones de tratamiento y depuración de aguas residuales y grises.  
 Trabajo Final de Grado 2017/2018



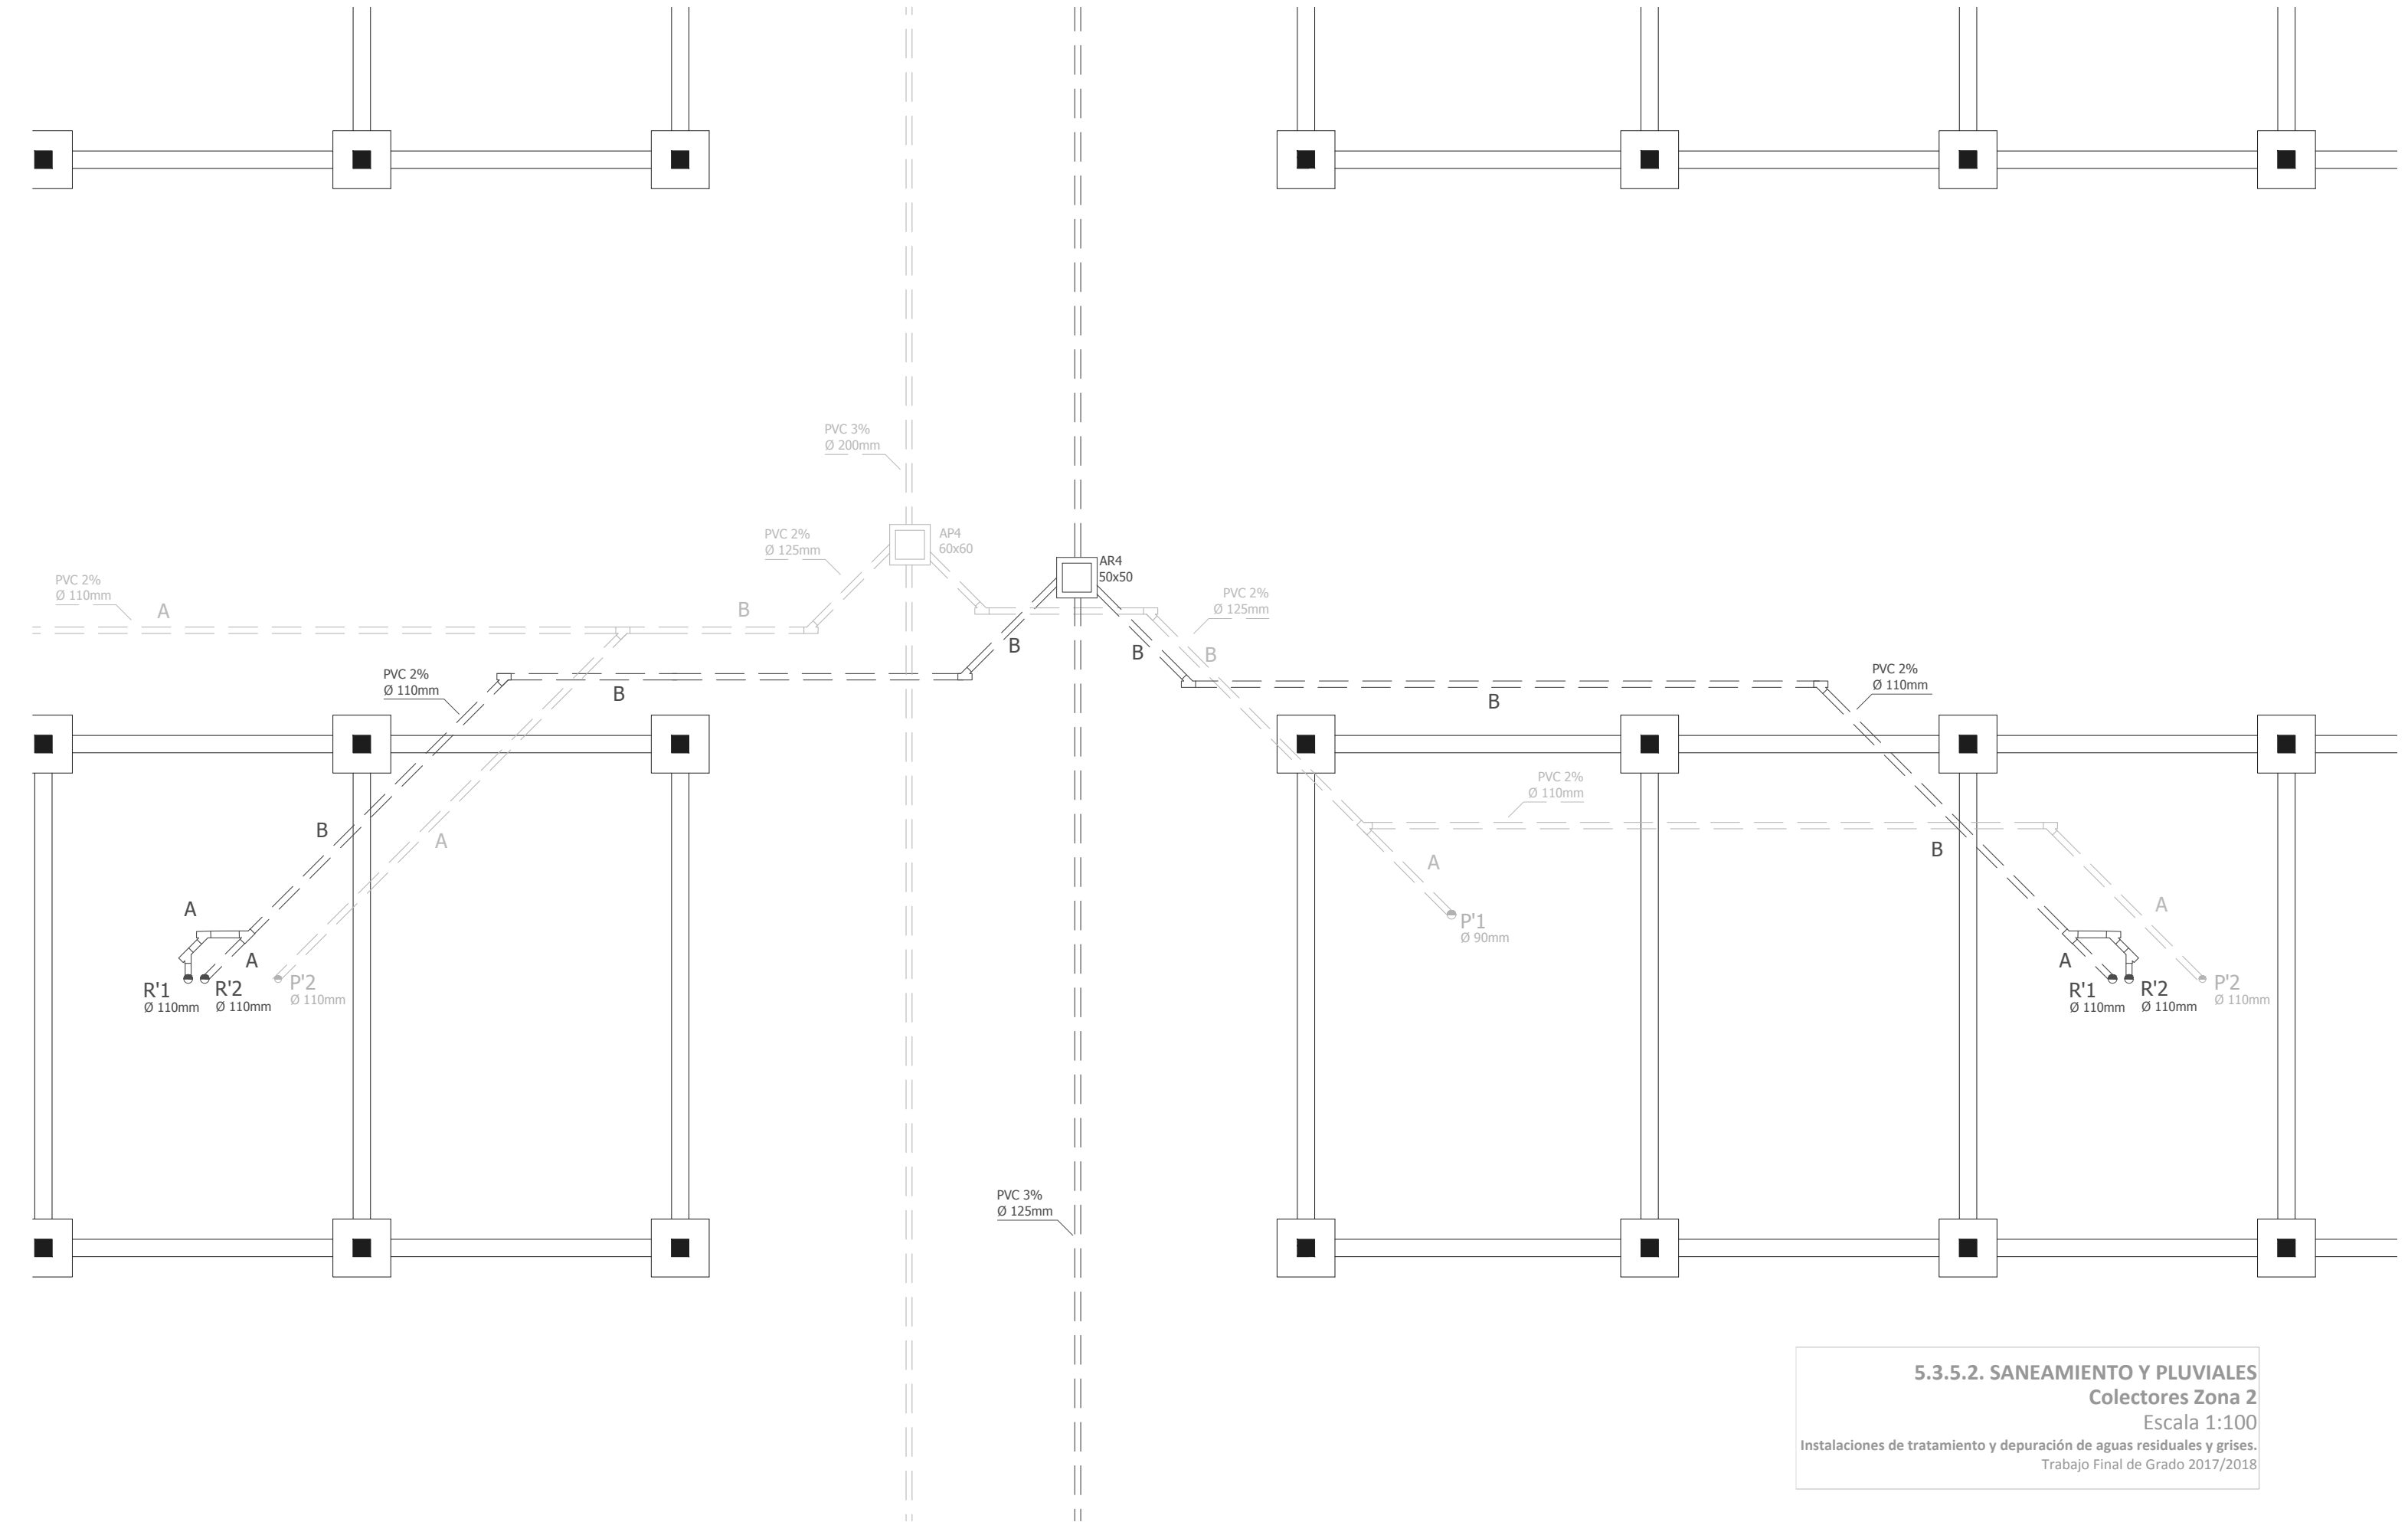



5.3.5.2. SANEAMIENTO Y PLUVIALES  
 Colectores Zona 2  
 Escala 1:100  
 Instalaciones de tratamiento y depuración de aguas residuales y grises.  
 Trabajo Final de Grado 2017/2018

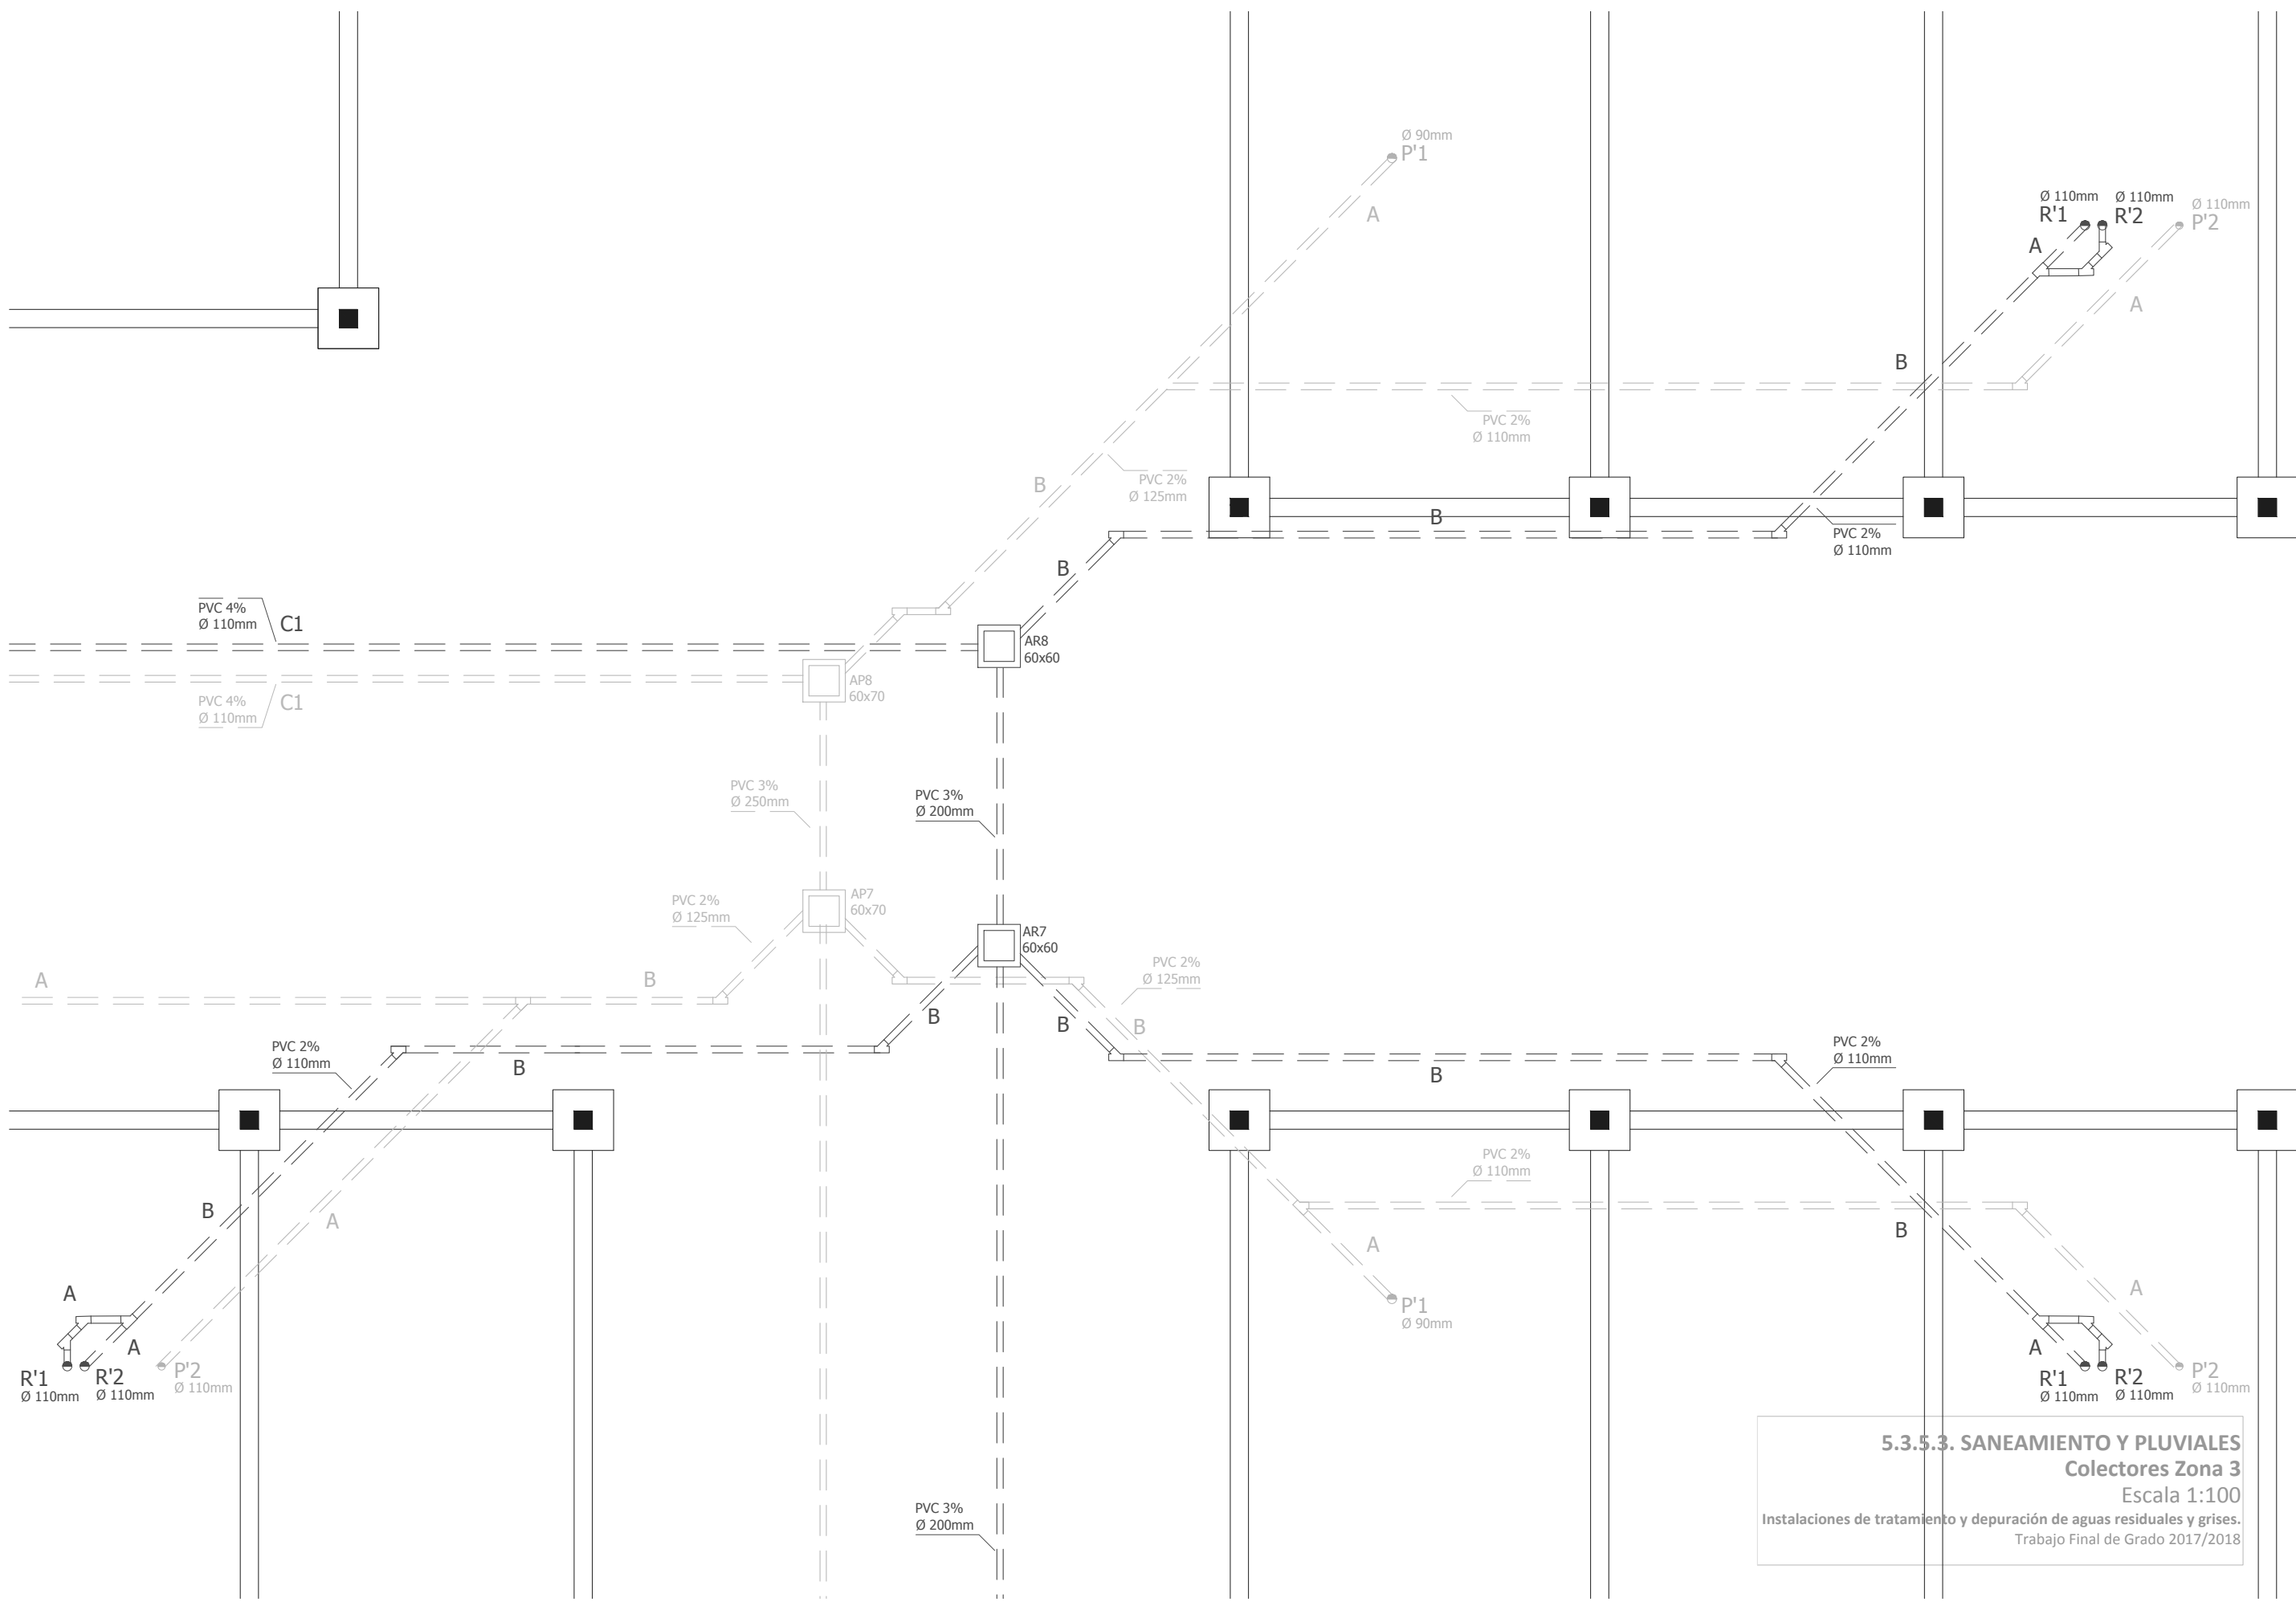



**5.3.5.3. SANEAMIENTO Y PLUVIALES**  
**Colectores Zona 3**  
 Escala 1:100  
 Instalaciones de tratamiento y depuración de aguas residuales y grises.  
 Trabajo Final de Grado 2017/2018



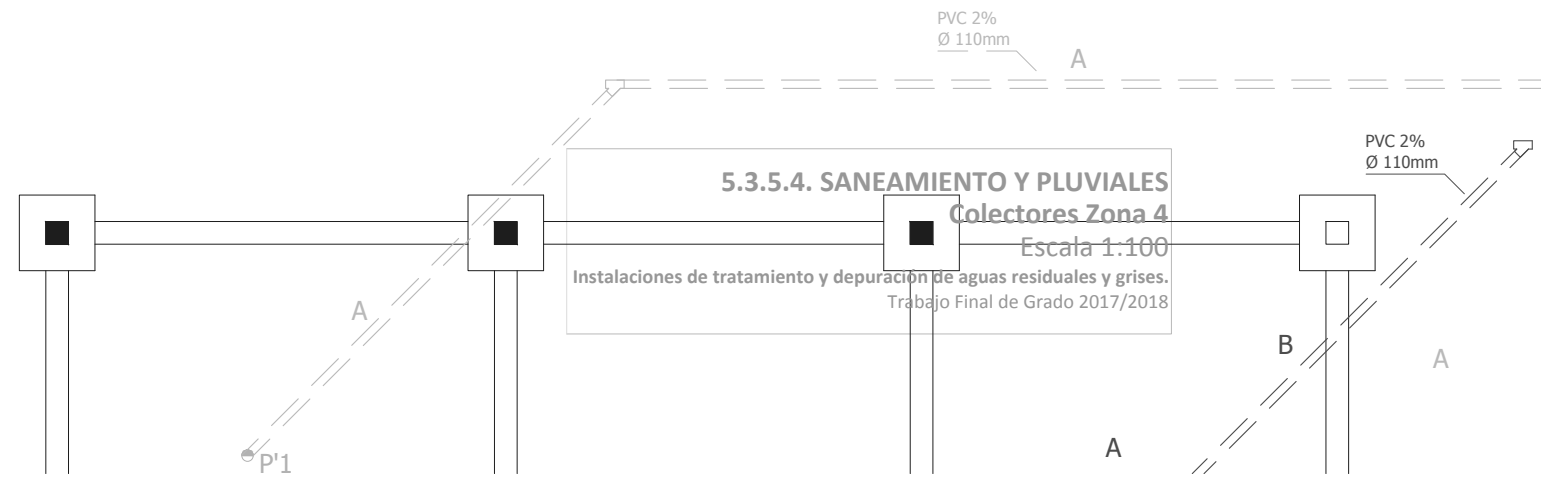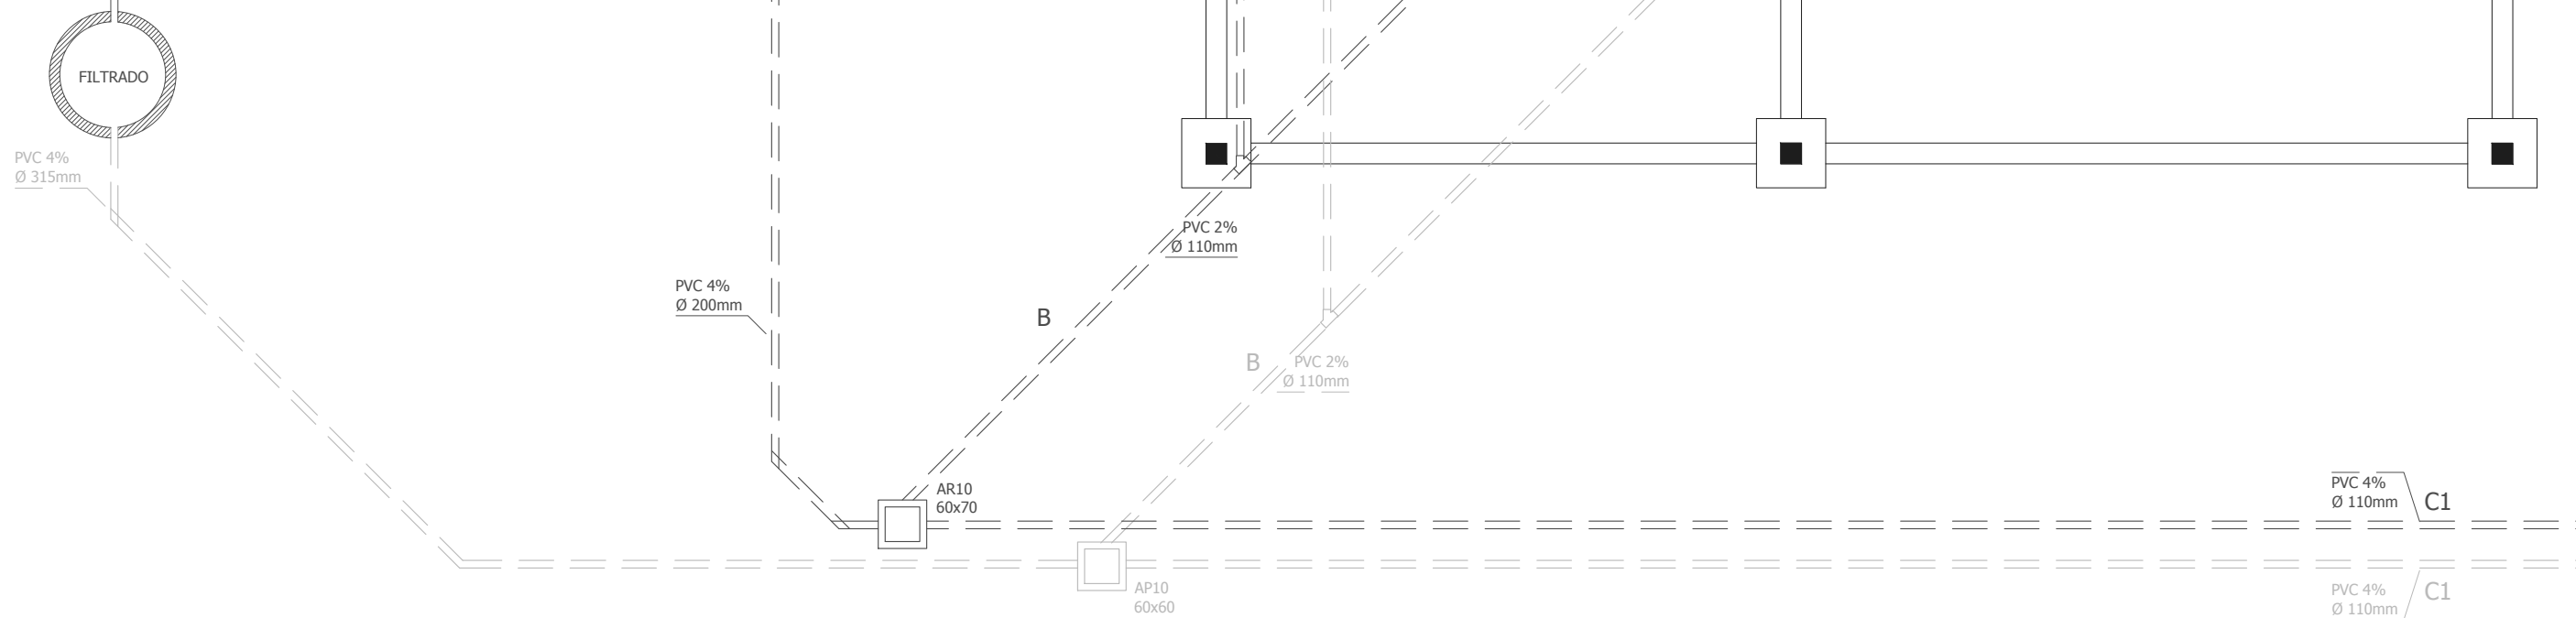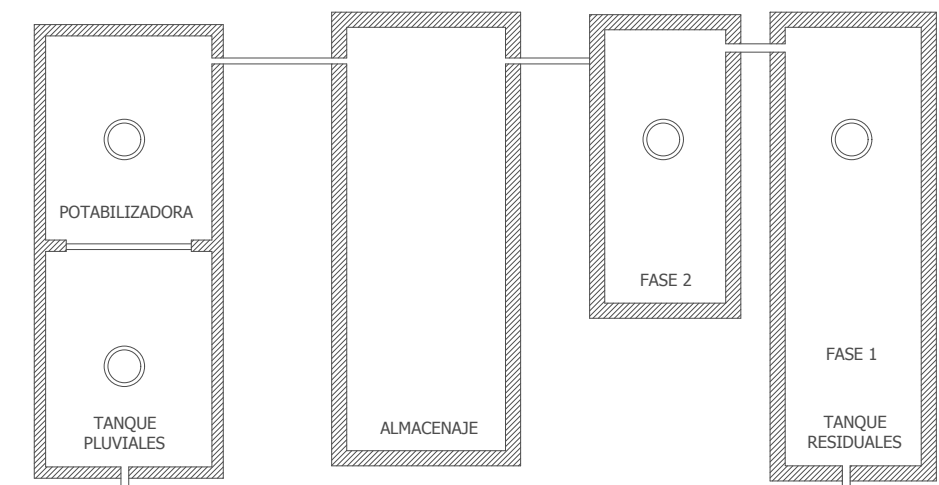

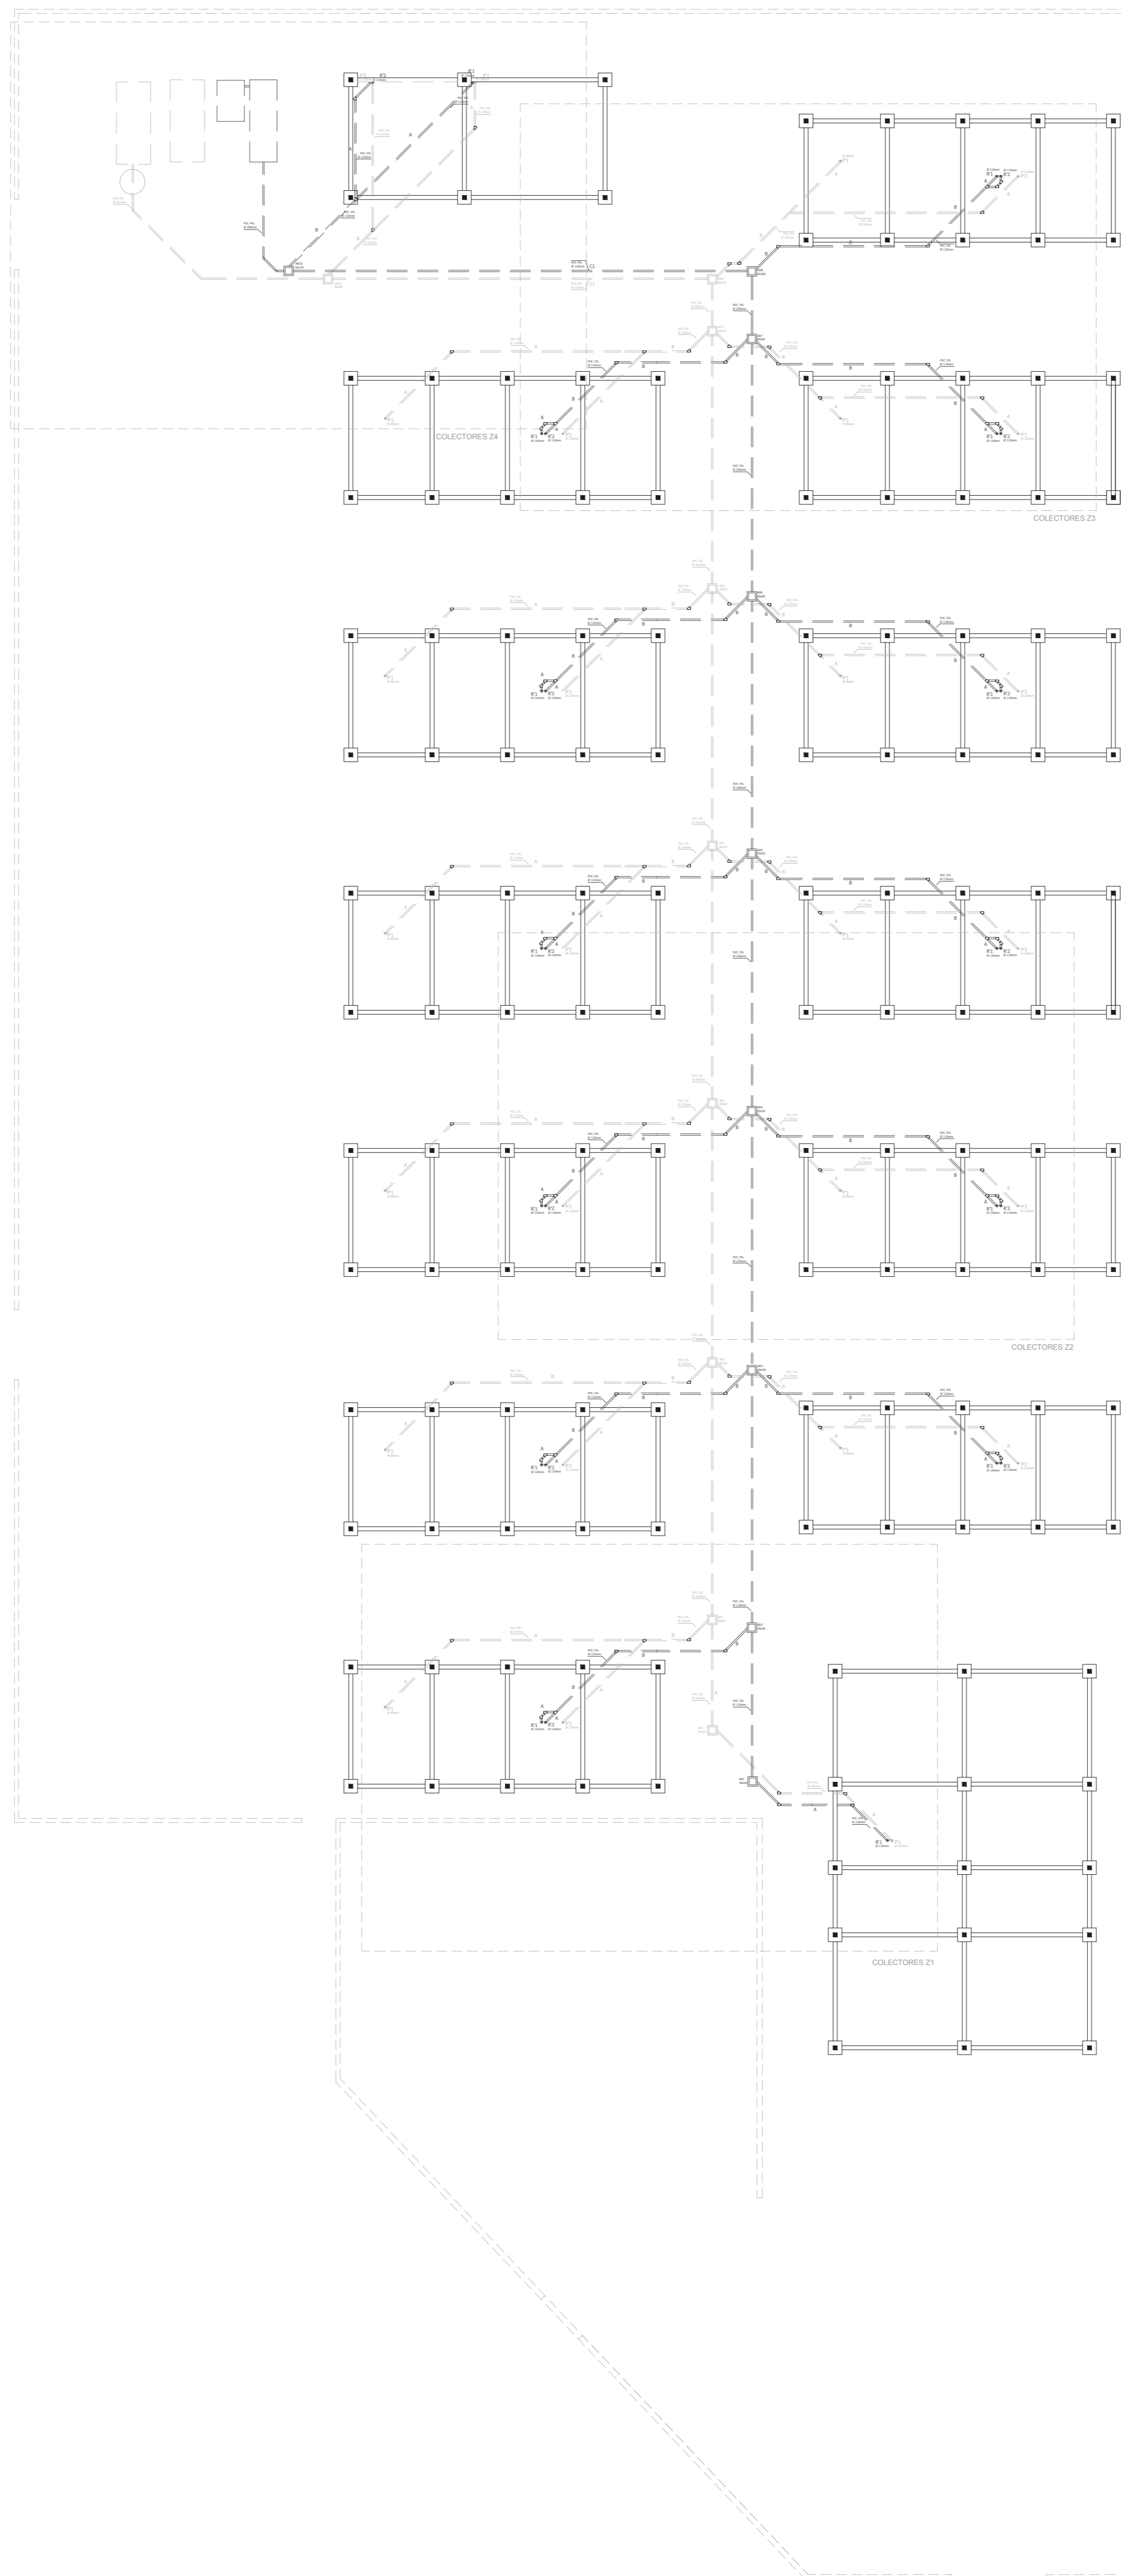


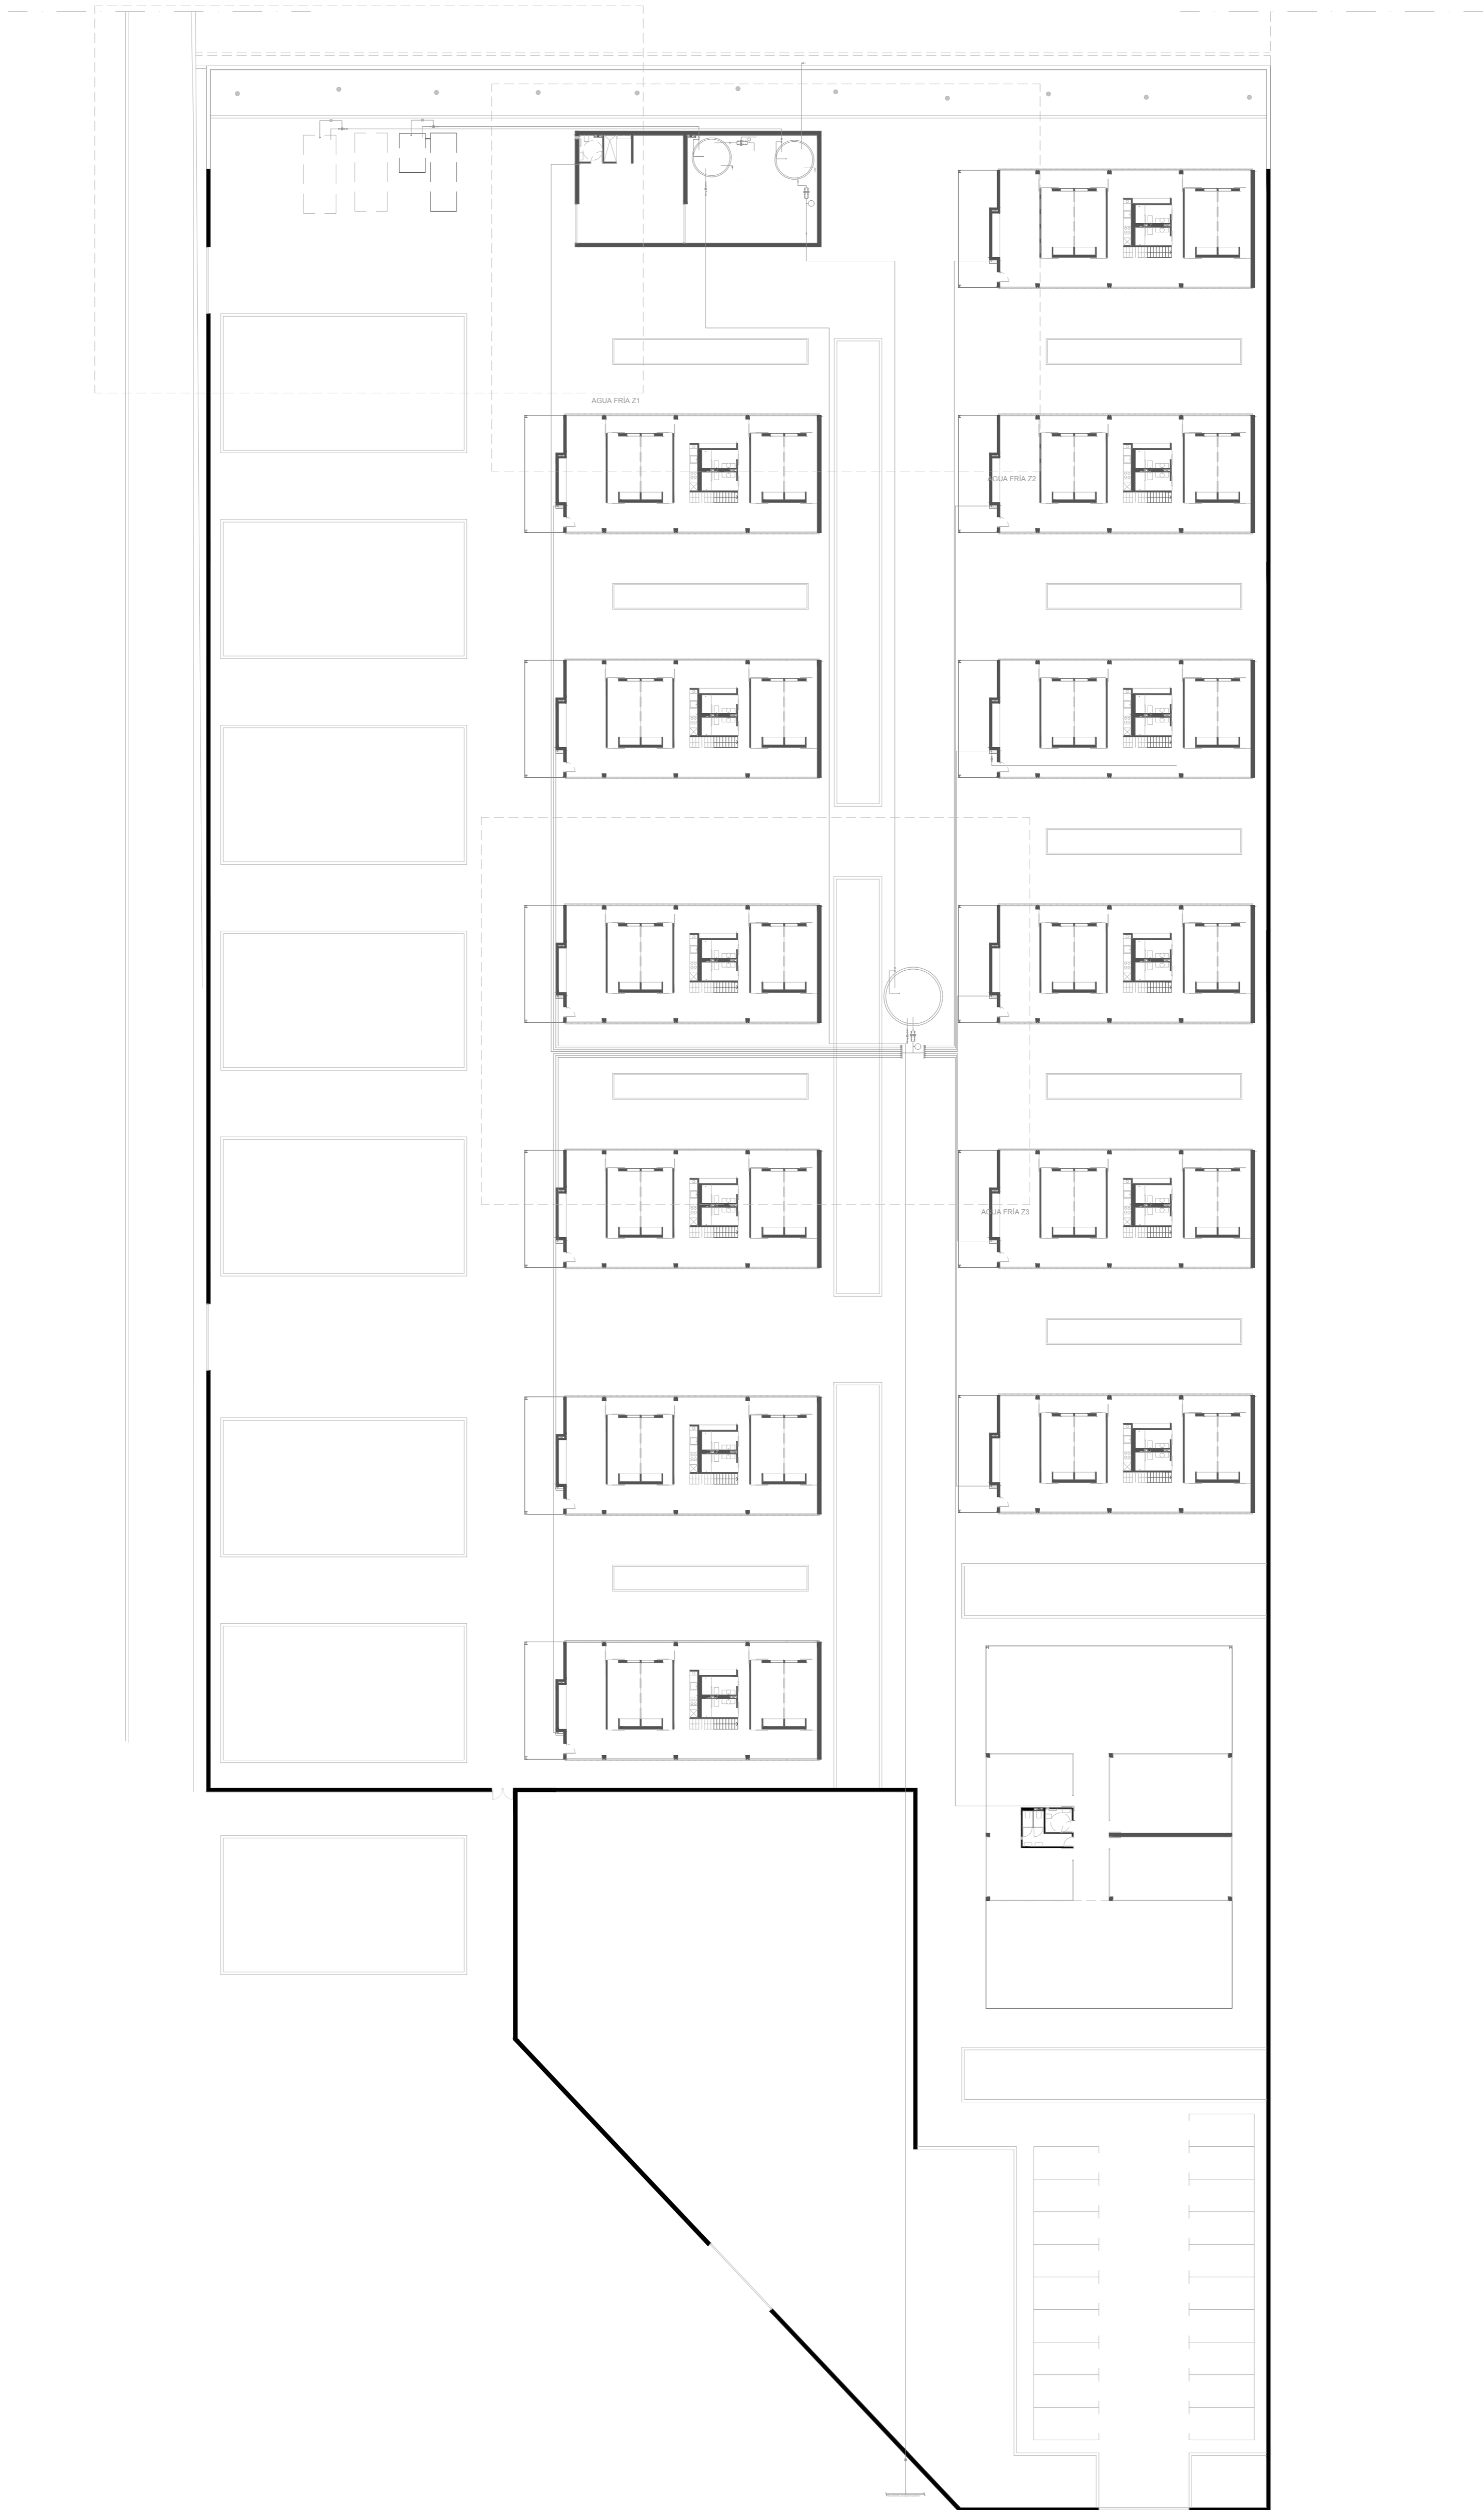


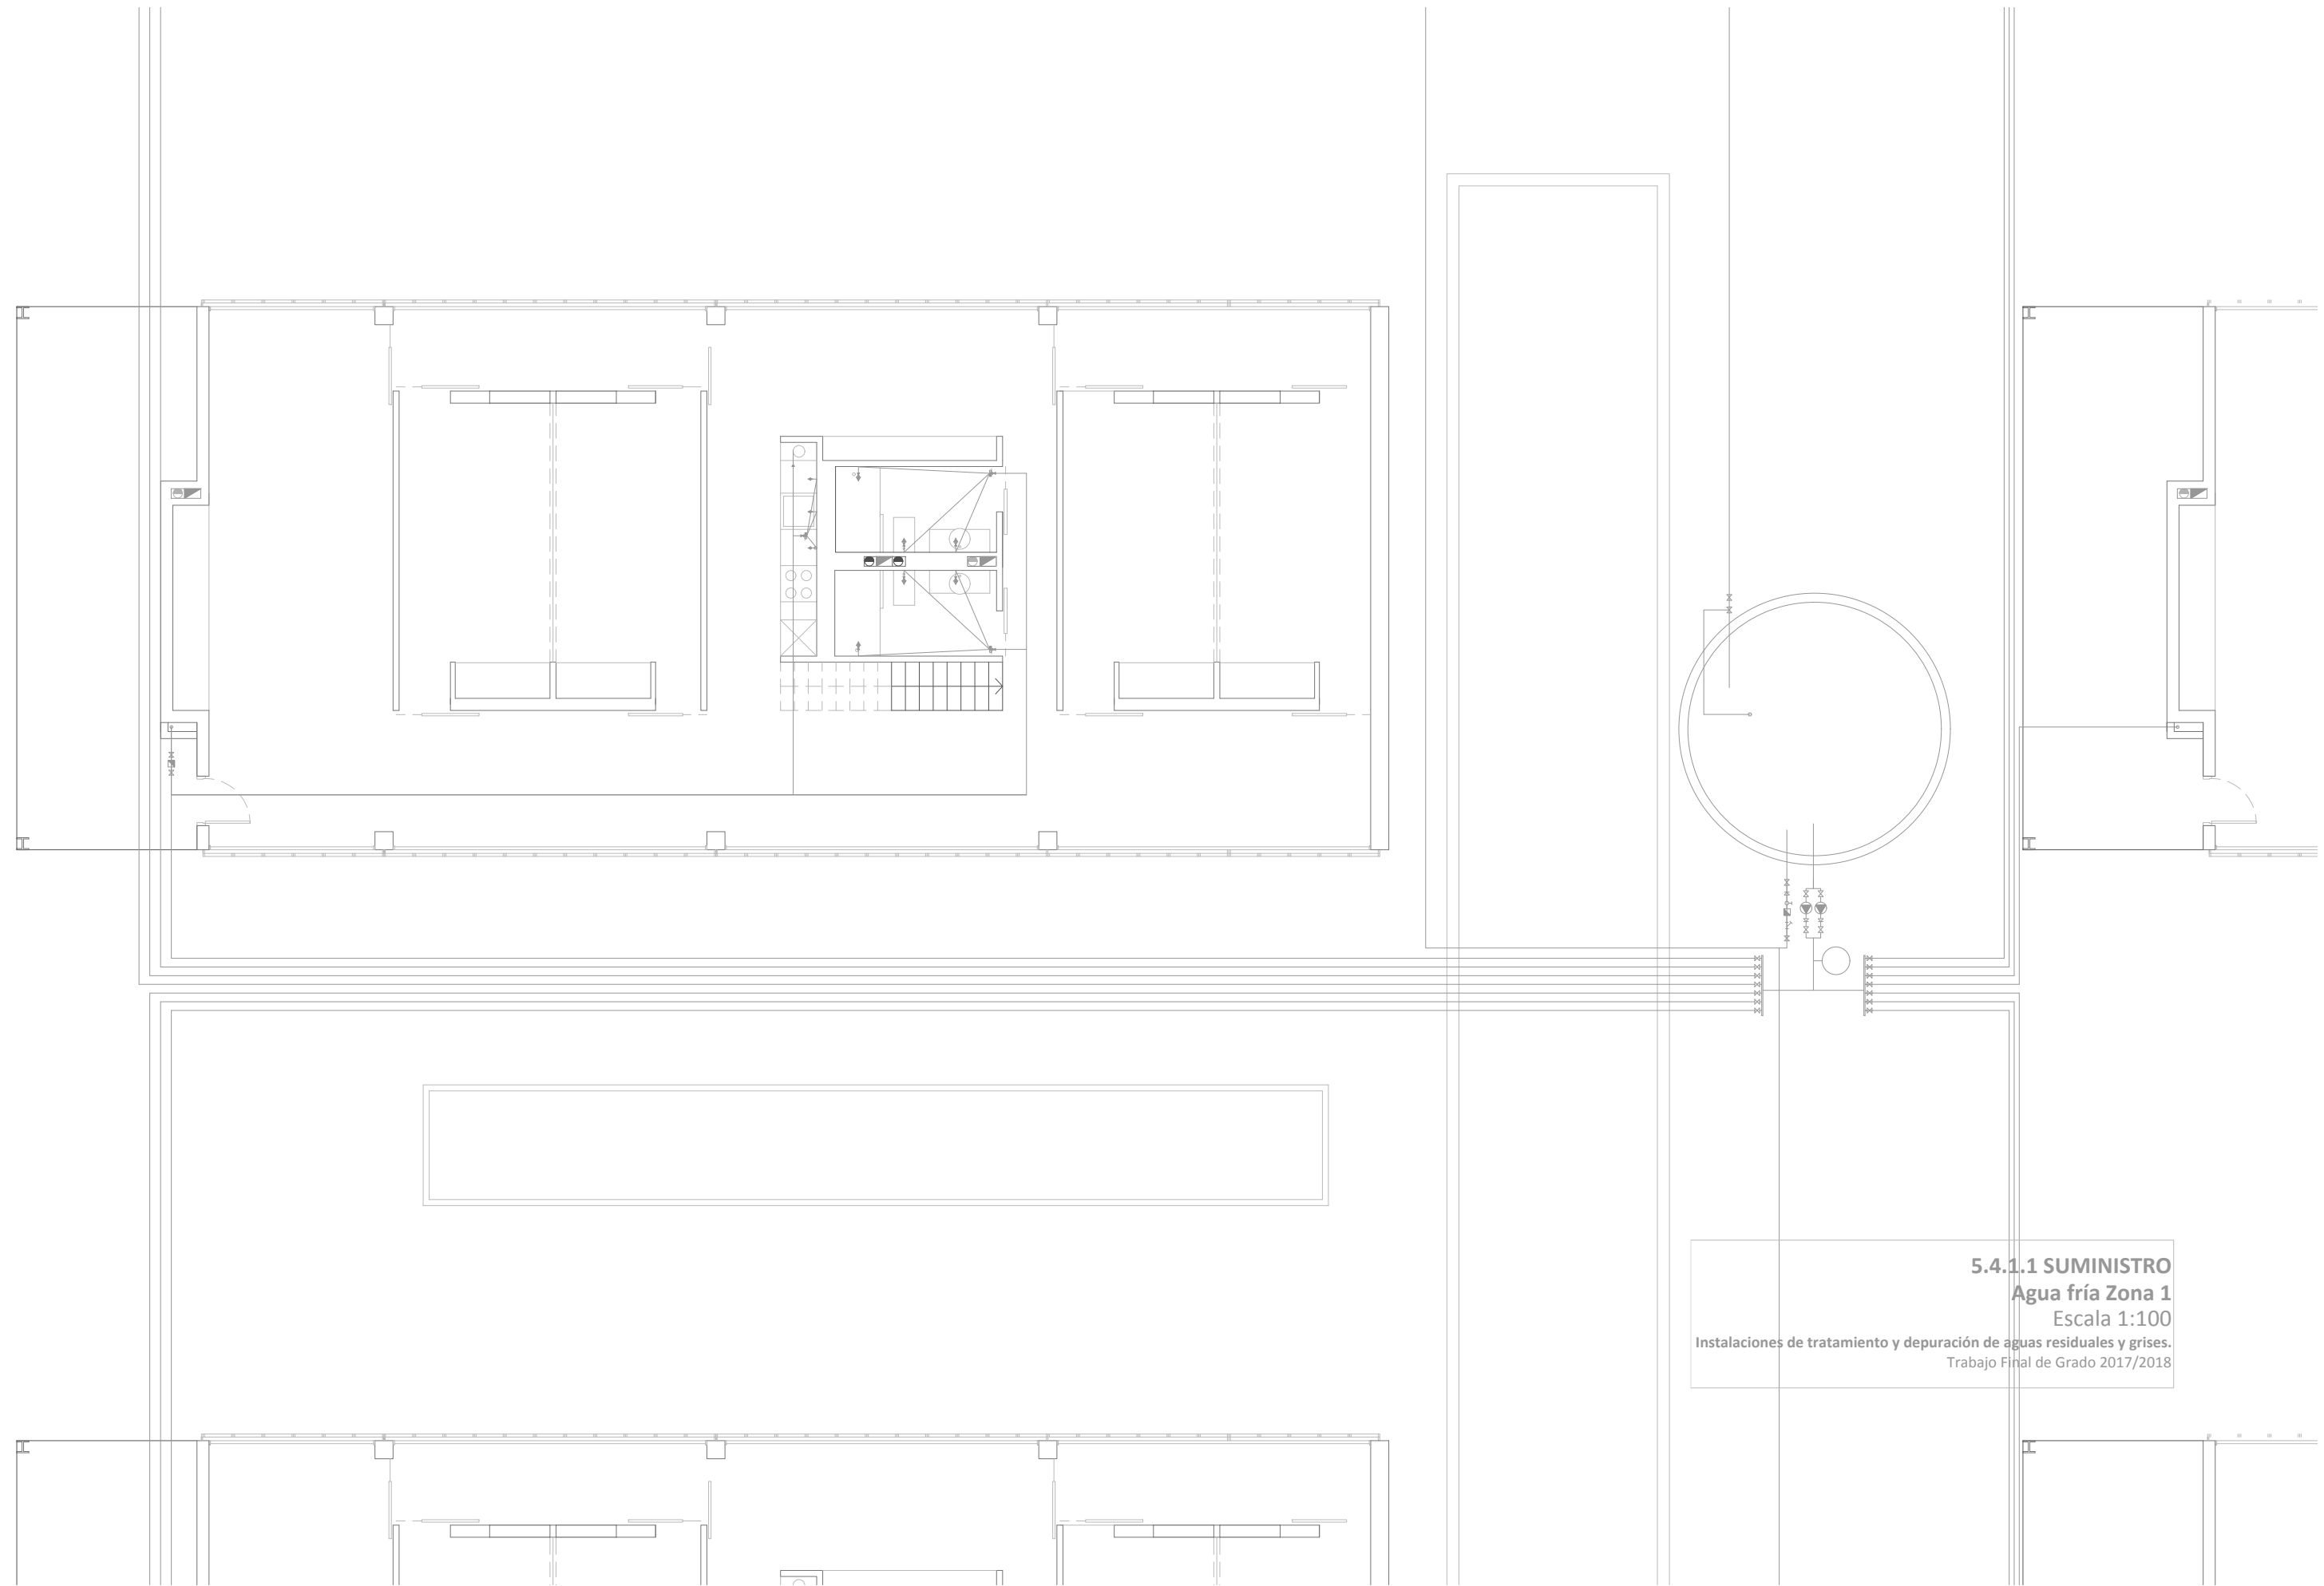


**5.4.1.1 SUMINISTRO**  
**Agua fría Zona 1**  
Escala 1:100

Instalaciones de tratamiento y depuración de aguas residuales y grises.  
Trabajo Final de Grado 2017/2018

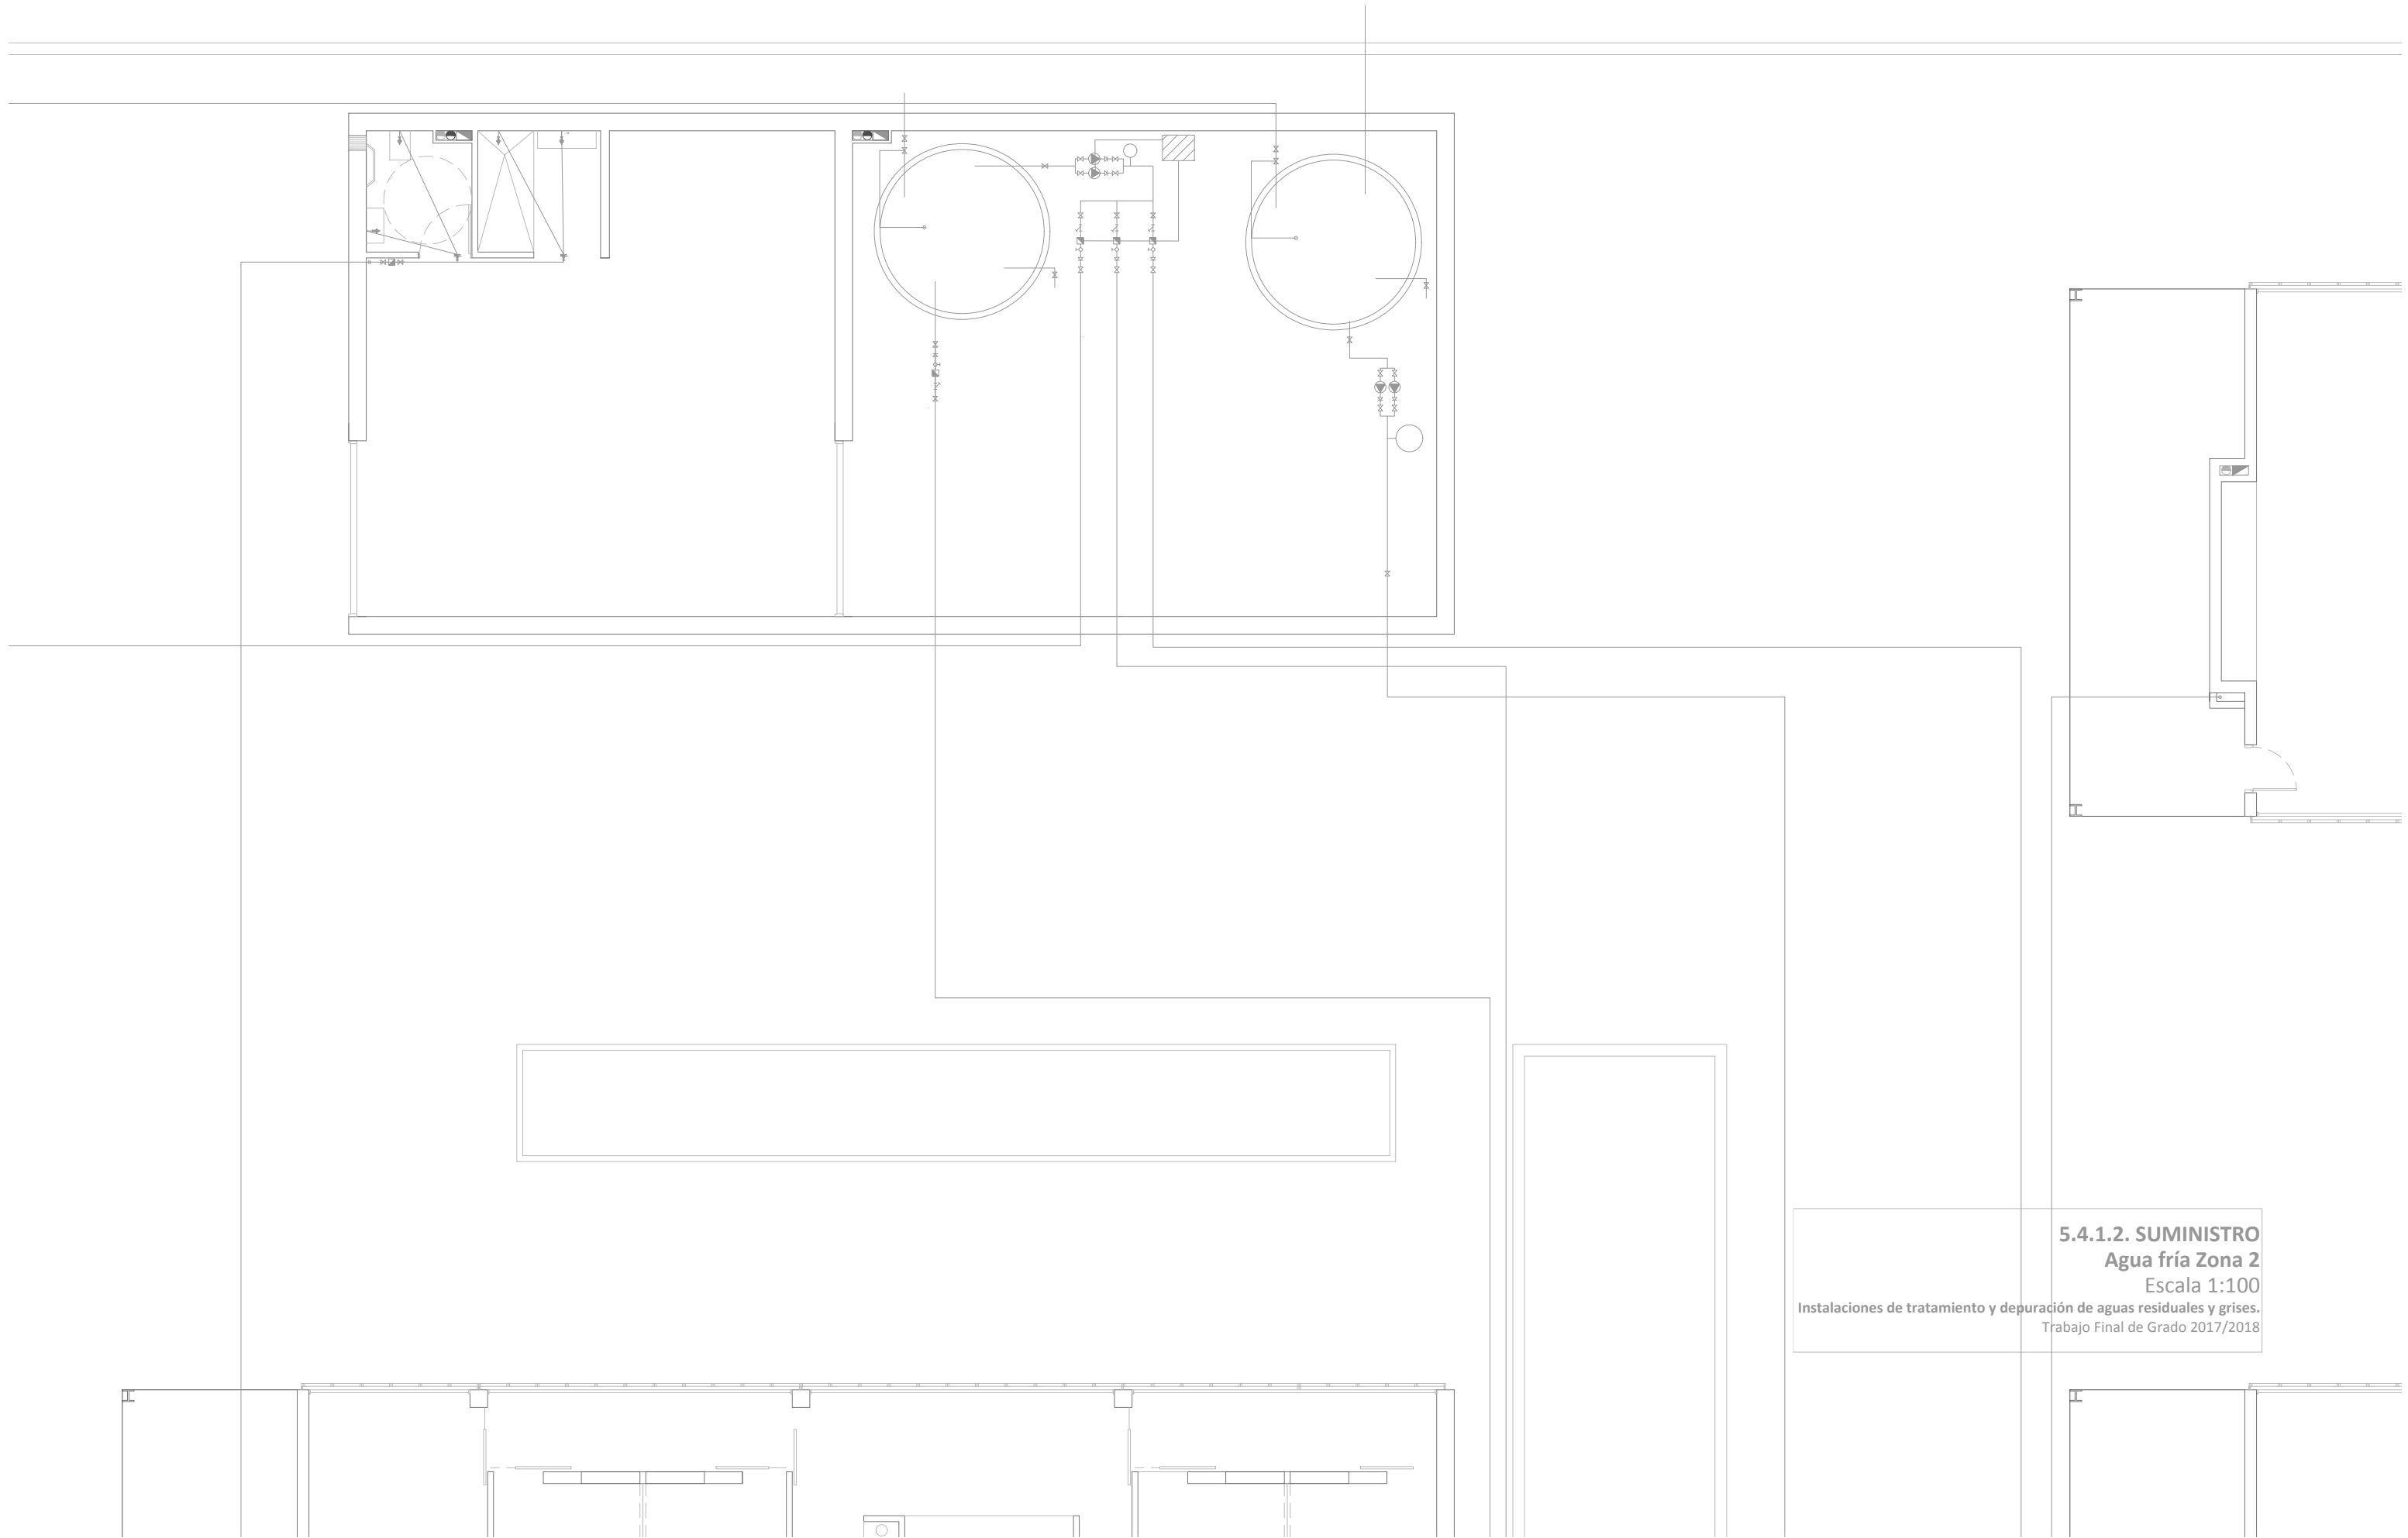


**5.4.1.2. SUMINISTRO**  
**Agua fría Zona 2**  
Escala 1:100  
Instalaciones de tratamiento y depuración de aguas residuales y grises.  
Trabajo Final de Grado 2017/2018

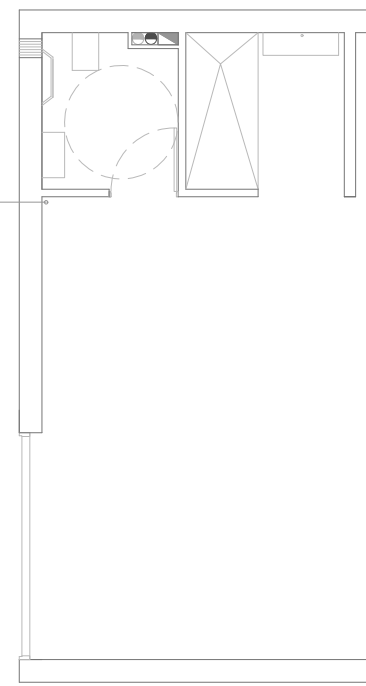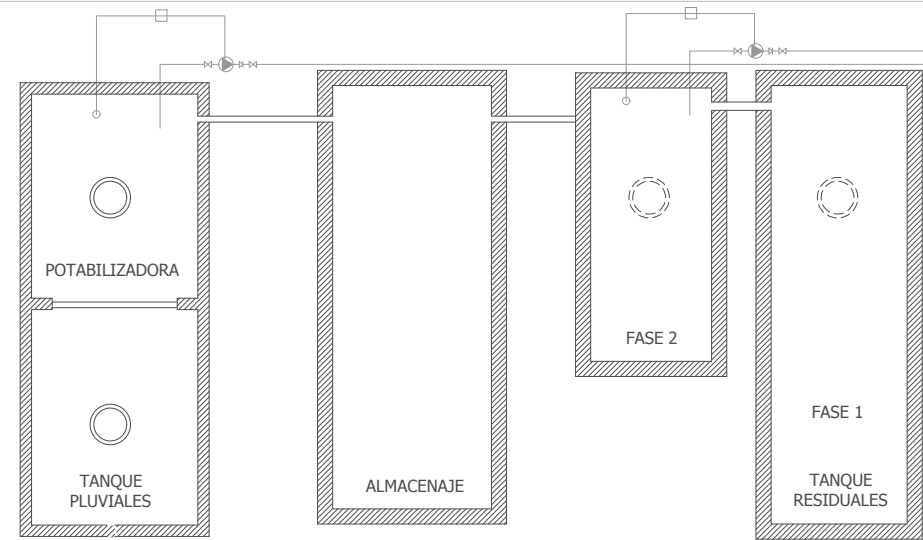

**5.4.1.3. SUMINISTRO**  
**Agua fría Zona 3**  
Escala 1:100  
Instalaciones de tratamiento y depuración de aguas residuales y grises.  
Trabajo Final de Grado 2017/2018



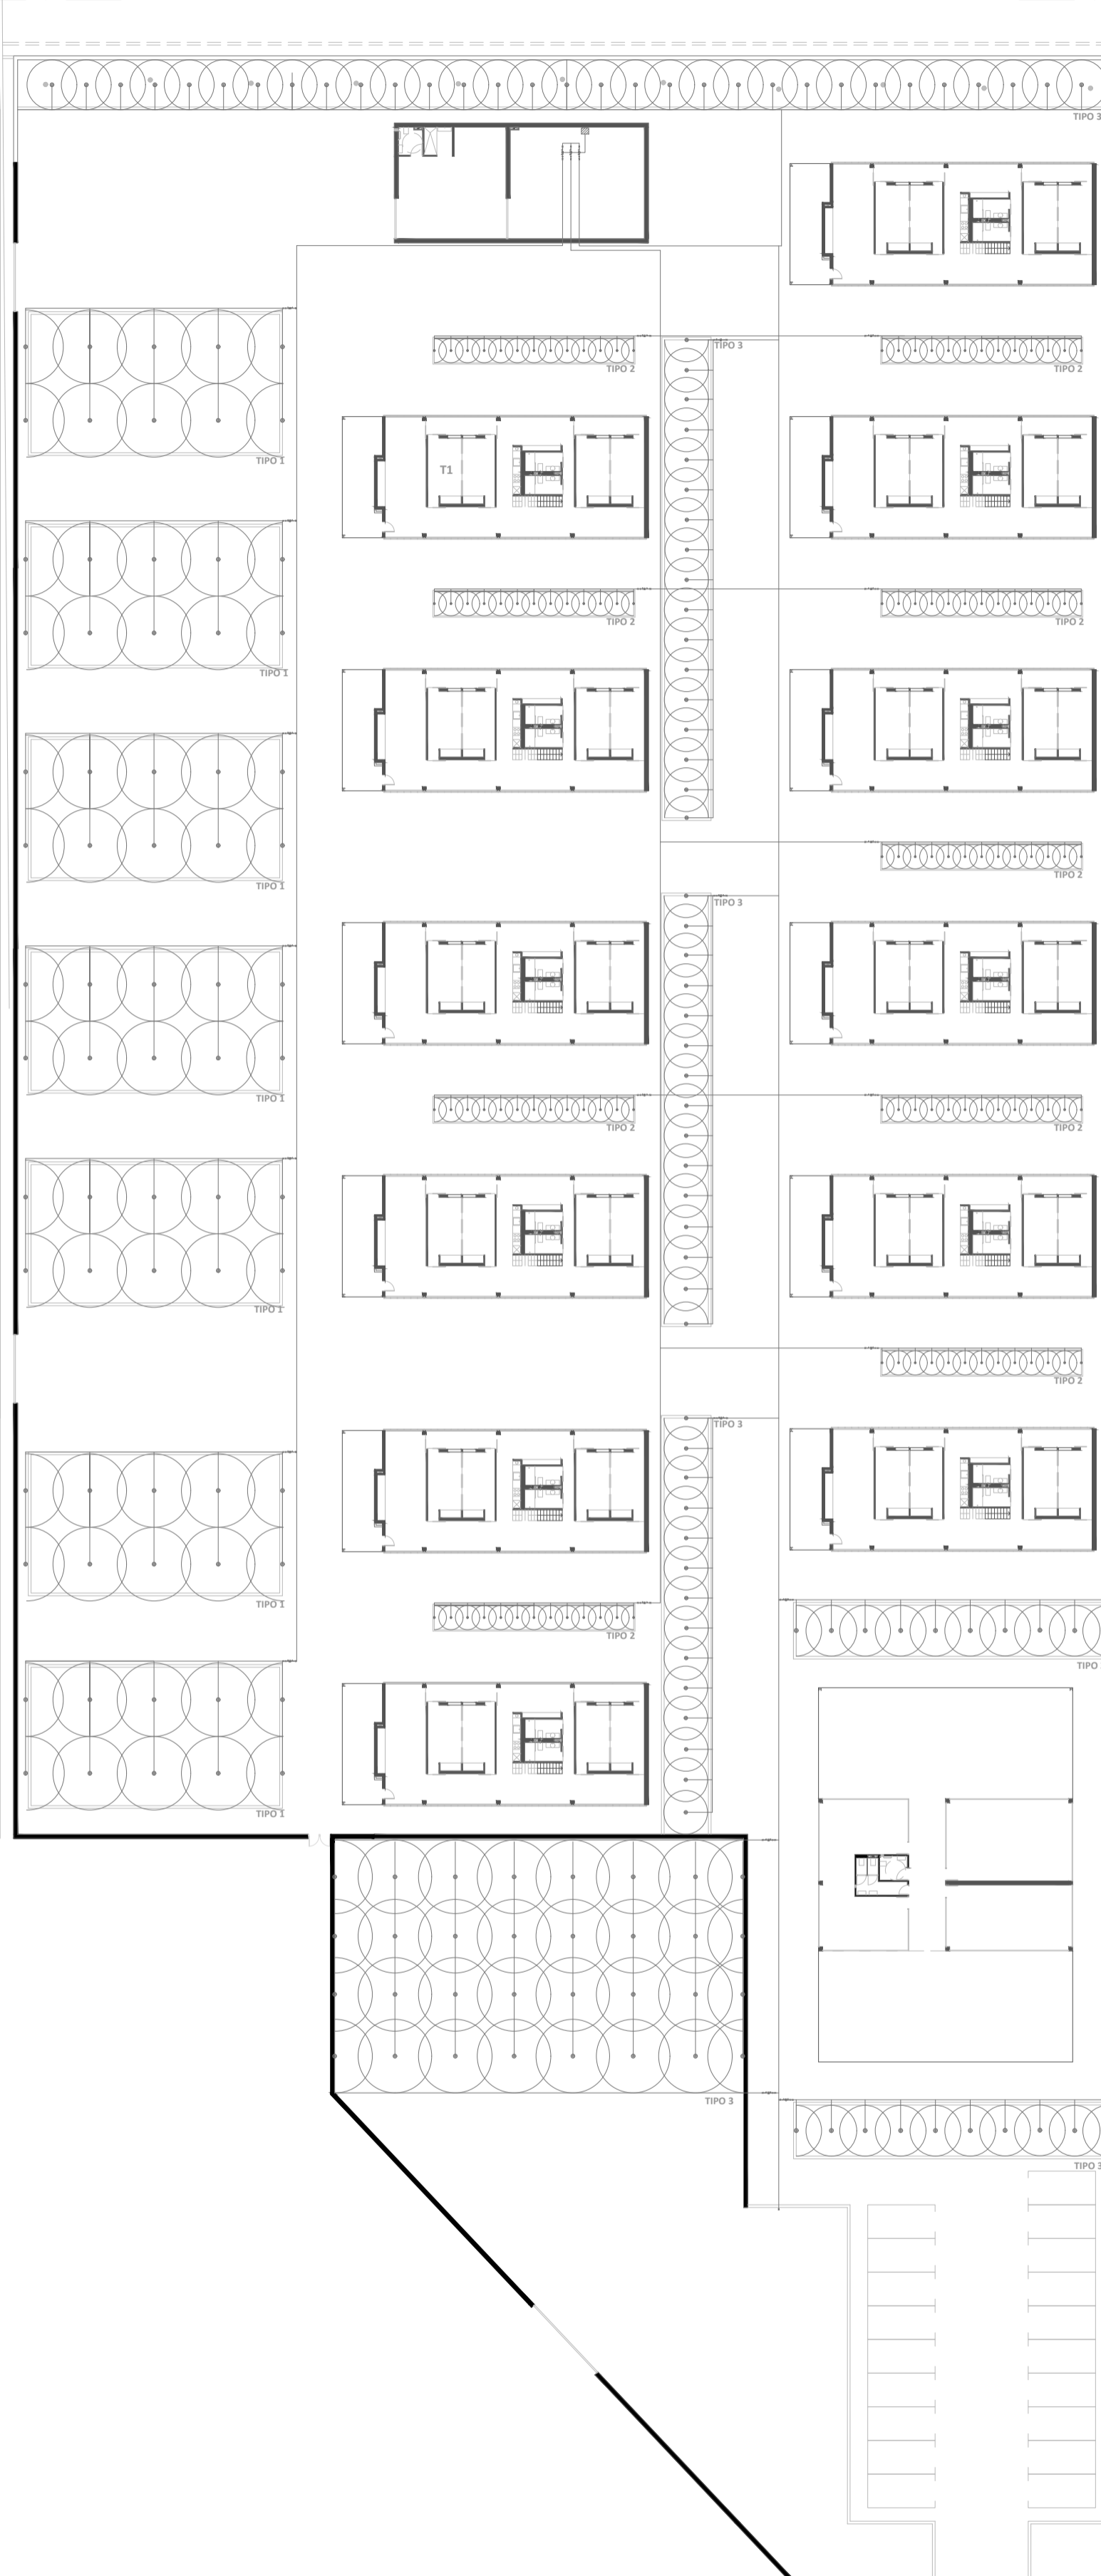

TIPO 1\_Derivación para huertos  
 TIPO 2\_Derivación para plantas con flores  
 TIPO3\_Derivación para extensiones verdes y arbolados