

C.F. 7

17-IX-56 I.BARRÉS

Carri y Benore

ESCALA
1:100

Banco de Valencia
AGENCIA de GANDIA

Nº 101


SUSTITUIDO POR

SUSTITUIDO POR

PRESUPUESTO

PLANTA BAJA

CALEFACCION y FONTANERIA

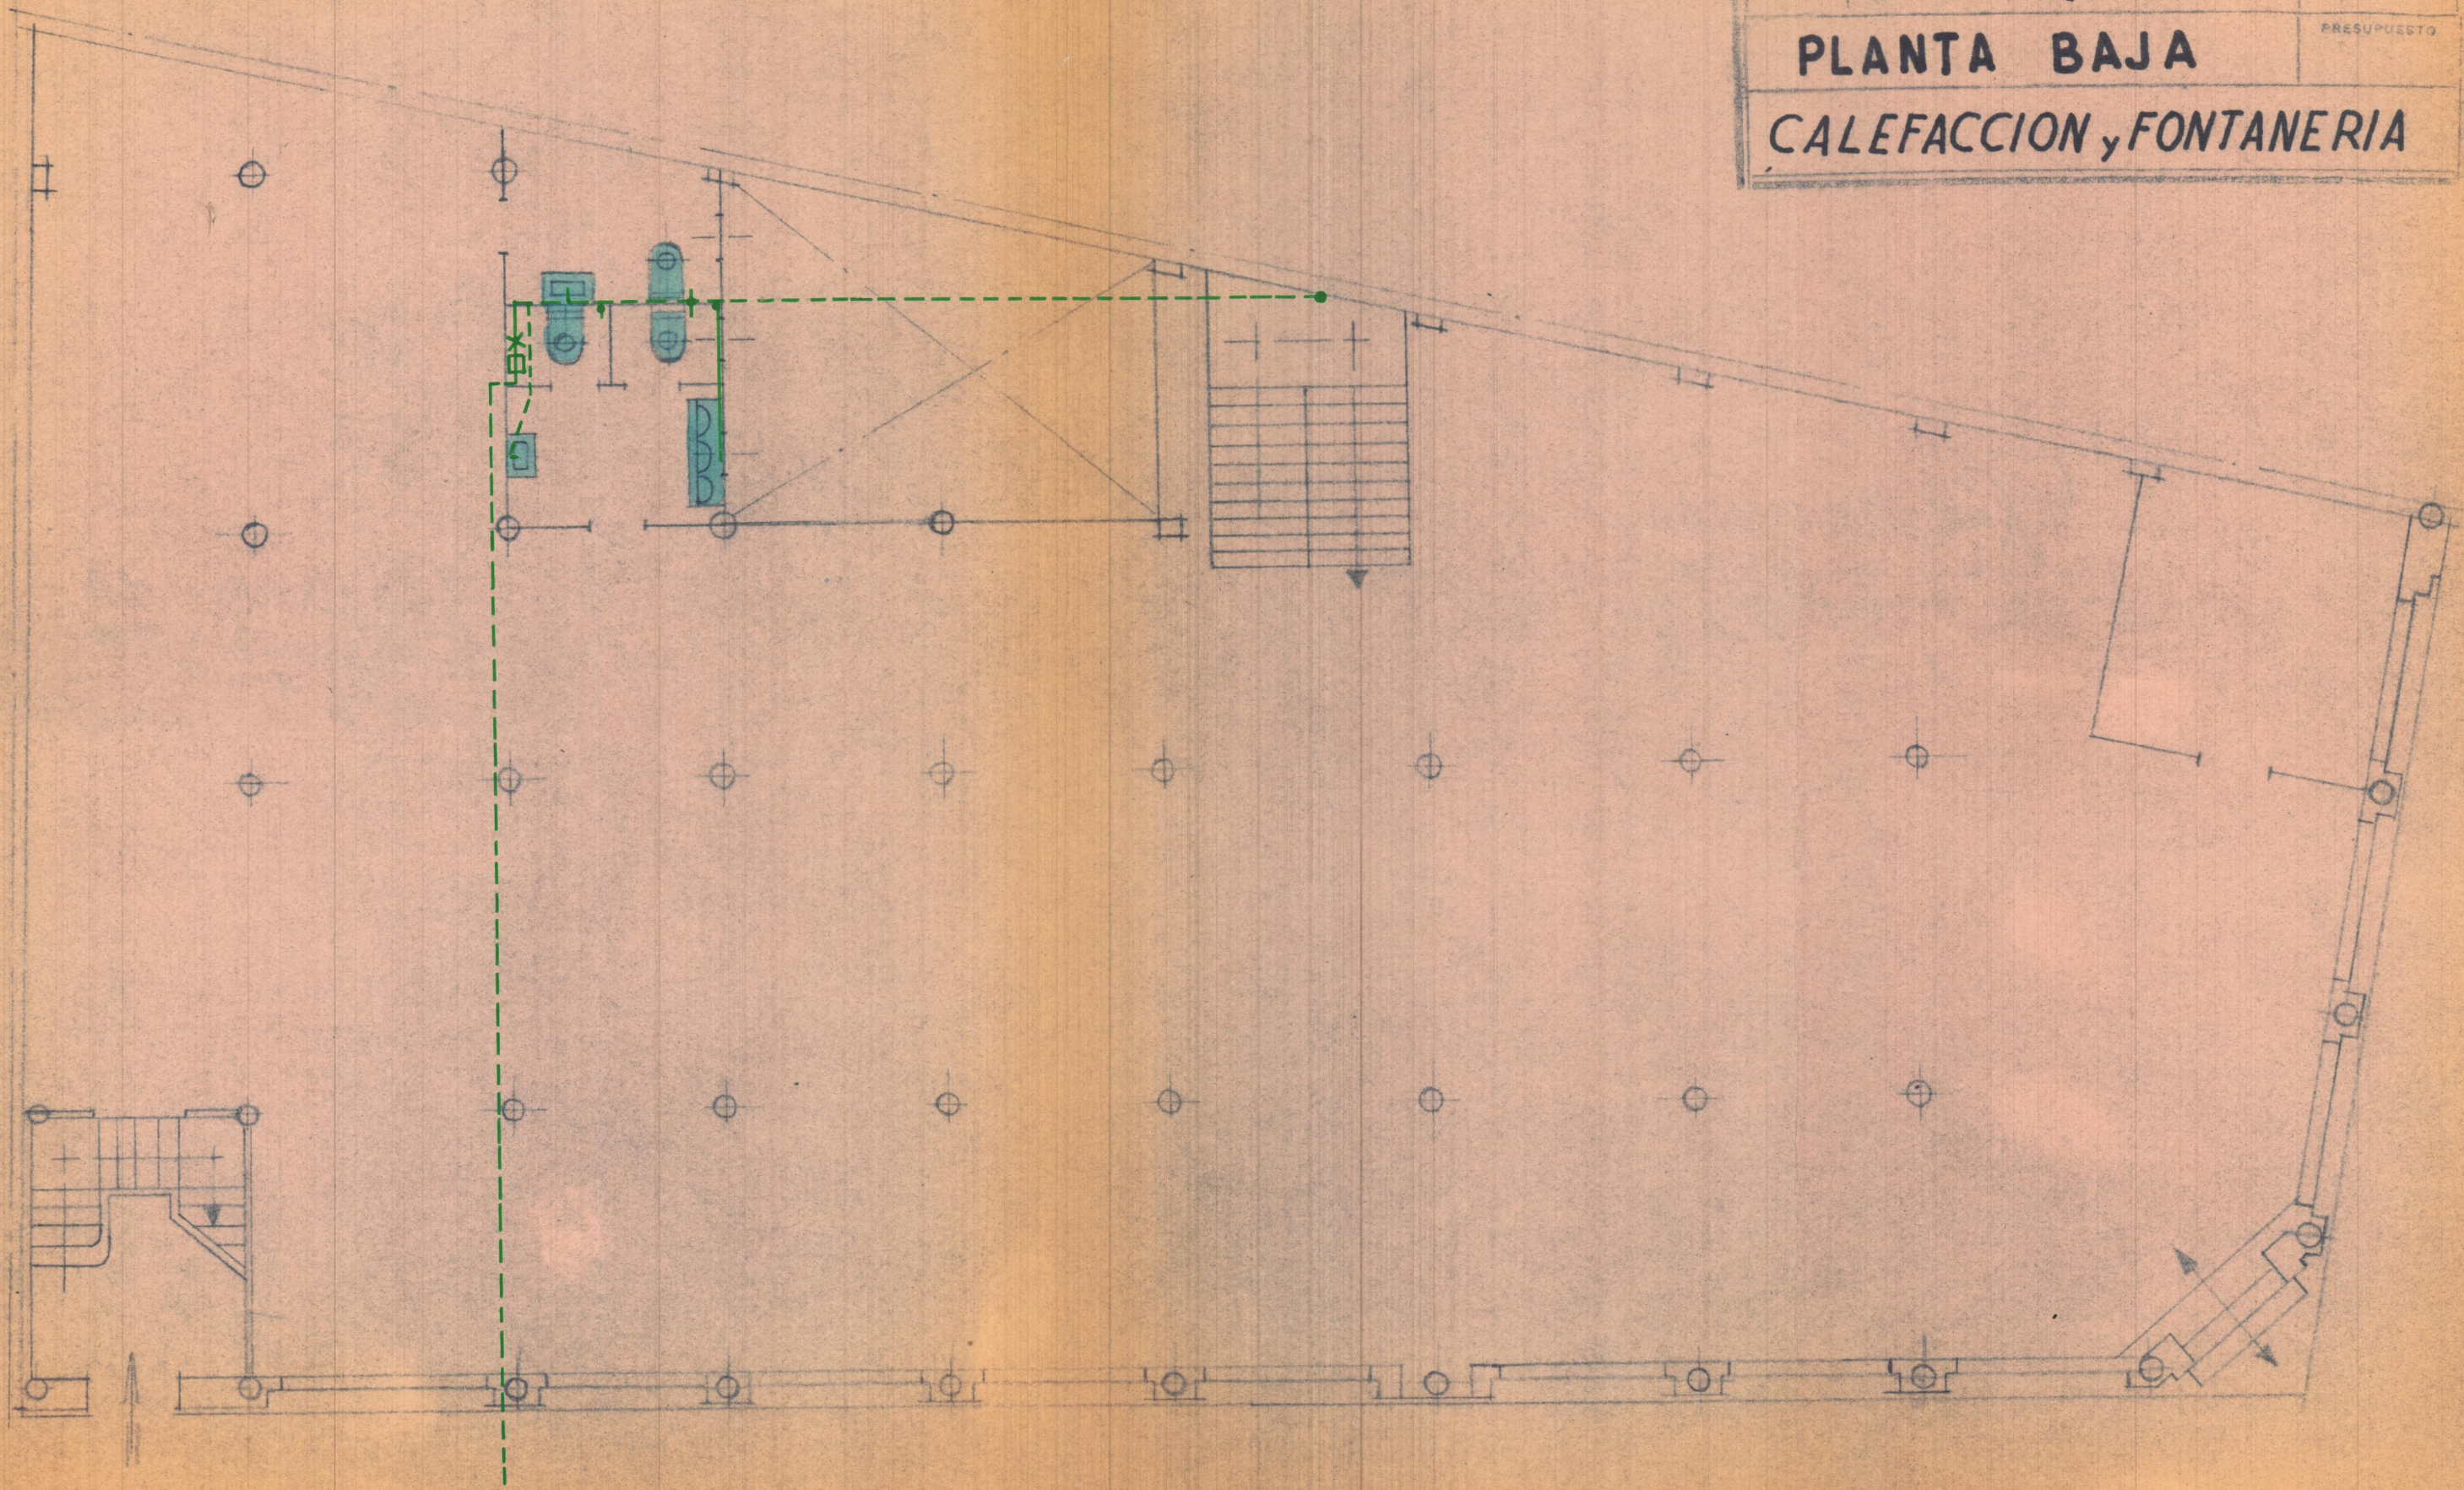

C.F 7

17-IV-56 J.BARRES

Xerri y Benora


1:100

Banco de Valencia
AGENCIA de GANDIA

Nº 101

ENTRESUELO

CALEFACCION, FONTANERIA

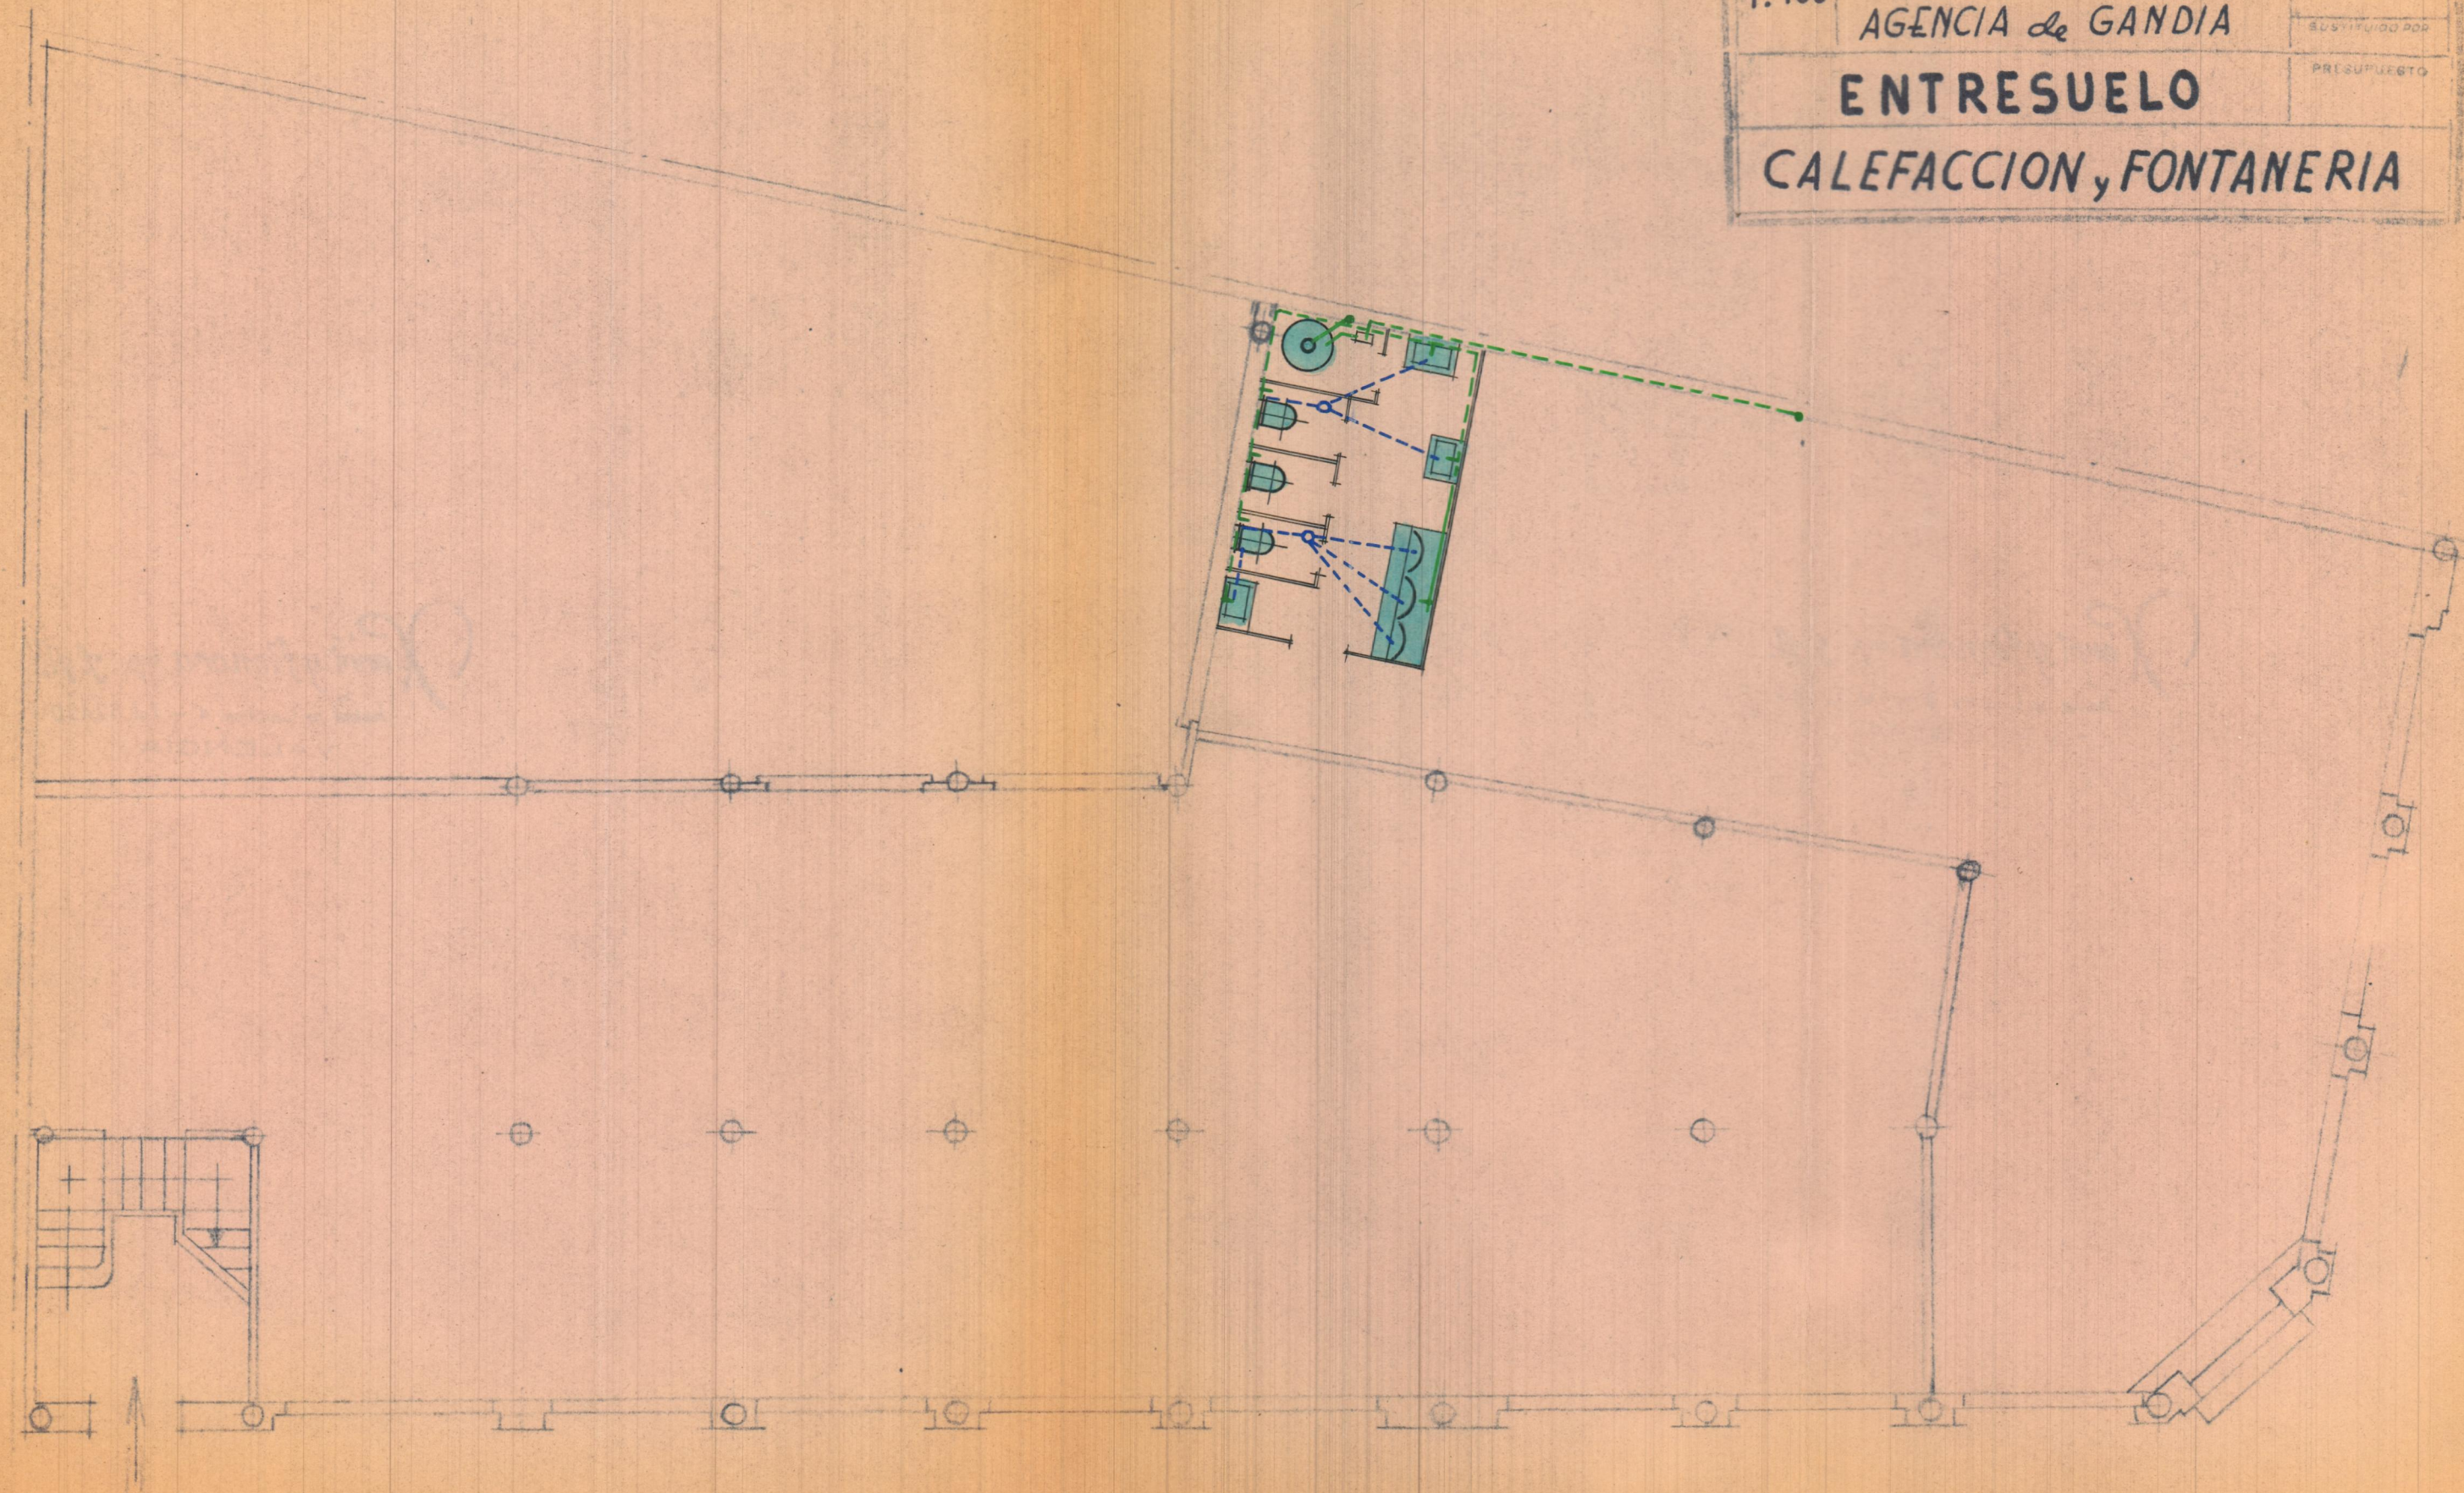

Form y Dimensiones


ESTADO 1:100

Banco de Valencia Nº 101

AGENCIA de GANDIA

PLANTA PISO-1º

CALEFACCION y FONTANERIA

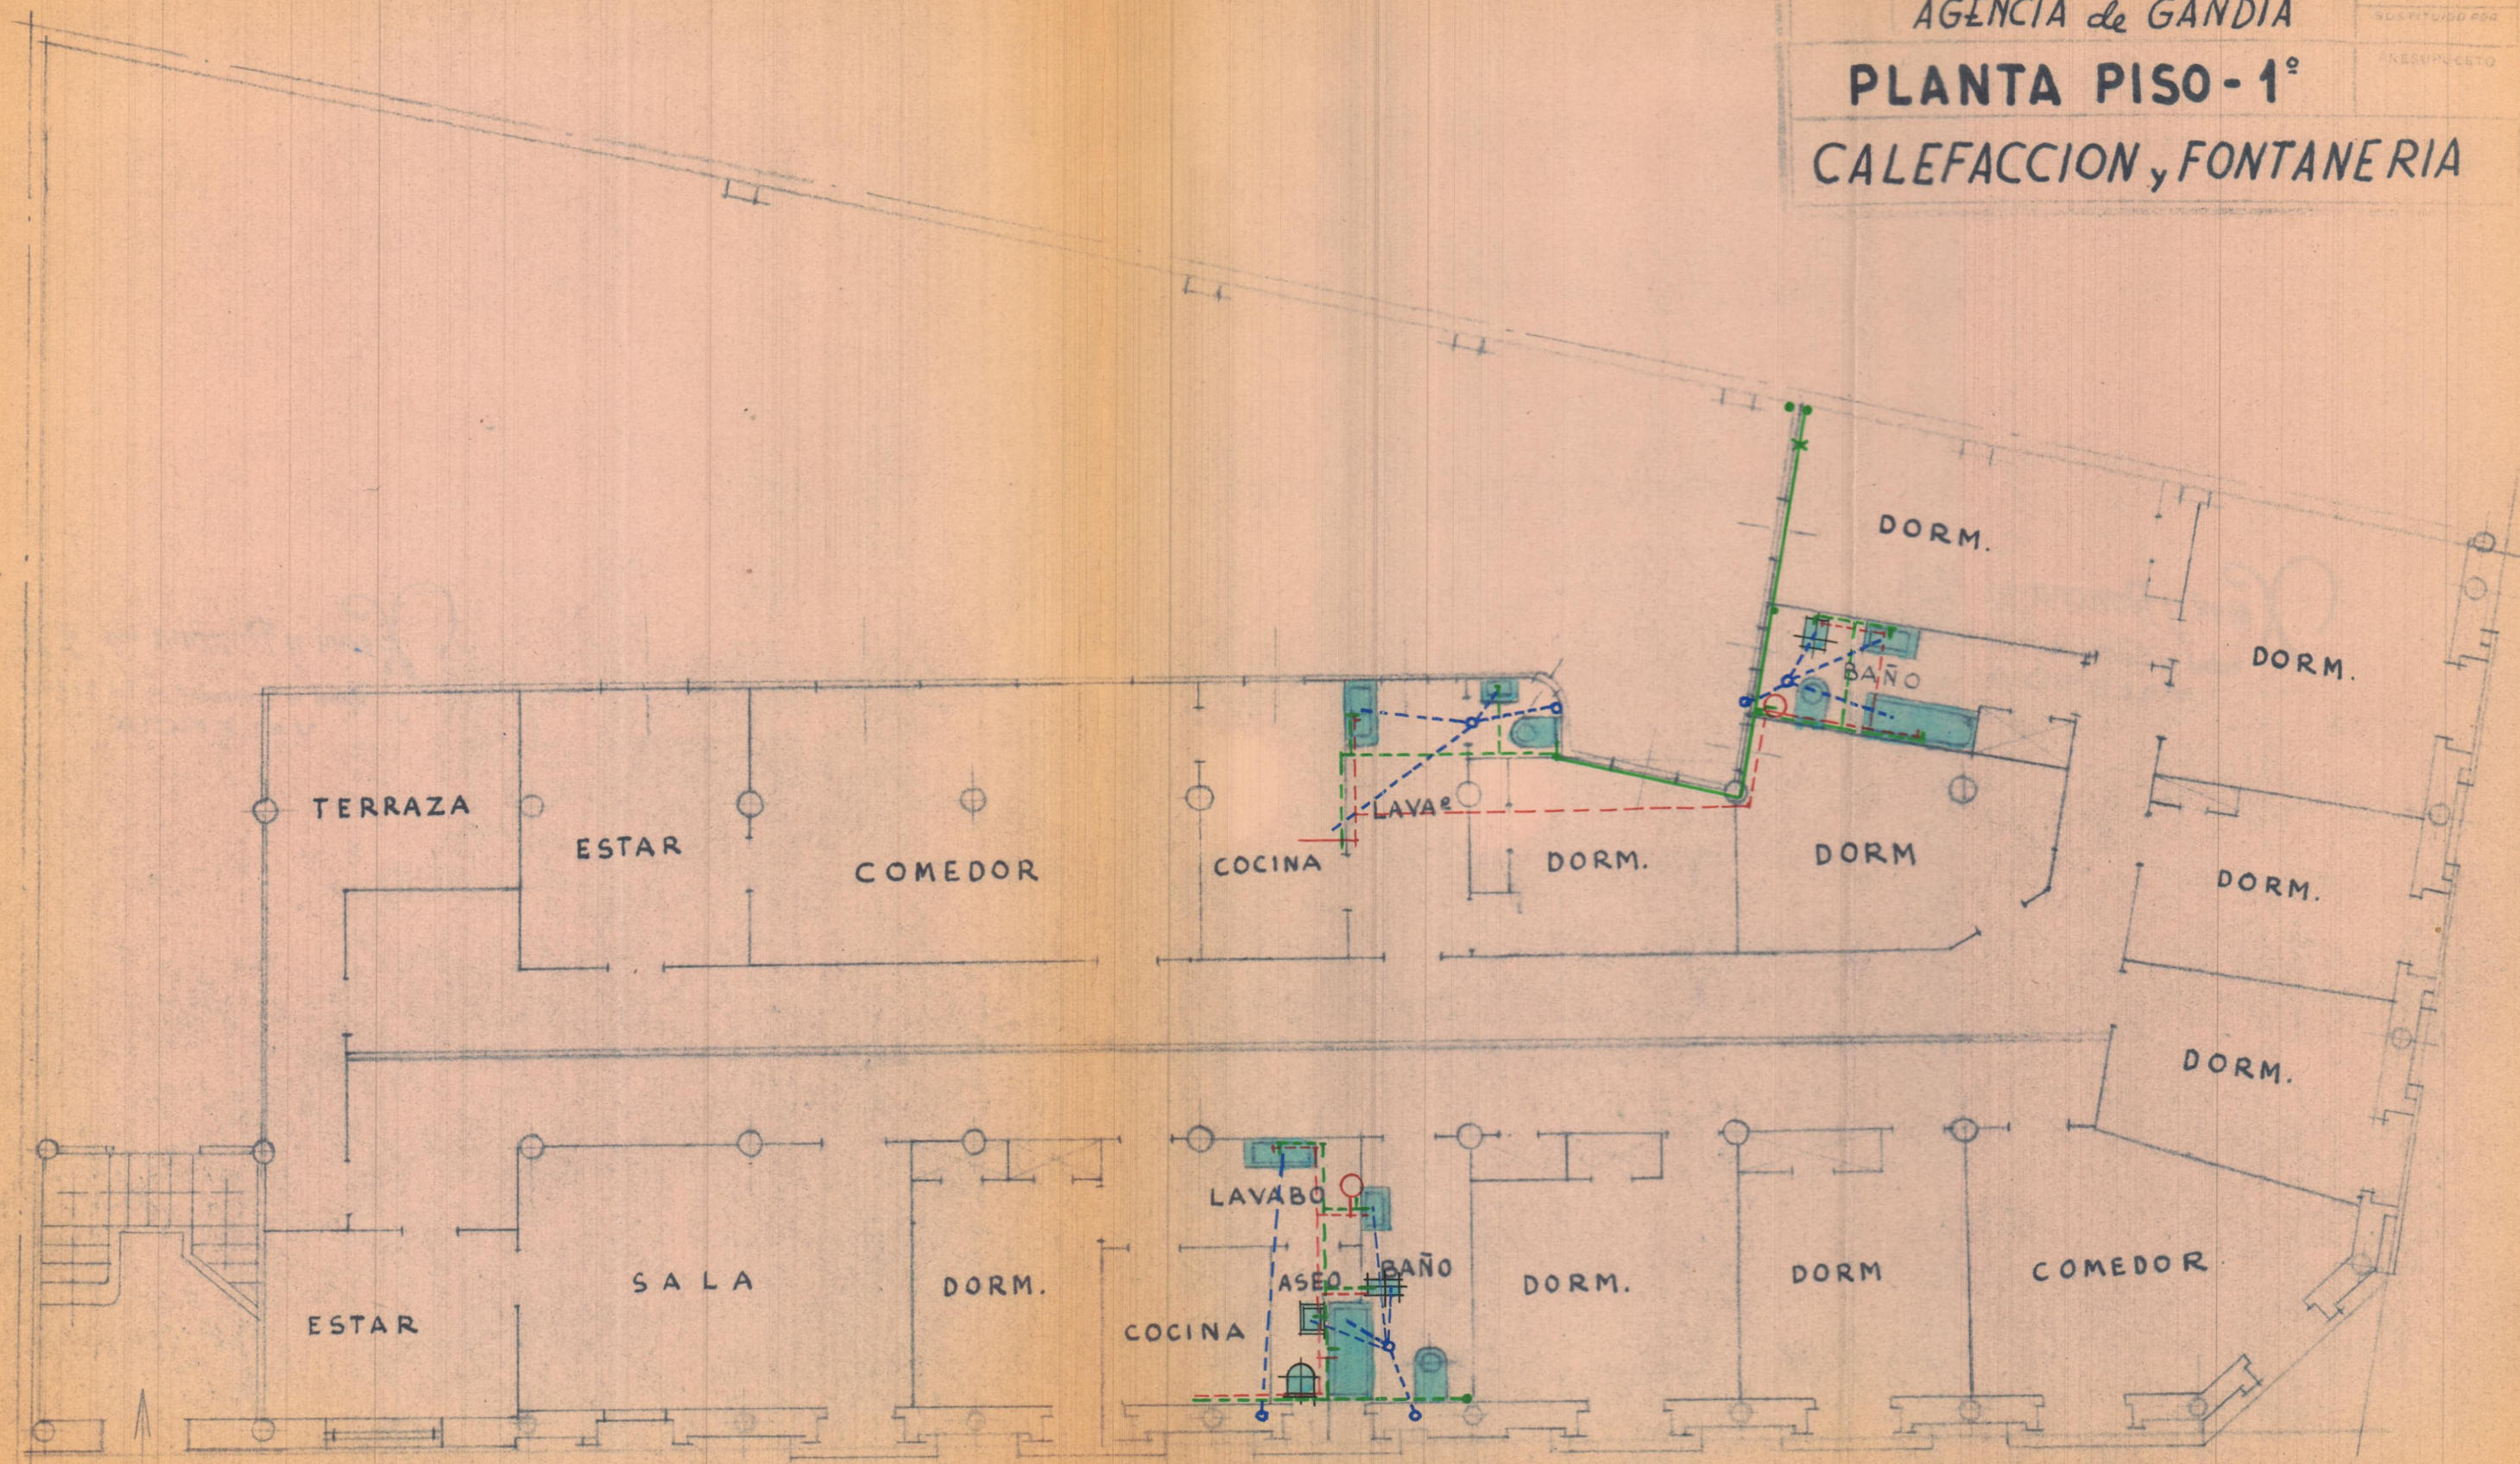


1:100 Banco de Valencia
 AGENCIA de GANDIA

Nº 101

PLANTAS PISOS-2º, 3º

CALEFACCION, FONTANERIA

PLANTA PISO 2º

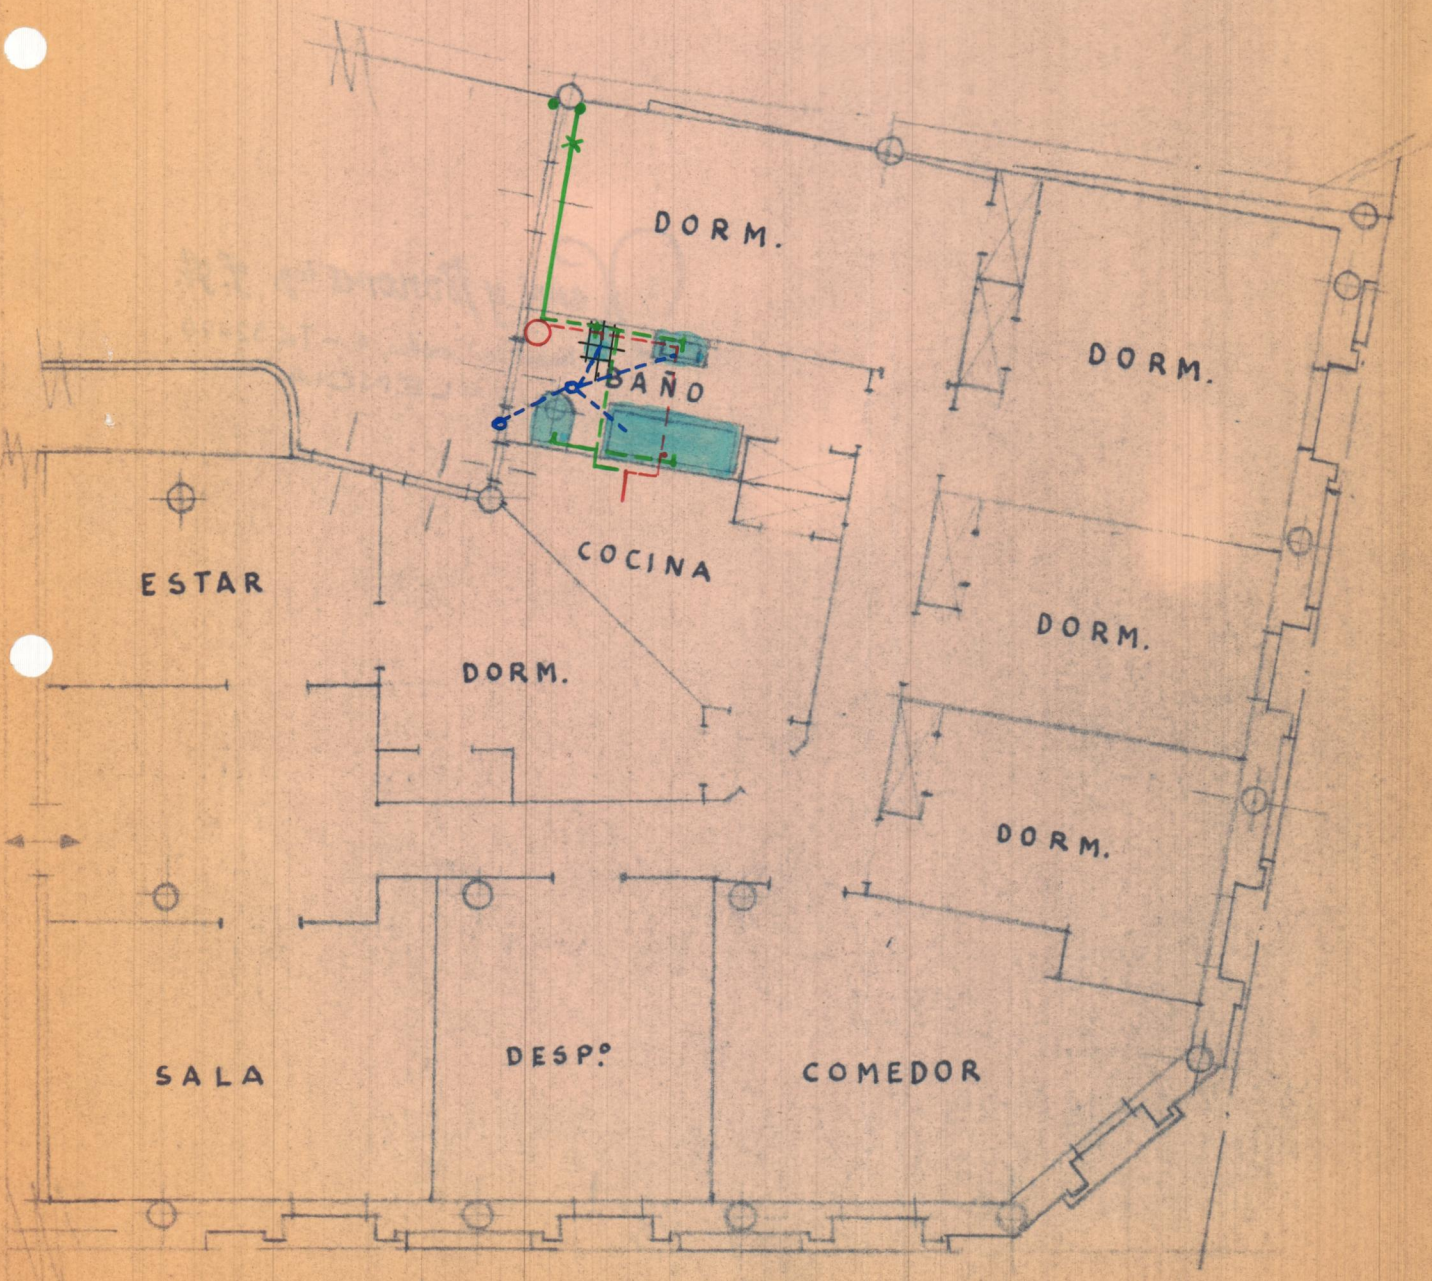

PLANTA PISO 3º

