



ESCALA 1:10

SANATORIO ALAMEDA  
REF. E-1179 V.

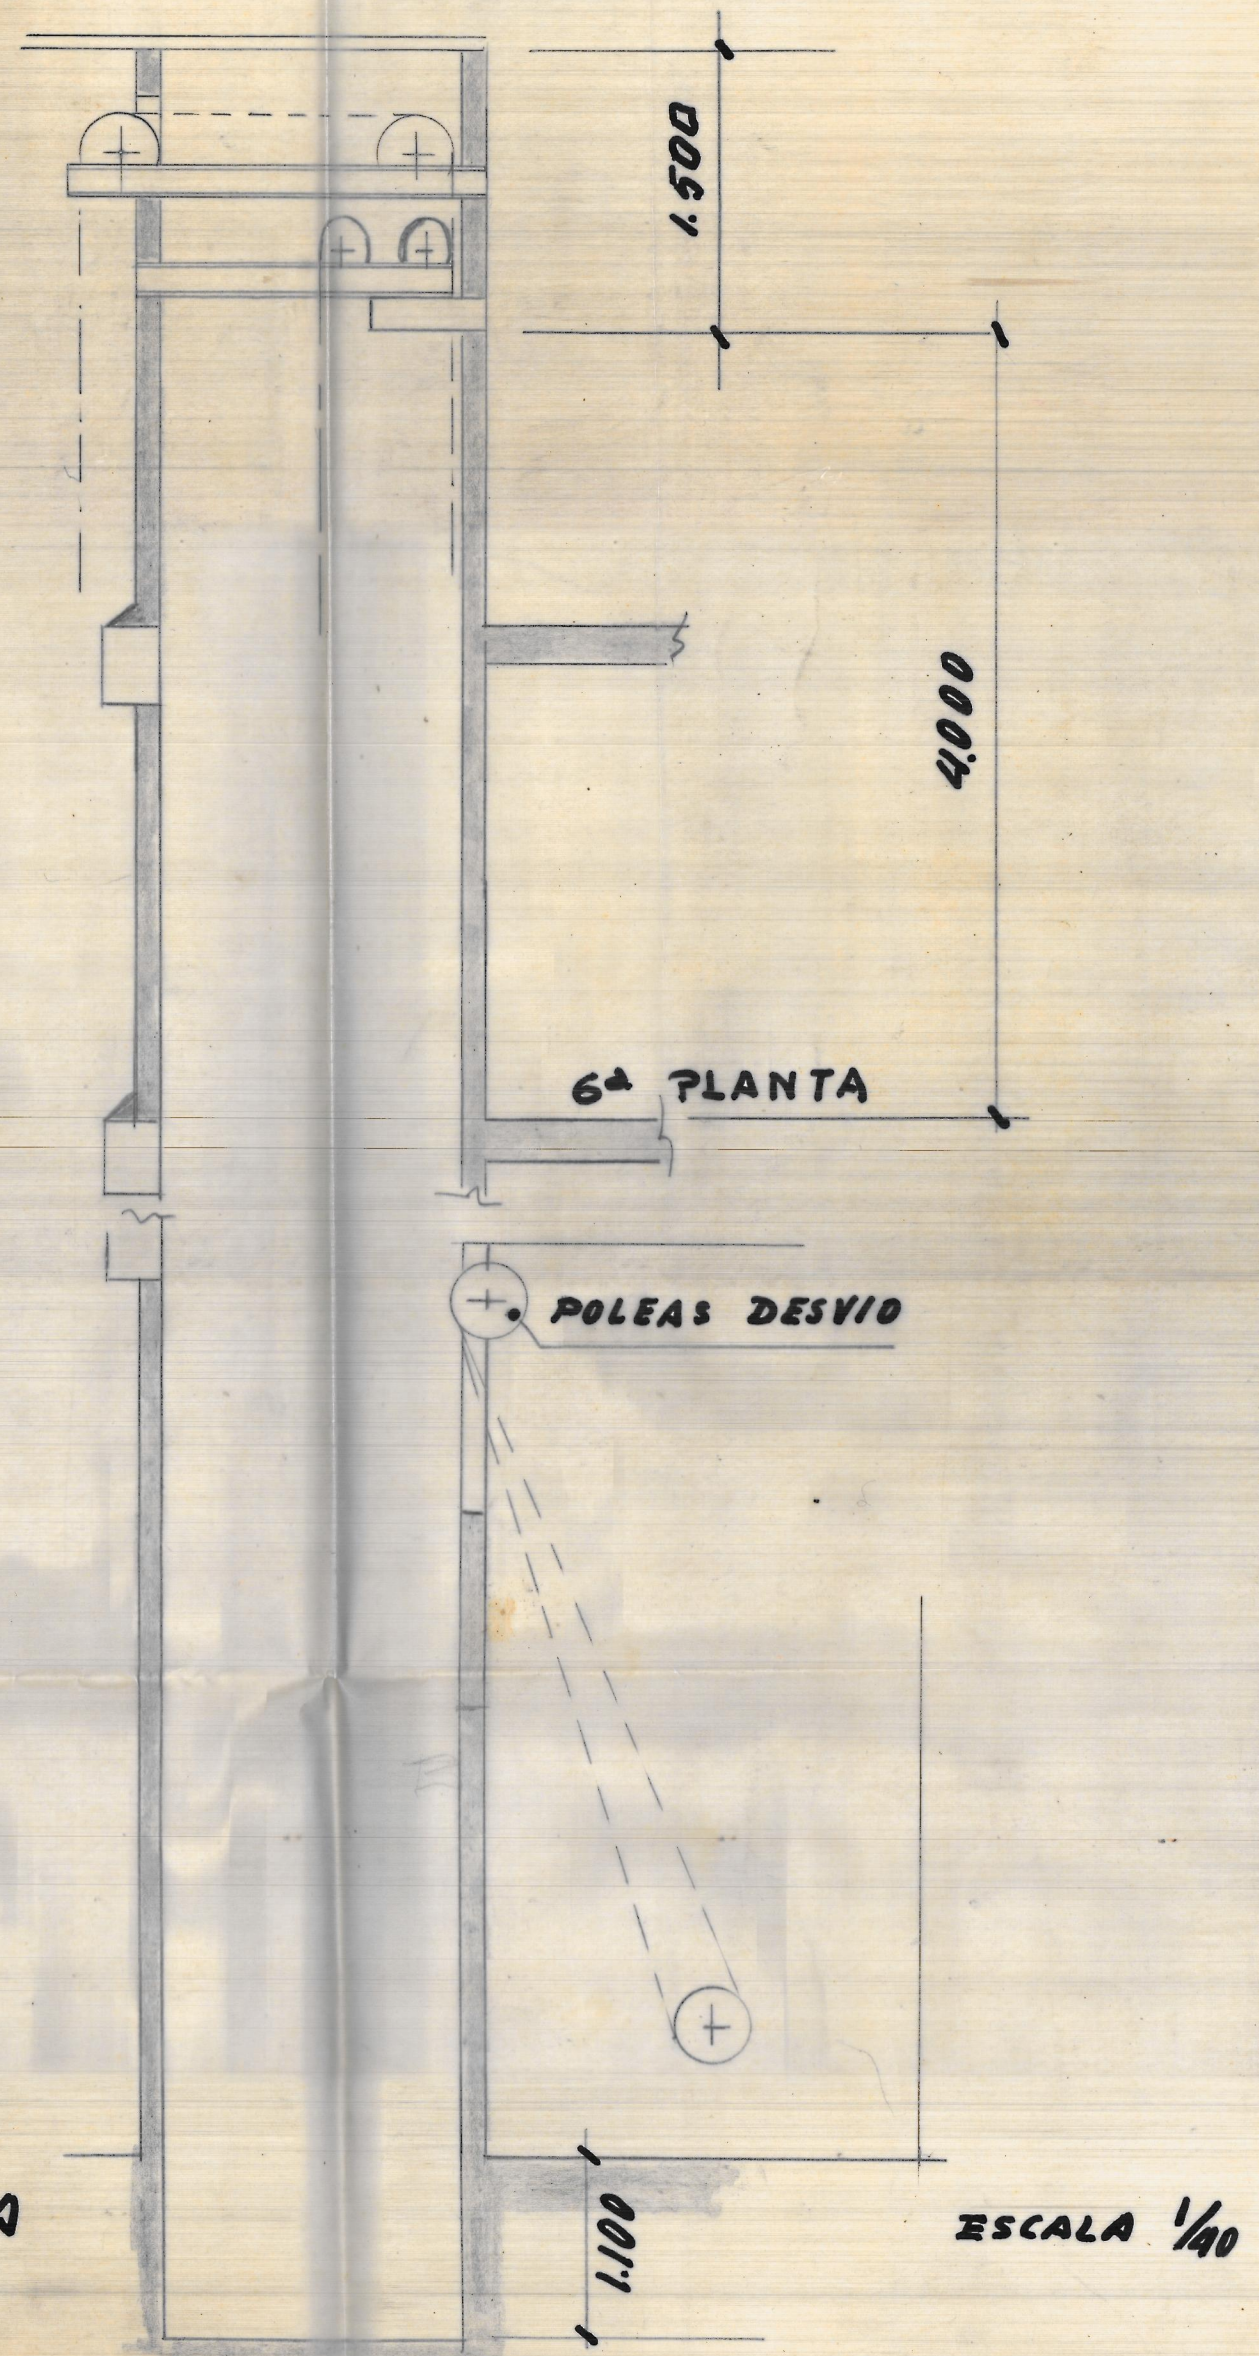

ESCALA 1/40

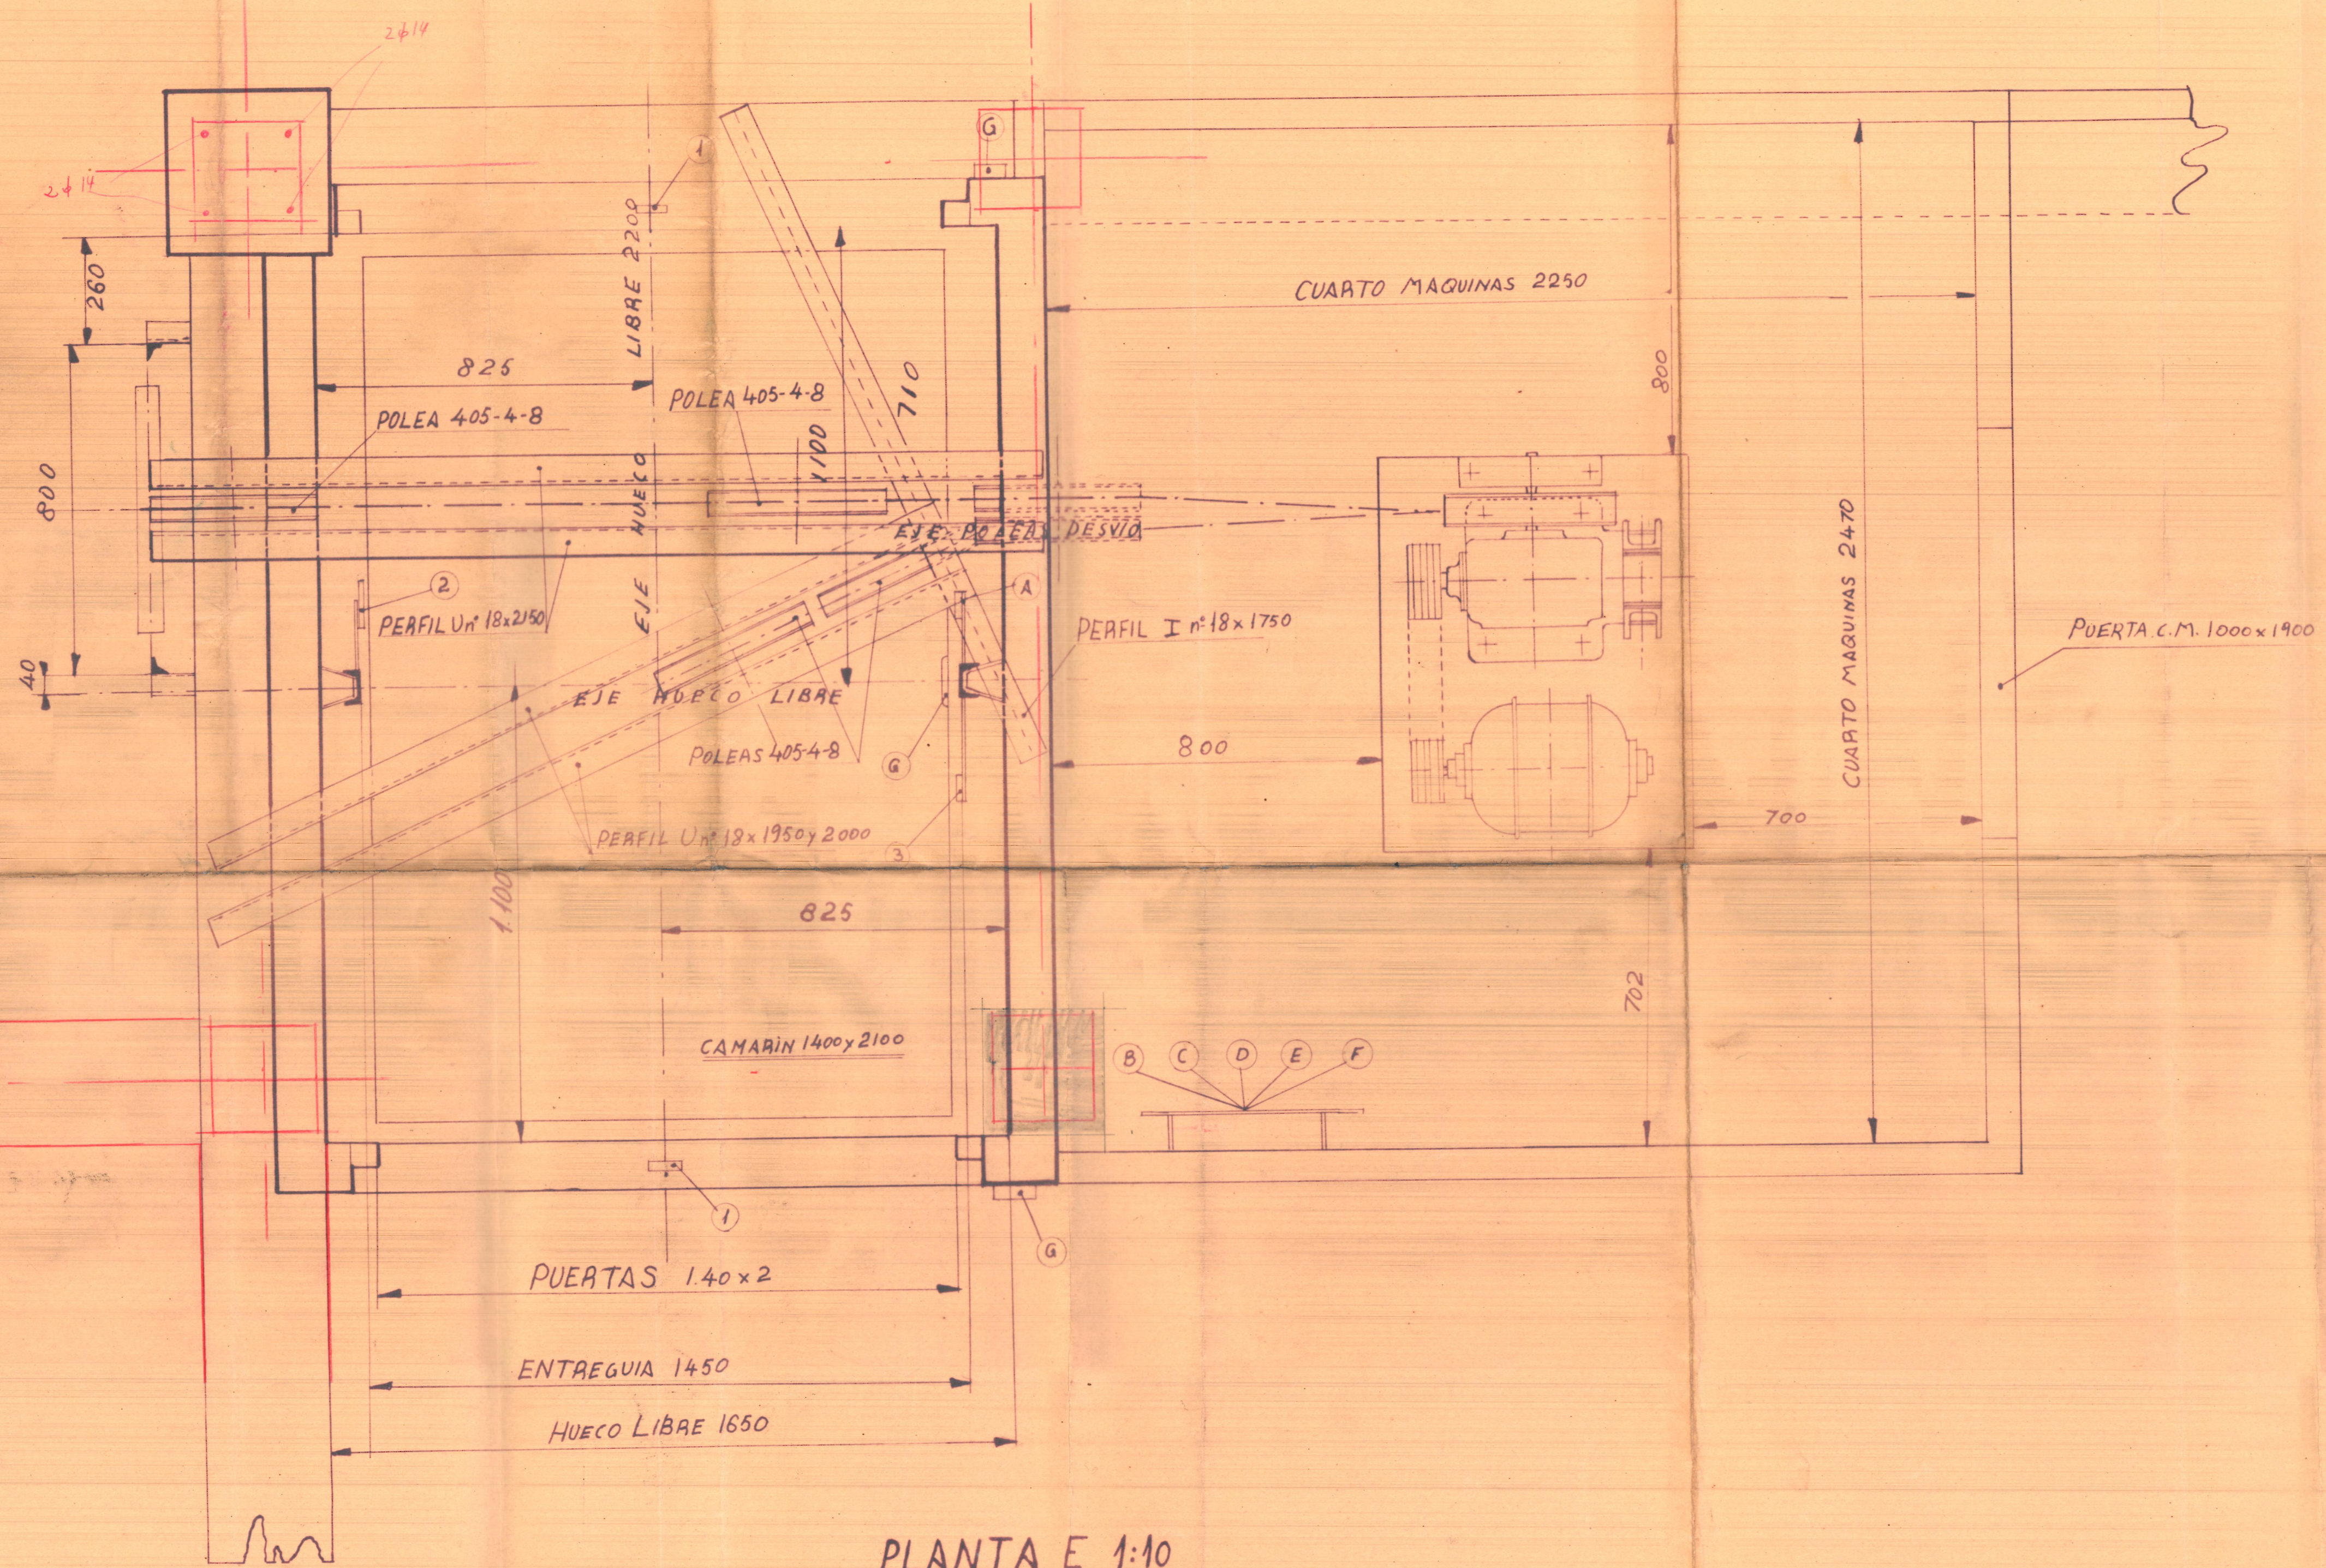

PLANTA E 1:10

REF<sup>a</sup> E-1179-V




ALZADO E 1:40

**DISPOSITIVOS MANIOBRA**

- Ⓐ Regleta conexionado medio recorrido
- Ⓑ Automatico parada paso de curso
- Ⓒ Relés de piso
- Ⓓ Inversores
- Ⓔ Fusibles
- Ⓟ Termico
- ④ Botonera cabina y planta baja
- ⑤ Pulsadores llamada y reanvio

**DISPOSITIVOS SEGURIDAD**

- ① Cerrajillo mecánico
- ② Accionador del paracaidas
- ③ Conmutadores de piso
- ④ Contacto de cuñas
- ⑤ Interruptor fin de curso en subida
- ⑥ " " " bajada

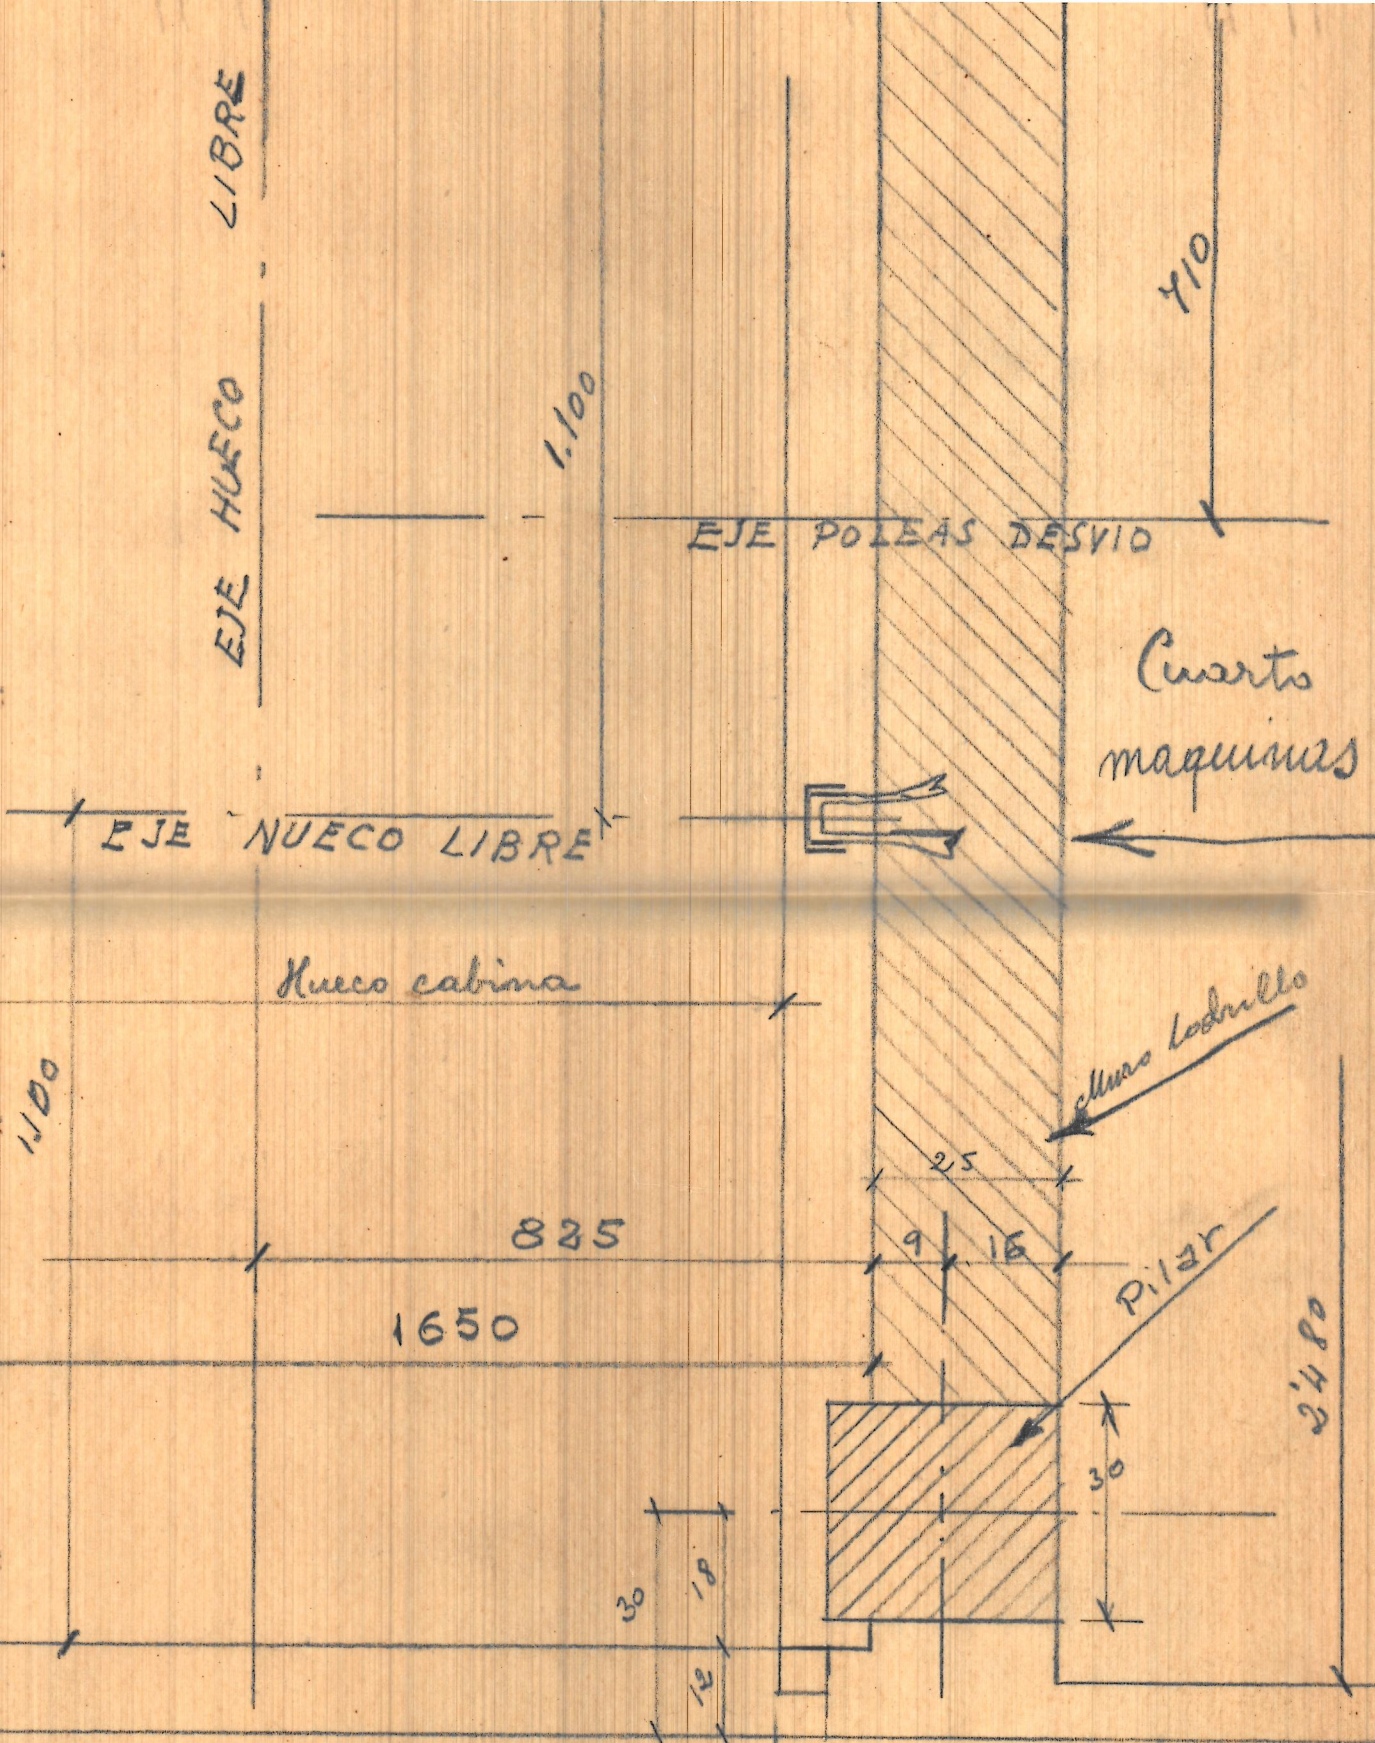

Pilar p. base  $30 \times 30 = 4 \phi 14$   
 " 1ª planta  $25 \times 25 = 4 \phi 14$

LBainj

Edificio Dtor Gomez Ferrer

Piso 1º

25x25

Cara inferior del piso primero

Muro Ladrillo de 0.25 cm.

Pilar de 30x30

Se deja este hueco para colocar los soportes de la polea desvio

Eje hueco ascensor

0.60

0.50

0.710

Hueco para las garras de las guías del ascensor

0.30

0.30

Eje polea desvio

Eje polea desvio

Hueco ascensor

Medio de la altura p. baja

Nivel del piso planta baja

1.100

Foso

